


**Leistungsbeschreibung für die Planung einer
Wasserstofftankinfrastruktur**


Losgruppe B

-


Anlage 1

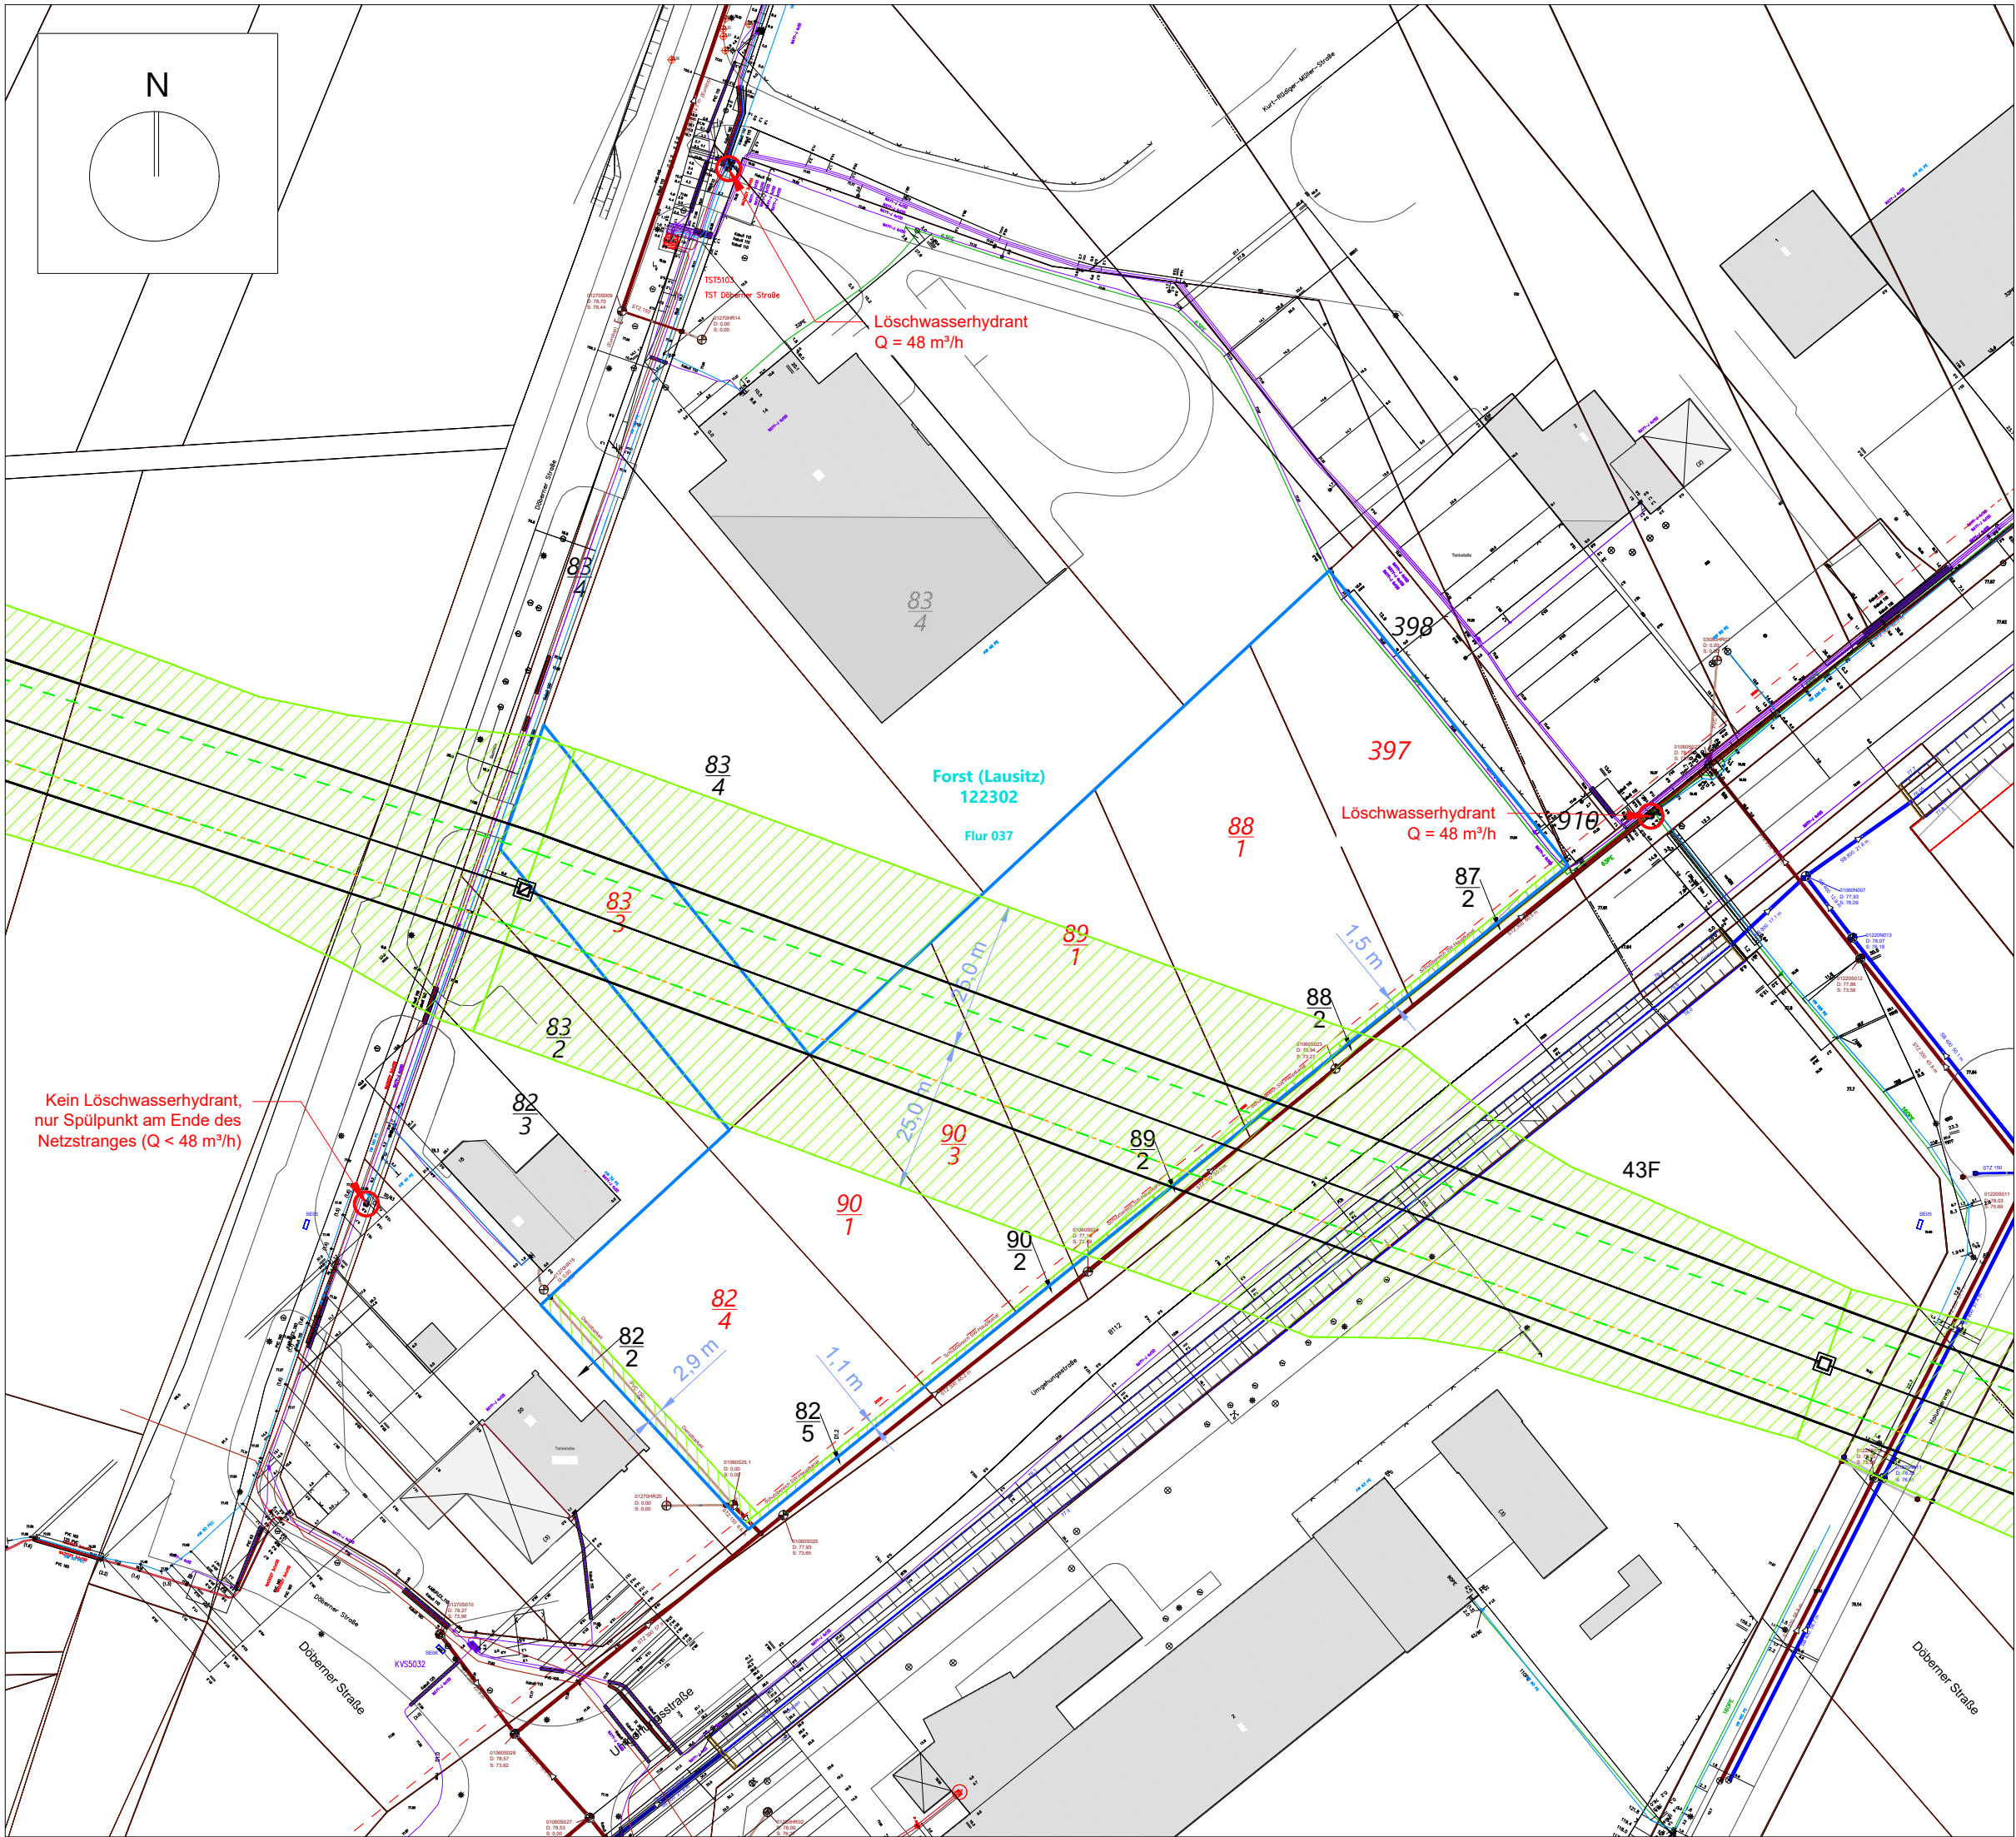

Legende MitNetz Strom GmbH

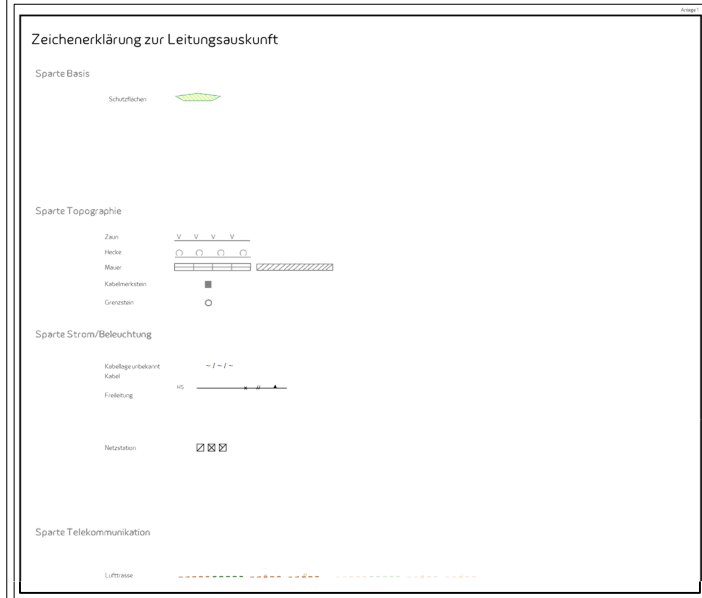


Legende EMB Energie Brandenburg GmbH

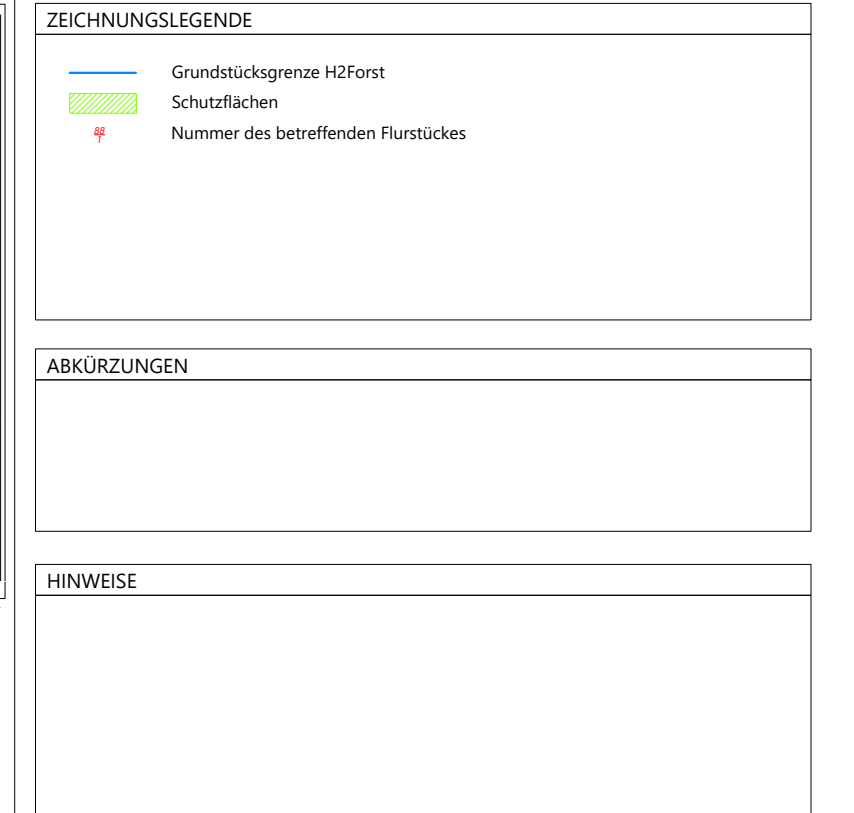

Legende NBB mbH & Co. KG



 Legende Städtische Abwasserbeseitigung Forst



H2Forst_Lageplan-Medien_Entwurf_rv00

Projekt und Planinhalt	
H2Forst Lageplan - Medien	
Planungsphase	
Grundlagenermittlung	
Bauherr	Brandschutz
Architekt	HLS-Planer
Statiker	Elektrotechnik-Planer
Planerstellung	EMB Energie Brandenburg GmbH Büroergasse 1 14552 Michendorf Tel. +49 33 205 260 0
Auftraggeber	

Projektadresse Dobener Str. 03149 Forst	Projektnummer H2Forst	Leistungsphase Grundlagenermittlung	Planstand 06.02.2026
Planerstellung EMB Energie Brandenburg GmbH Bearbeiter / Geprüft: MR / --	Plangröße DIN A2	Maßstab 1:1000	

VORABZUG