


 

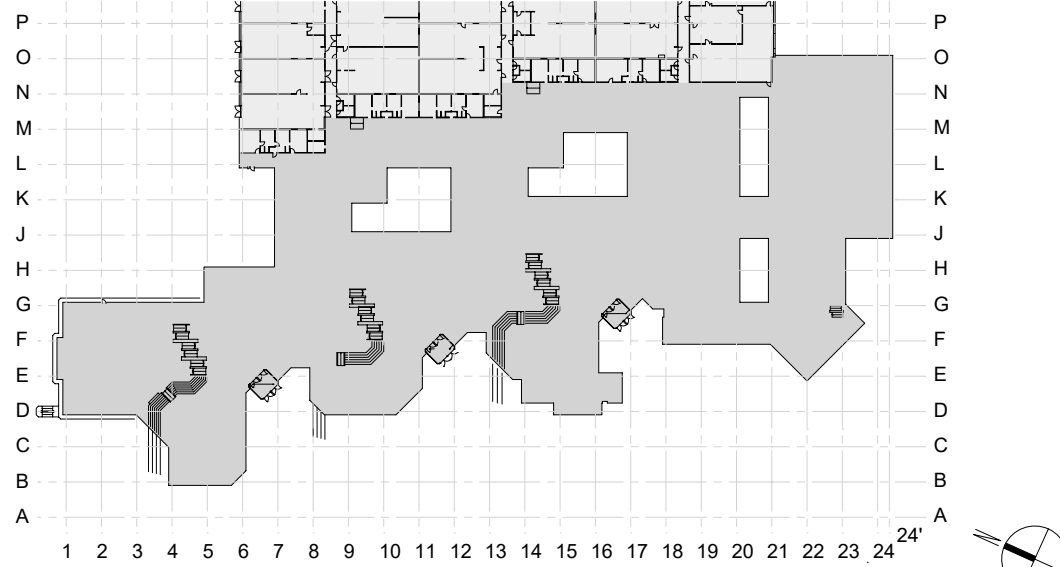


-  Kabeldurchführung Jalousiekabel, Metallbau
-  Kabelkanal Decke, Metallbau
-  Kabelkanal vertikal, Metallbau
-  Steigpunkte Heizleitungen, Heizungsinstallationen
-  Kabelkanal vertikal, Elektroinstallationen

LV-Unterlage

| PHASE | FASSADENPLANUNG | |
|--|---|-----------------|
| ÜBERSICHT |  | |
| | Kreisberufsschulzentrum Aalen | |
| INHALT | Grundriss Ebene 2 (1.OG) TGA | |
| | | |
| PROJEKTDATEN | PROJEKT: 22102 Kreisberufsschulzentrum Aalen | |
| | BAUHERR: Landratsamt Ostalbkreis Stuttgarter Str. 41, 73430 Aalen | |
| | BAUORT: Kreisberufsschulzentrum Aalen Steinbeisstraße 6, 73430 Aalen | |
| | ERSTELLT AM: 21.10.2025 | GEÄNDERT AM: __ |
| | PLOTTDATUM: 28.05.2026 | |
| | GEZEICHNET: cr/dr/mf | |
| | GEPRÜFT: xx | |
| MAßSTAB: 1:125 (A0) | | |
| PLAN-NR.: 22102_FP_7710_UE_Grundriss_Ebene_2_TGA | | |
| H/B = 841 / 1189 (1.00m²) | | |
| Allplan 2018 | | |