
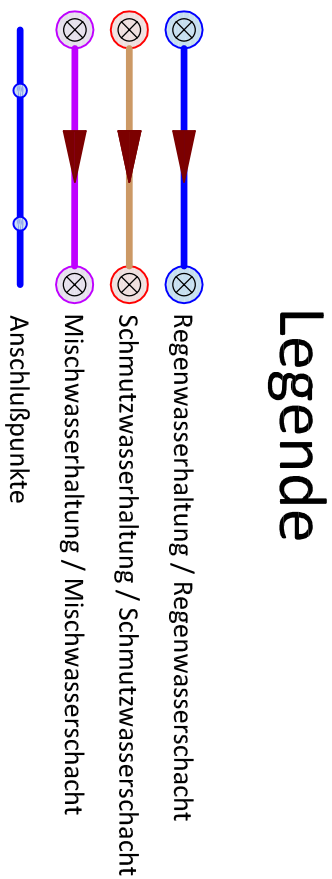


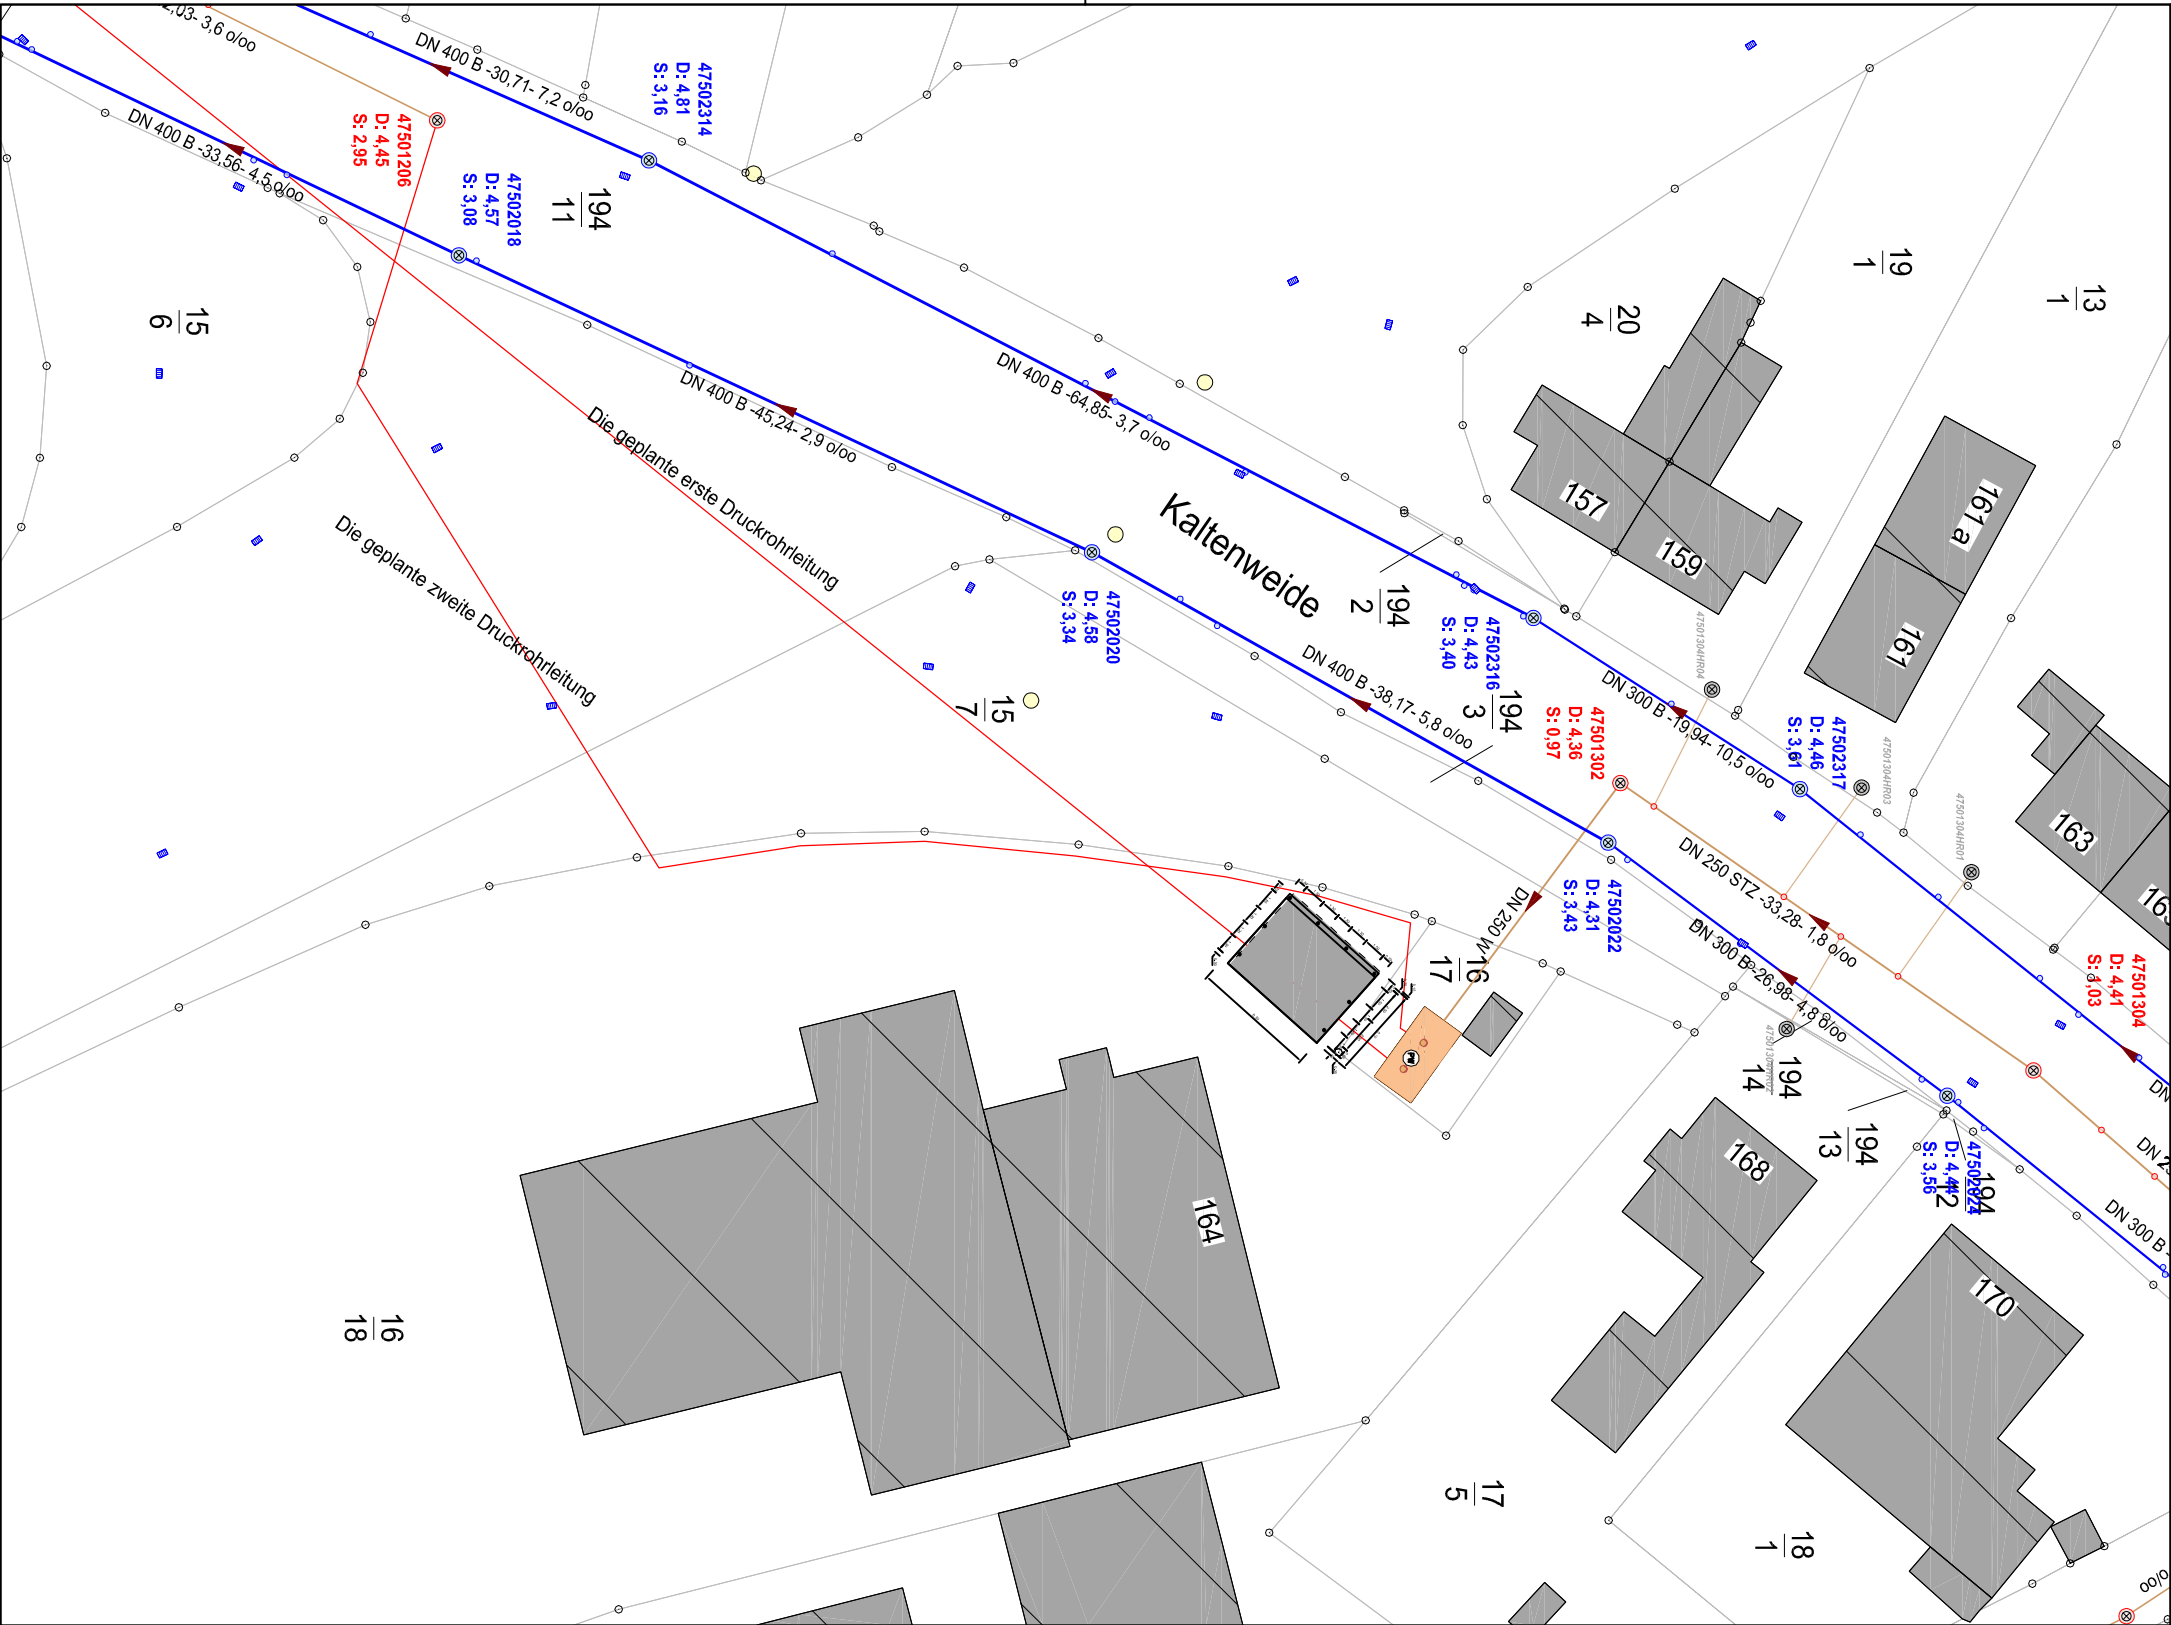

Fachamt: STADT ELMSHORN Amt für Tiefbau und Verkehr Stadtentwässerung Schulstraße 15-17, 25335 Elms horn		 Elms horn Der Oberbürgermeister
Projekt: KATASTERAUSZUG Entwässerung Pumpwerk Kaltenweide/ B5 Planauskunft		
Planinhalt: Lageplan Bestand	Maßstab: 1:500 Plan Nr.: A0	
bearbeitet: 07.09.2026	Name: M. Tamer	Elms horn, den 07.09.2026 i. A. M. Tamer
gezeichnet:		
geprüft:	Name	
Vervielfältigung, Umarbeitung, Veröffentlichung und Weitergabe an Dritte nur mit Zustimmung der Stadt Elms horn oder zum eigenen Gebrauch. Maße sind vor Ort zu prüfen. ALKIS-Grundlage Stand 25.05.2026 © GeoBasis-DE/LVermGeo SH (www.LVermGeoSH.schleswig-holstein.de) © Stadt Elms horn		