
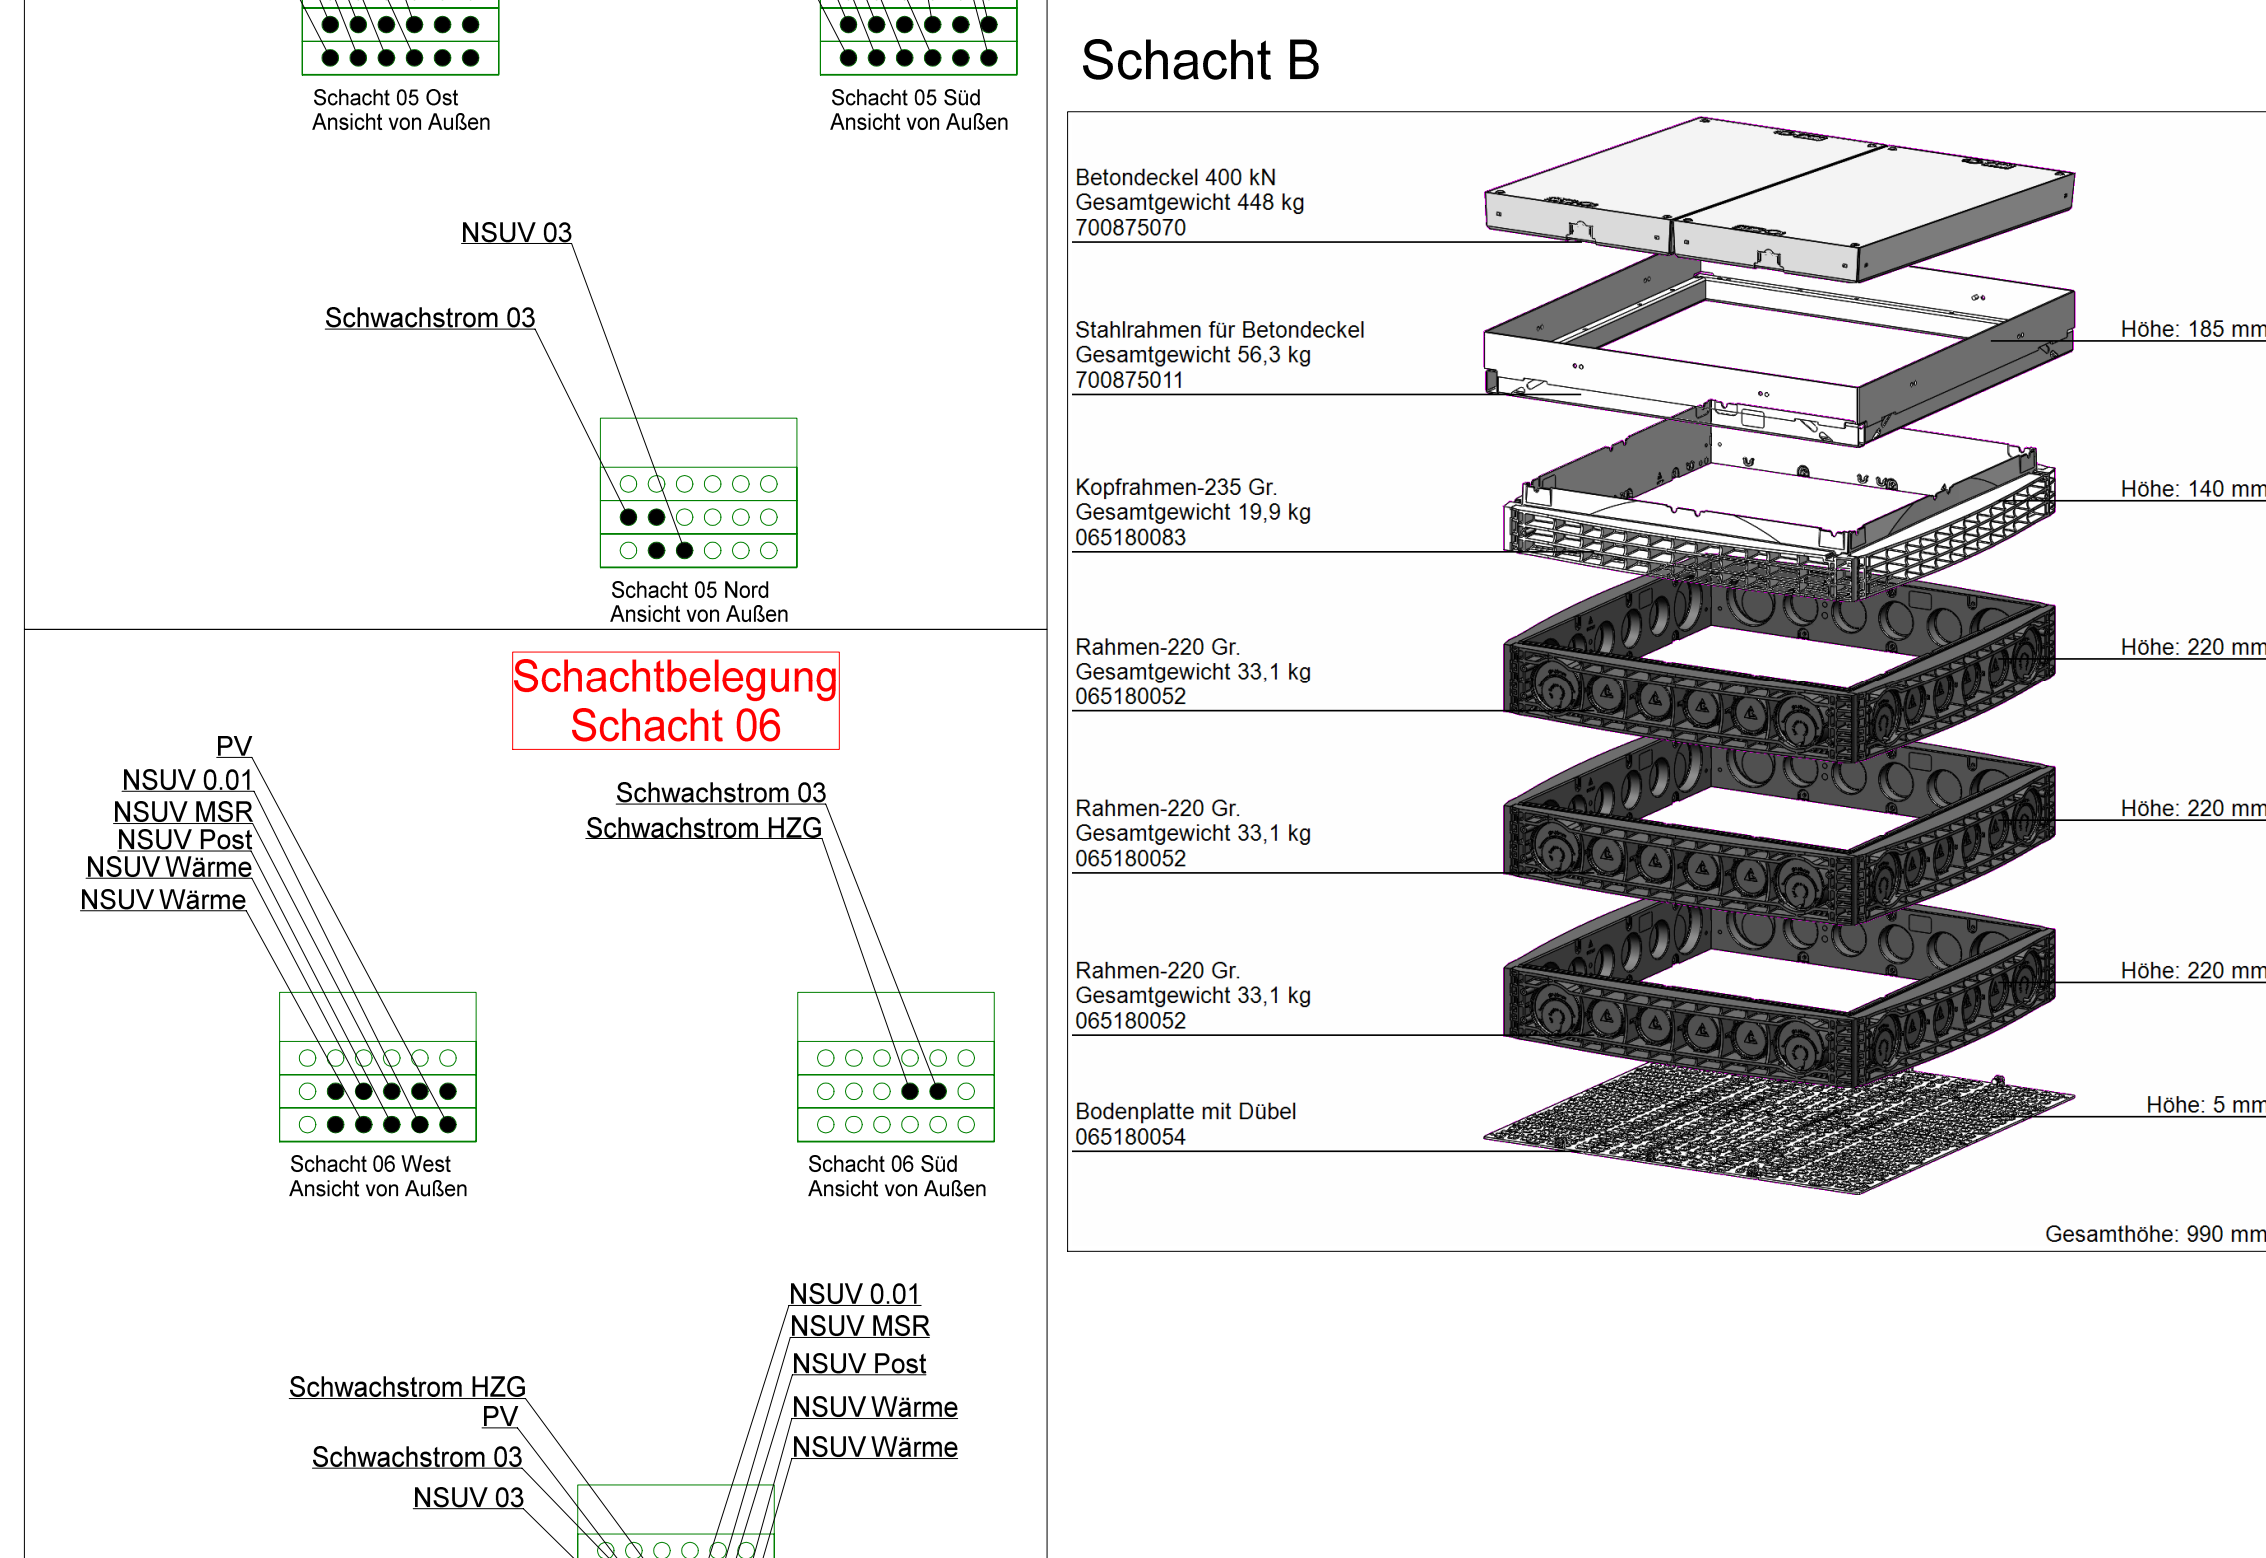


Legende - Elektroinstallation	
	Leerrohr DN110
	Mittelspannungsstrasse gemäß Stadtwerke Elmshorn
	Versorgungsleitung Hausanschluss
	Kabel/Leerrohr durch Netzversorgerbetreiber
	Schacht A
	Versorgungsschacht B (LuBtH 132x132x90cm)
	Poller-Sicherheitsabstände (Vor Ausführung sind die Positionen final abzustimmen)
	Vorhaltung Ladesäule
	Hauseinführung DN100

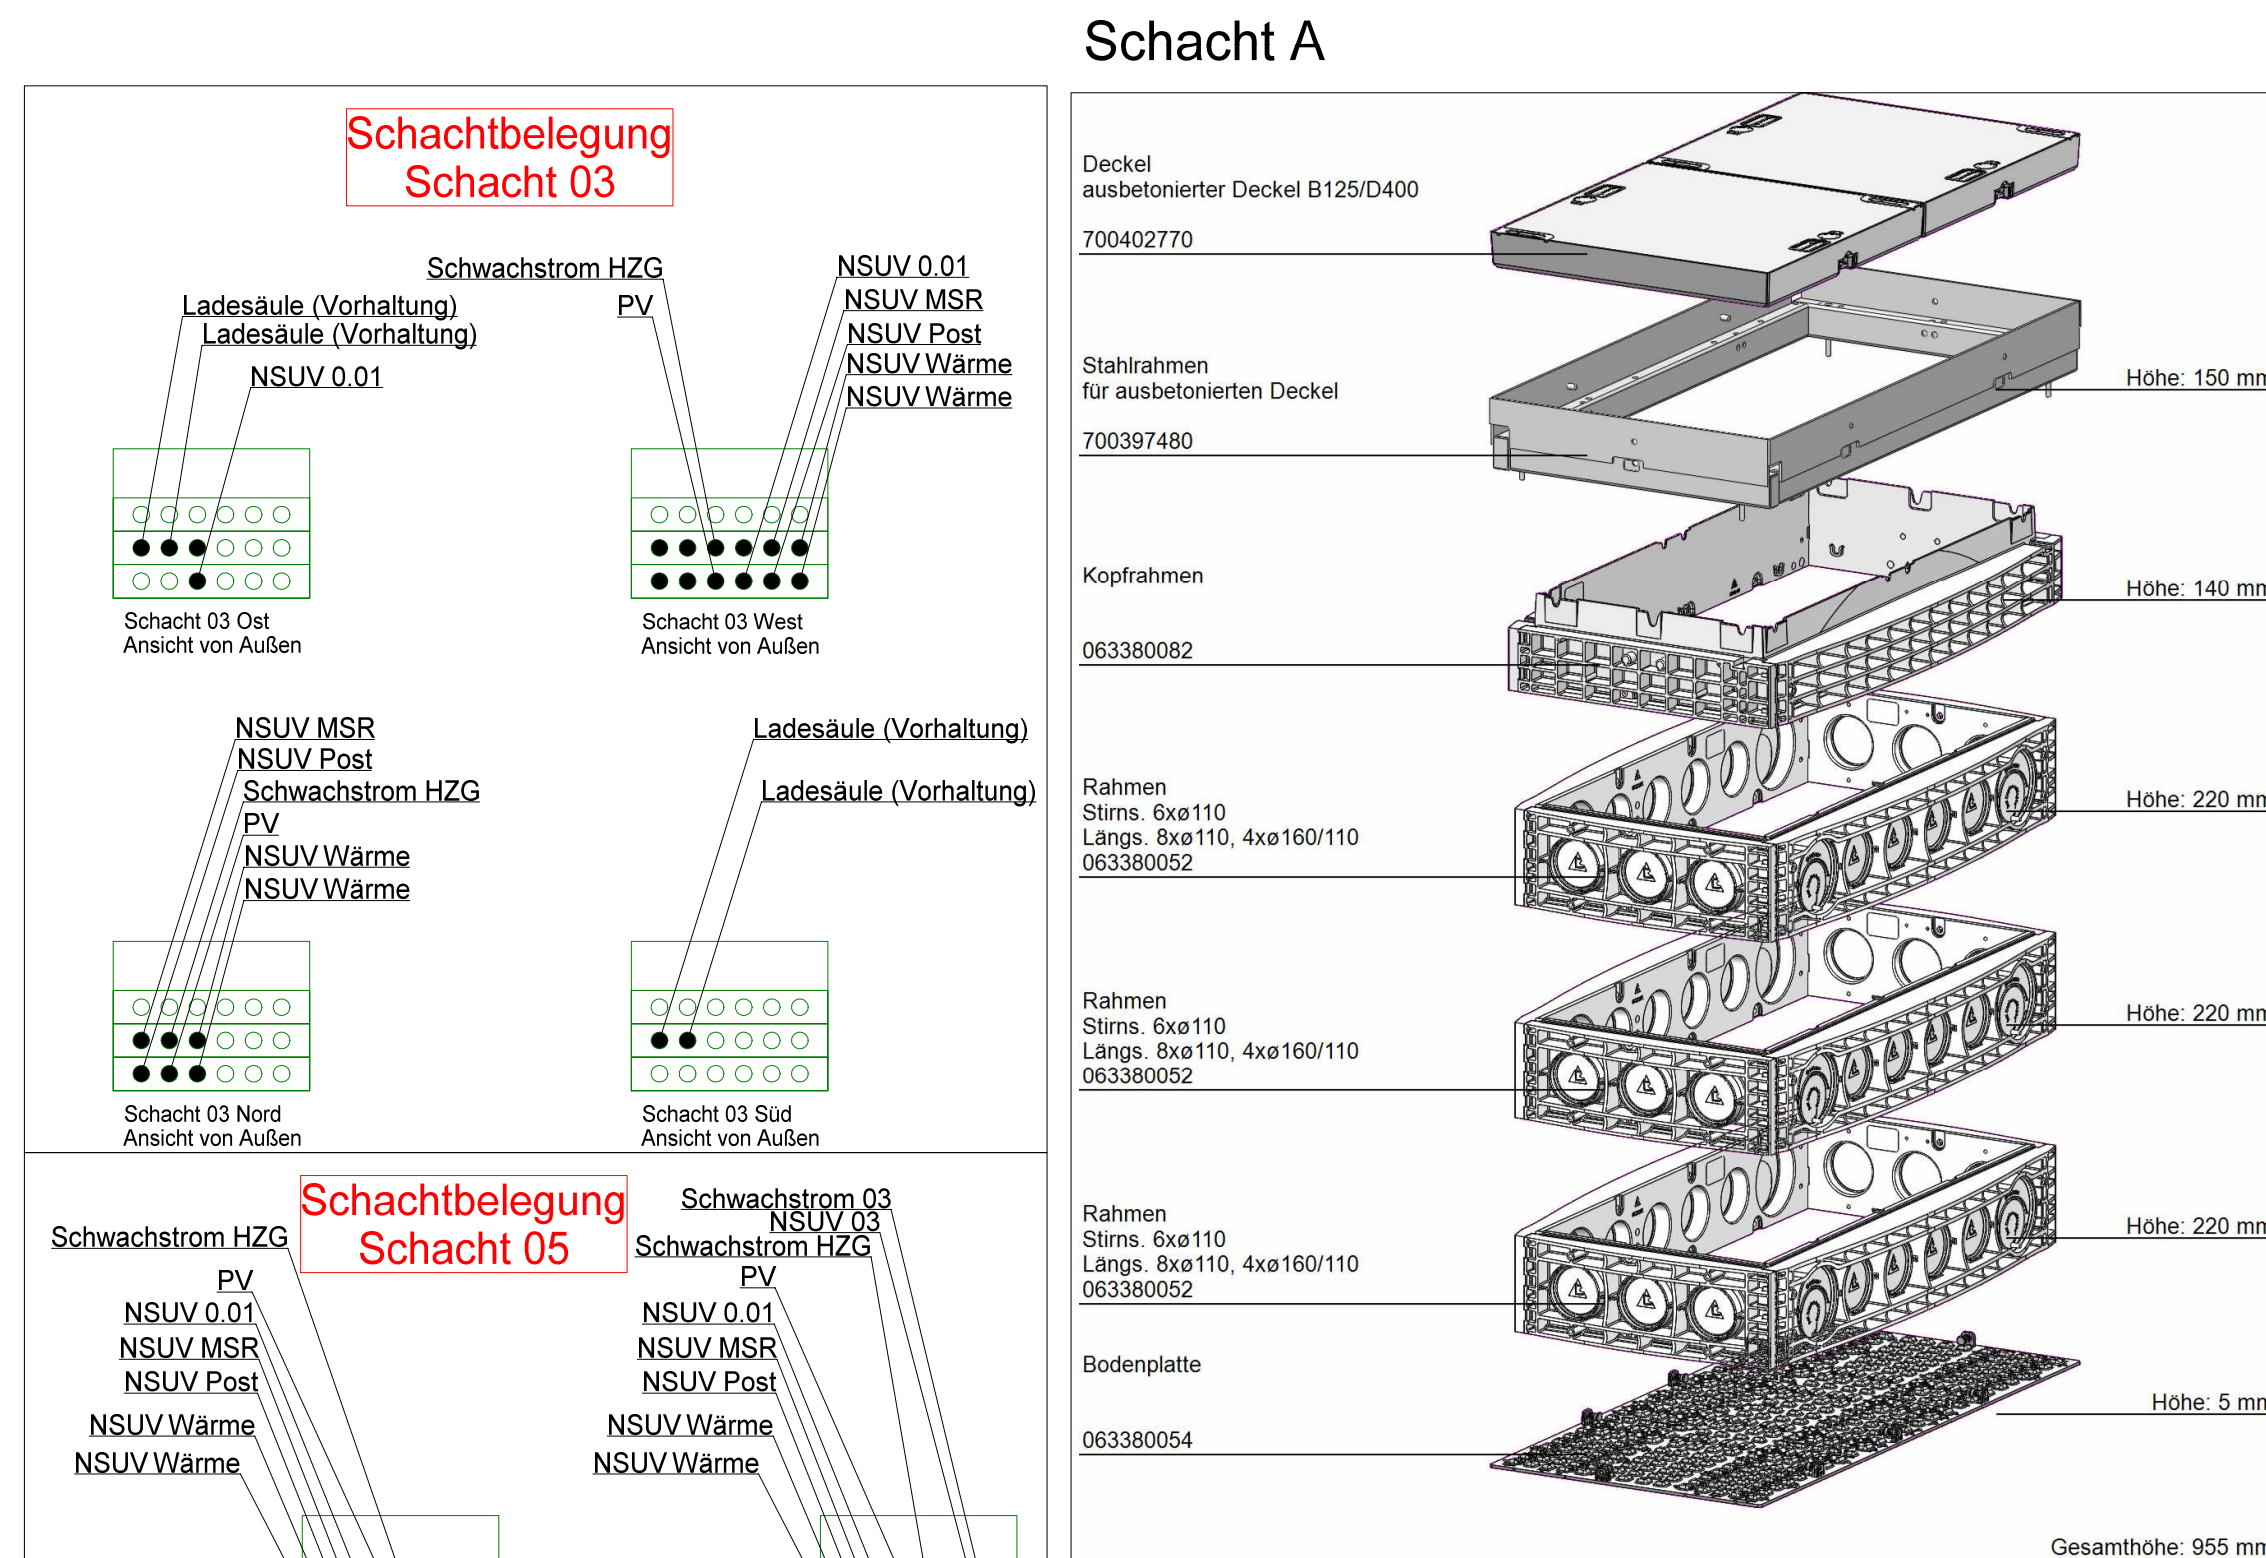

Auftraggeber	Bauvorhaben
Stadt Elmshorn Schulstraße 15-17 25335 Elmshorn	Rathaus Elmshorn Schulstraße 15-17 25335 Elmshorn

WIG
Wittmaack Ingenieurgesellschaft mbH
Flamweg 125, 25335 Elmshorn
Telefon: 040 - 228 20 66 10, Telefax: 040 - 228 20 66 19

01	Leitung Buttermack: Hauseinführung ergänzt	20.06.2025	V.E.
02	Entfall Zuleitung Buttermack	26.06.2025	V.E.
Index	Änderungen	geändert am	geändert von
Blatt: 1	Projekt: 2021	Rathaus Elmshorn	
Größe: 130,0 x 84,1 cm	Urspr.: Fundamentplanung	Zeichnung	
Datum: Rath001	Stand: LPH 5	Grundleitung	
Bezsh: 21.05.2025	Name: Elektrik	Gepw: RHE-S-ELT-GR-FU-000-0000-02p	
Index: 21.05.2025	IAK:	Maßstab: 1:100	

Die Höhenangaben resultieren aus der Außenanlagenplanung
Datei:EXPORT - Rathaus_Außenanlagen