



Draufsicht

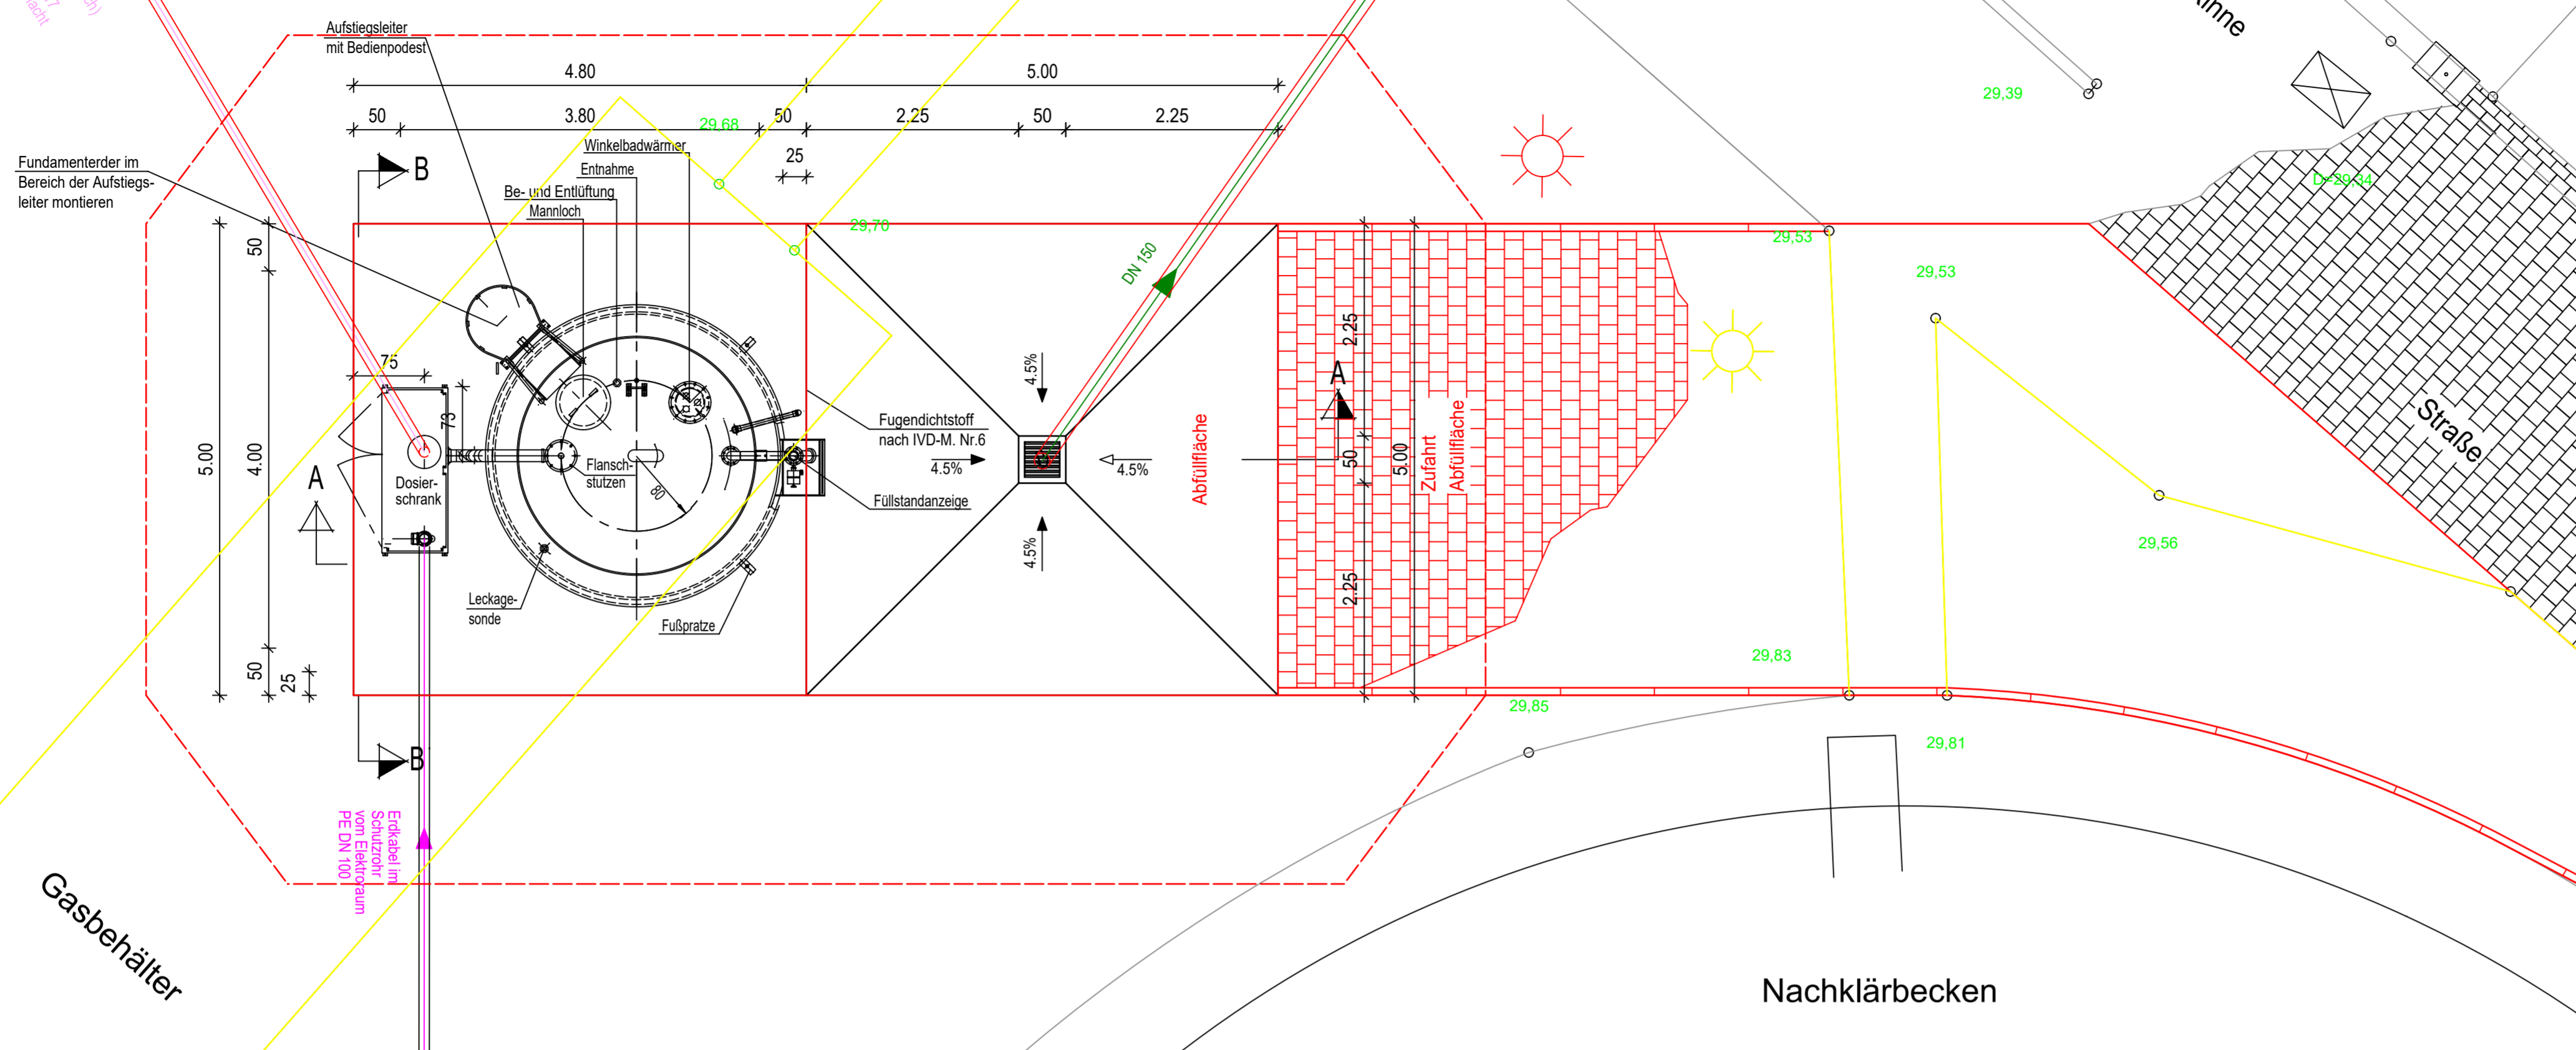


DIE ANORDNUNG DER EINZELNEN BAUTEILE UND DIE ROHRDURCHFÜHRUNGEN SIND MIT DEM LIEFERANTEN DER PHOSPHATFÄLLSTATION ABZUSTIMMEN!

DIE DARSTELLUNG DER BESTANDSLEITUNGEN IST UNVERBINDLICH. DIE GENAUE LAGE DER LEITUNGEN IST DURCH QUERSCHLÄGE FESTZUSTELLEN.

Schnitt A-A

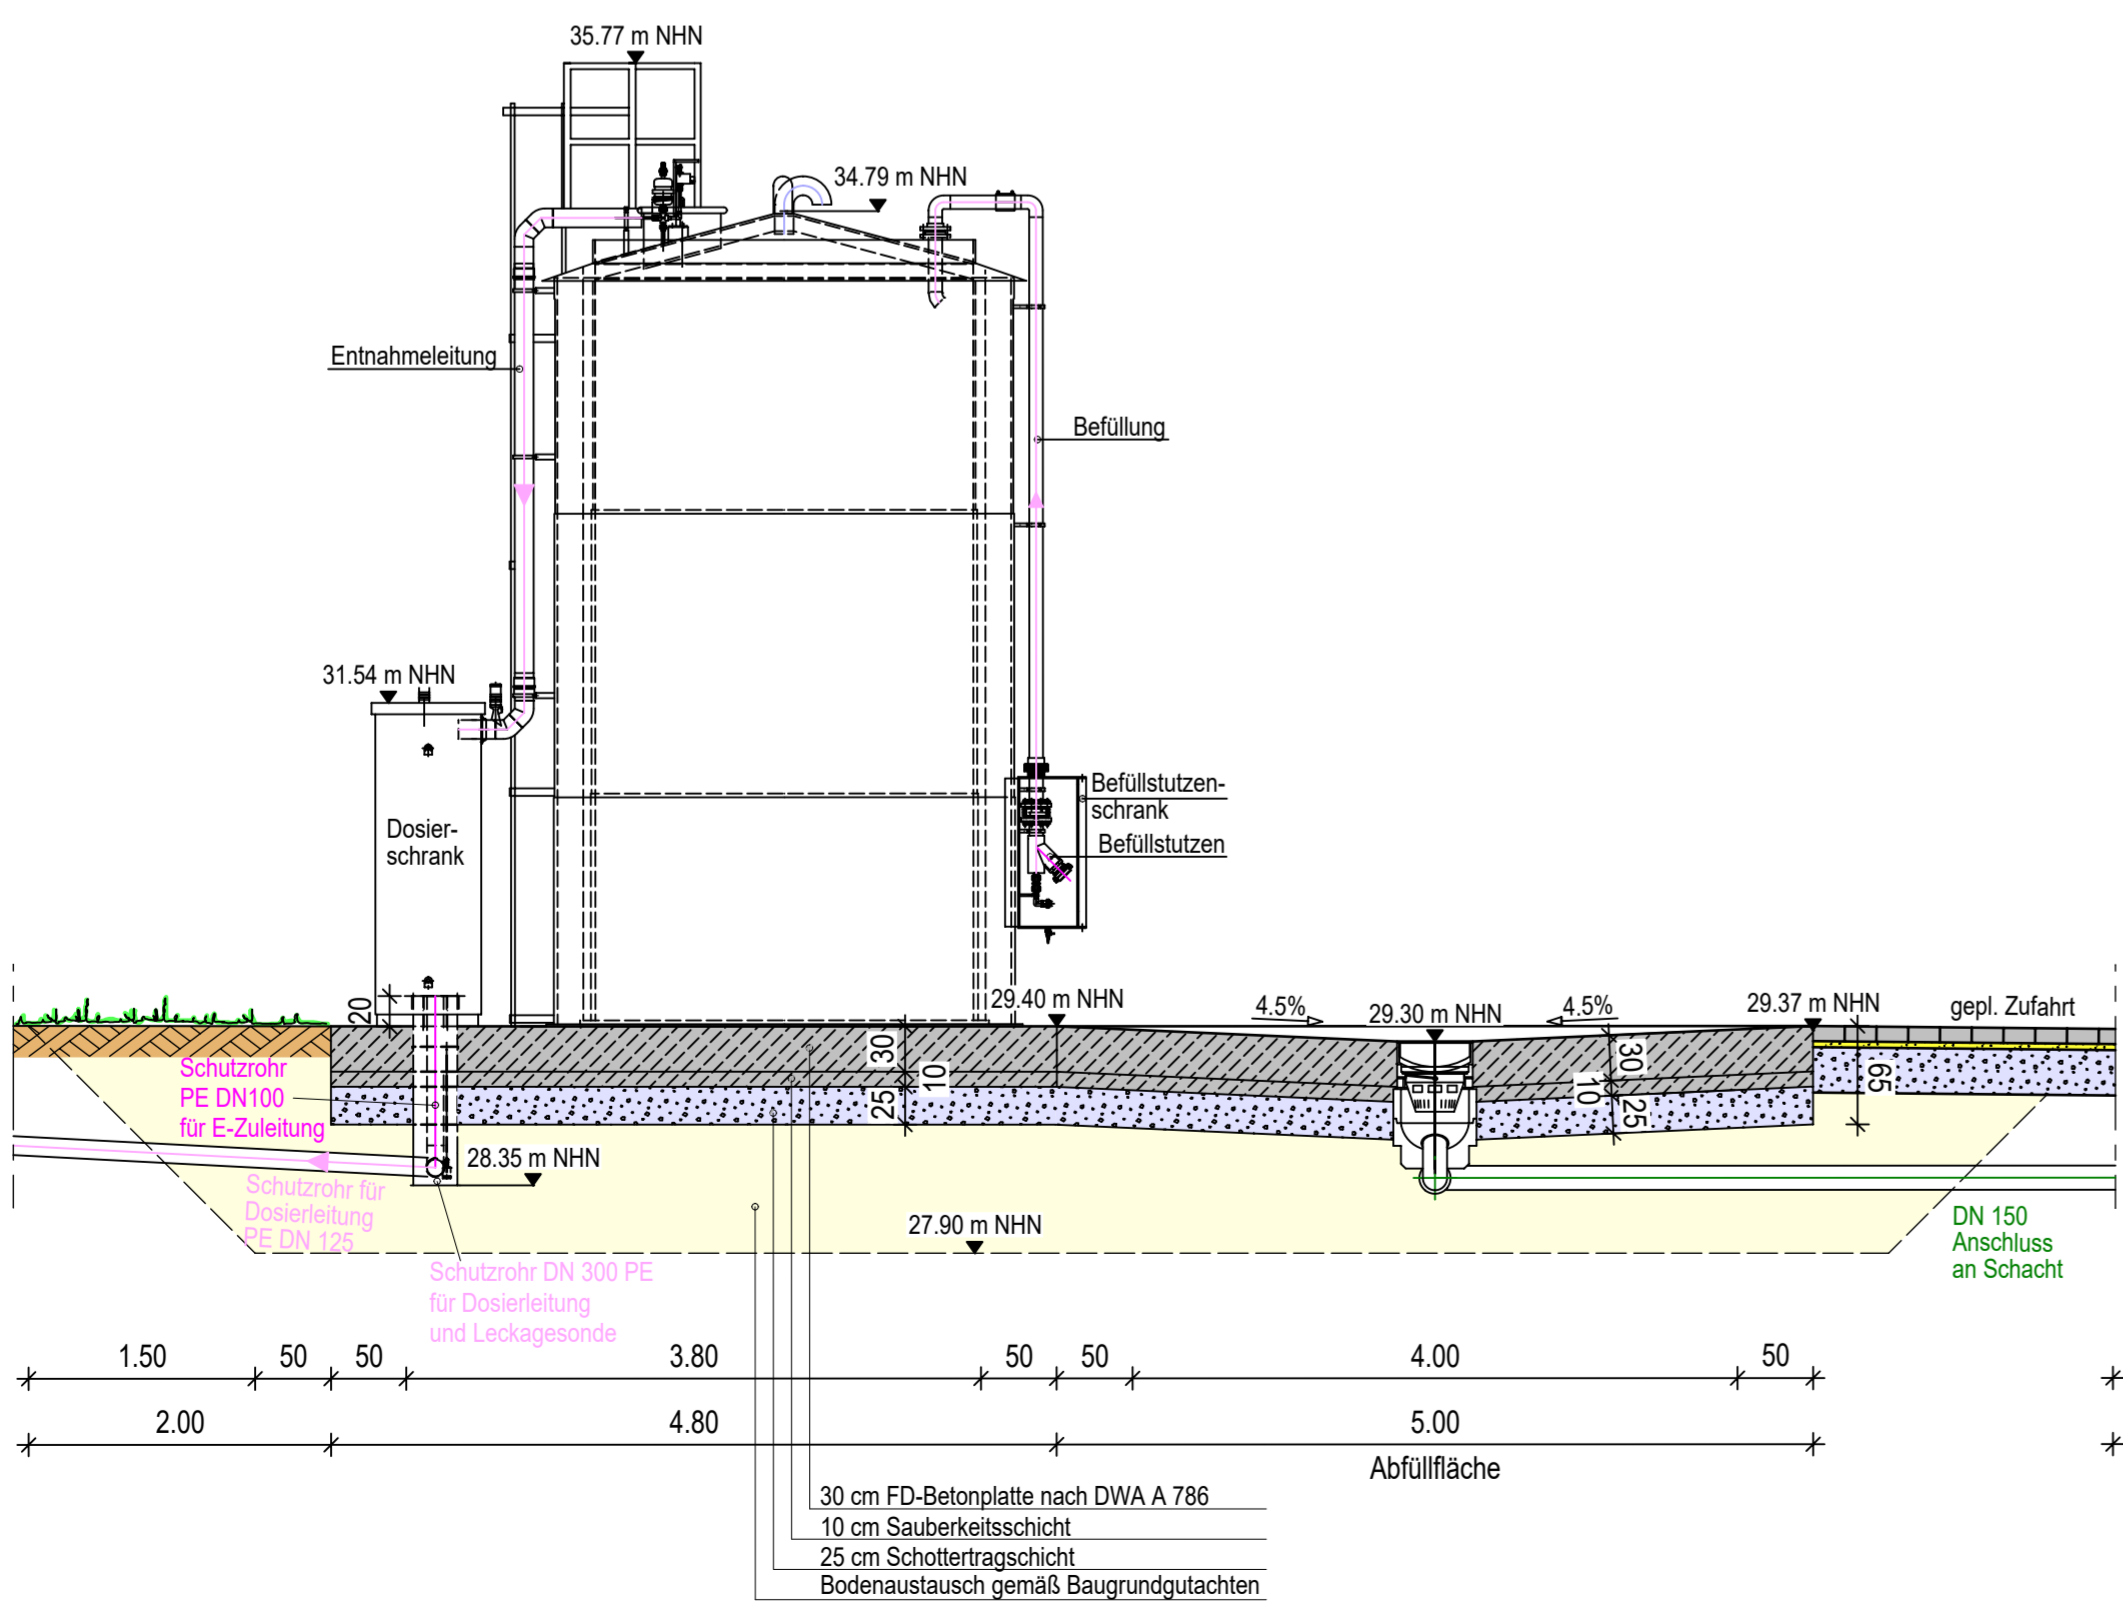

Ansicht B-B

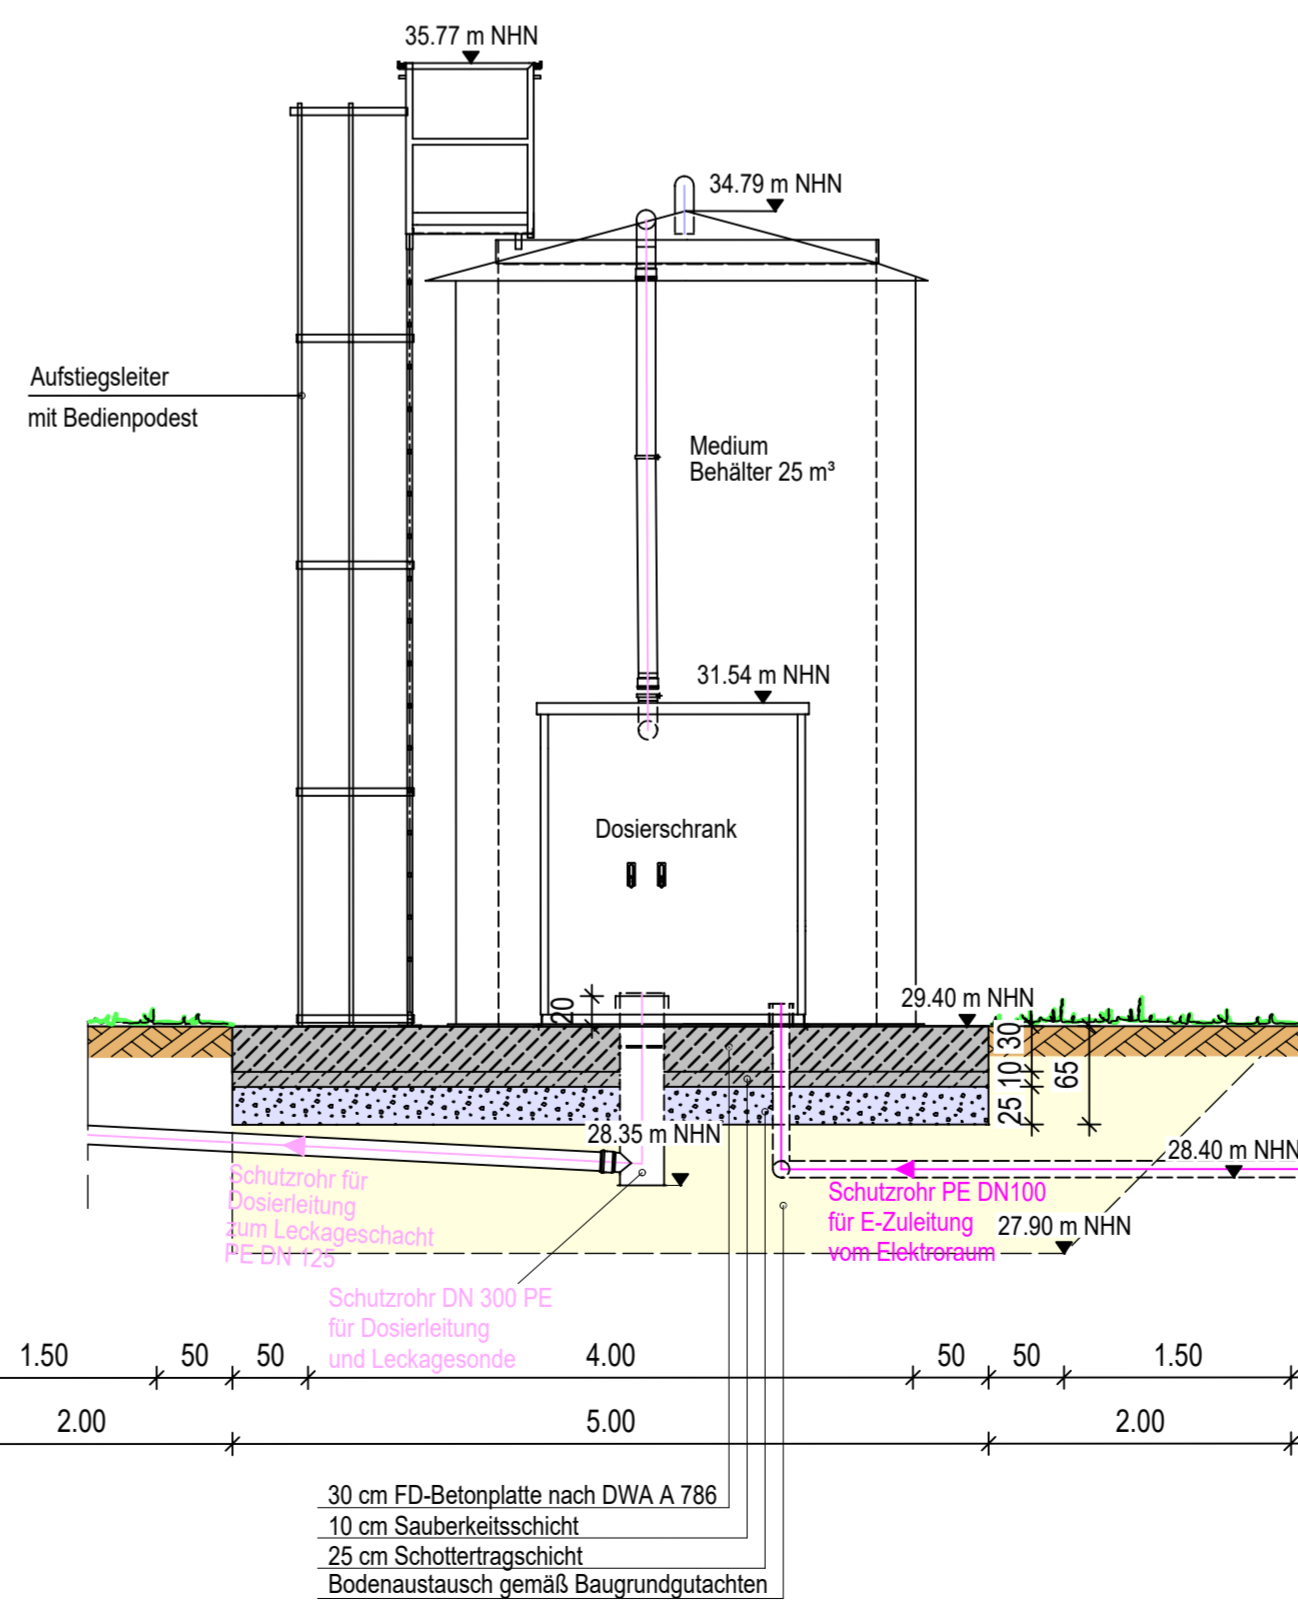

LEGENDE LEITUNGEN

	LEITUNG NEU		LEITUNG ABRUCH
	AUSSER BETRIEB		DRUCKLEITUNG
	FREIGEFÄLLE		DOSIERLEITUNG
	ABWASSER		LEERROHRE

INDEX	ÄNDERUNG	DATUM	NAME

Thalen Consult GmbH INGENIEURE - ARCHITECTEN - STADTPLANER
 Sitz der Gesellschaft: Urwaldr. 39 · 26340 Neuenburg · Tel: 0 44 52-9 16-0 · Fax: 0 44 52-9 16-1 01 · E-Mail: info@thalen.de
 TIEFBAU / INFRASTRUKTUR

ENTWURFSVERFASSER: _____
 DATUM, UNTERSCHRIFT

BAUVORHABEN: KLÄRANLAGE BARNSTORF			
BAUWERK: DOSIERSTATION PHOSPHATFÄLLUNG	ART DES PLANES: GENEHMIGUNG	4.1	
DARSTELLUNG: GRUNDRISS UND SCHNITTE	GEZEICHNET: JANßEN	DIENTBEZ.	DATUM: 17.09.2025
MASSSTAB: 1 : 50	ZEICHNUNGS-NR.: 12730_KLA_4_Pf_SO_0601	ABTEILUNG: AP-IB	BAUHERR: _____
PROJEKT: 12730		DATUM, UNTERSCHRIFT	

OOWV Oldenburgisch-Ostfriesischer Wasserverband
 Postfach 1363, 26913 Brake
 Georgstraße 4, 26919 Brake
 Telefon (04401) 916-0
 Telefax (04401) 916-213
 Internet: www.oowv.de
 E-Mail: oowv.brake@oowv.de