


Datipfad: \\ee-arv08-cam\CARDIO.1\CARD_Projekte\CARDIO1\22154_NEU\50-KP-TLP6-KA-a.PLT



Planungsgrundlage basiert auf der Entwurfsplanung zur Radverkehrsführung am Knotenpunkt aufgestellt durch das Ingenieurbüro Bauwas GmbH im Jahr 2020

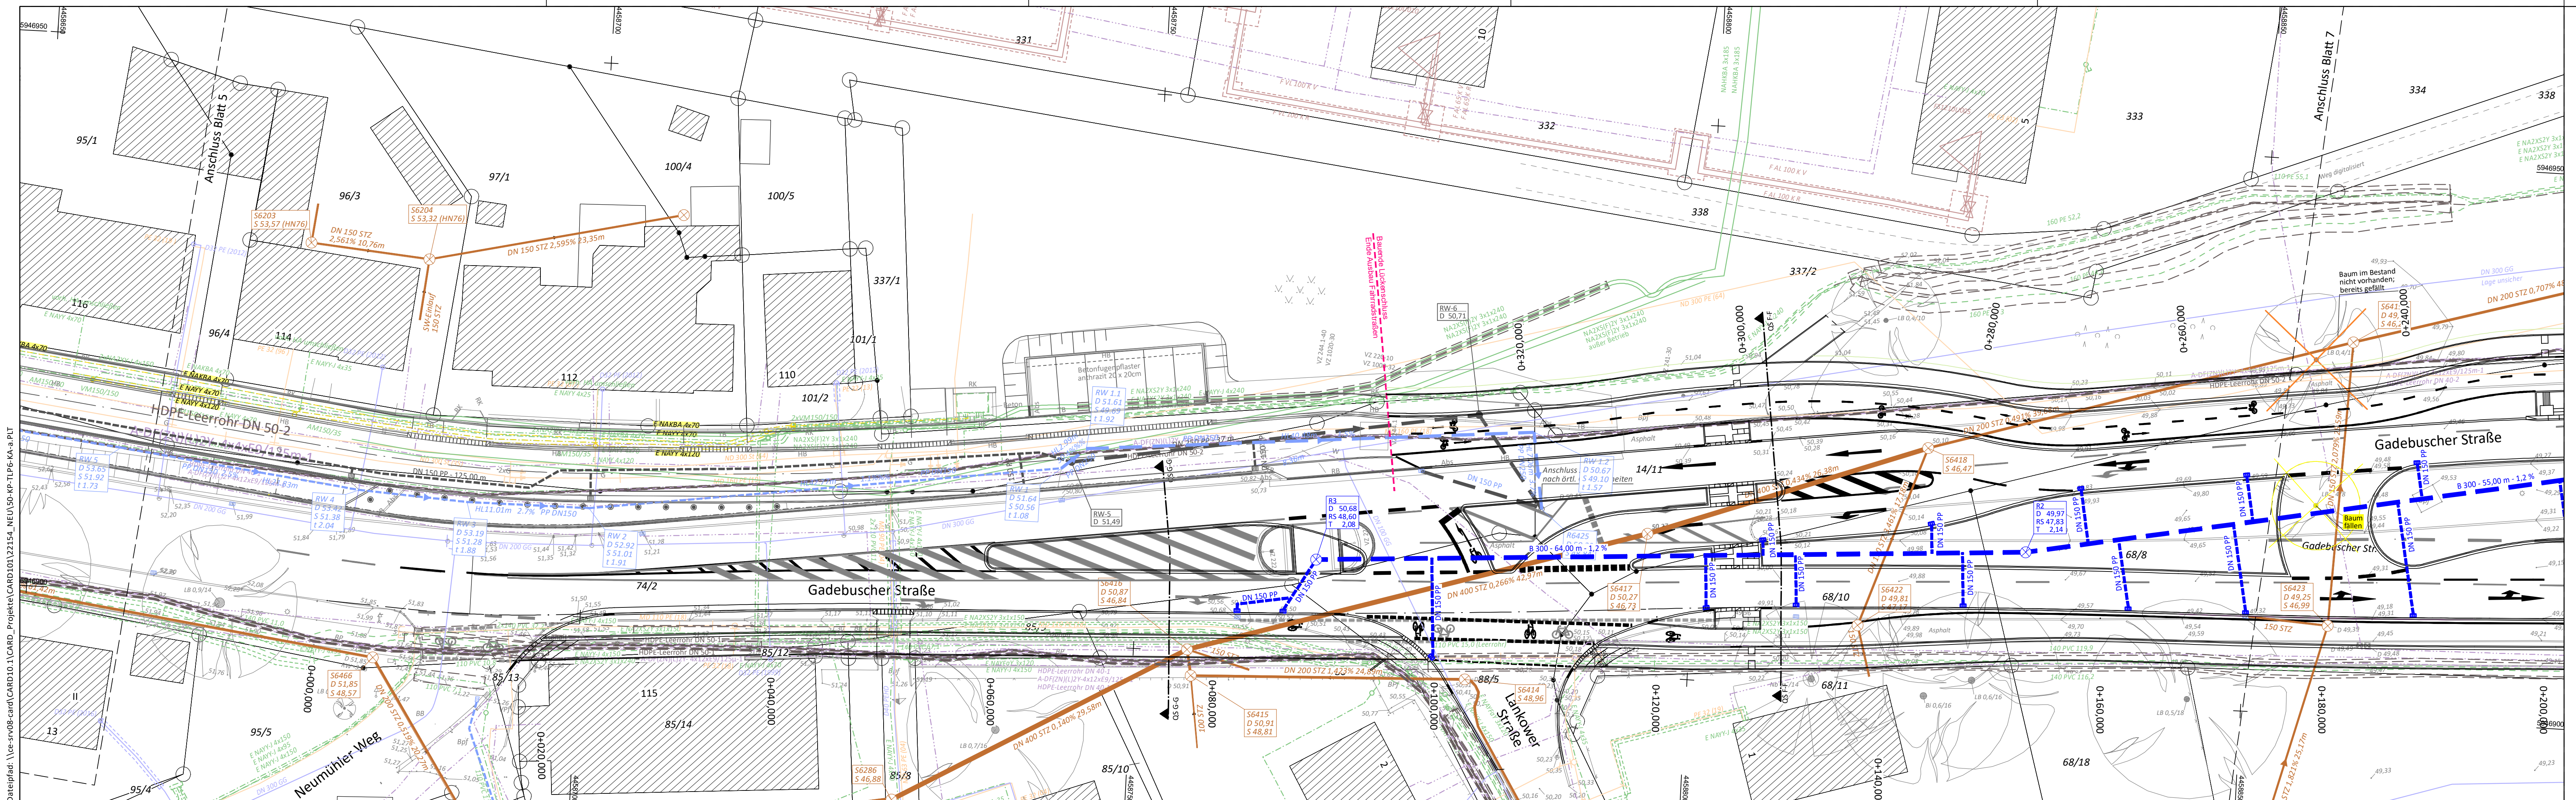

Zeichenerklärung

Bestand / Vermessung

- | | | |
|------------------|--------------------|----------------------|
| Mauer | Busch | Ortsschild |
| Zaun | Geländehöhen | Verkehrsschild |
| Mauer m. Zaun | Wasserspiegel | Verkehrssampel |
| Böschung | Zufahrt / Zugang | Haltestelle |
| Baum | Holzmast | Leuchte |
| Schaltkasten | Stahlbetonmast | Schacht |
| Oberflurhydrant | Merkstein | Polygonpunkt m. Nr. |
| Unterflurhydrant | Hochspannungstg. | Ortsdurchfahrtsstein |
| Fahnenmast | RW - Auslauf | Absenker / Abs |
| Denkmal | Straßenablauf | HB Hochbord |
| Gittermast | Schieber | TB Tiefbord |
| Höhenbolzen | Hausanschlußventil | RdB Rundbord |
| Sitzbank | Findling | RaB Rasenbord |
| Abfallkorb | Richtungsweiser | FB Flachbord |
| Hecke | Hinweistafel | |

Grundplan (ALK)

- | |
|----------------------|
| Gemarkungsgrenze |
| Gemeindengrenze |
| Flurgrenze |
| Flurstgr. vermark. |
| Flurstgr. unvermark. |

Quelle:
Auszug aus den Geobasisdaten der Niedersächsischen Vermessungs- und Katasterverwaltung LGLN

Bestand Leitungen

- | | | |
|---------------------|------------------|-------------|
| Hochspannung | Gasleitung | Beleuchtung |
| Mittelspannung | Brauchwasser | Drainage |
| Niederspannung | Trinkwasser | SW - Kanal |
| Deutsche Telekom | Fernmeldeleitung | RW - Kanal |
| Kabel Deutschland | Druckrohrleitung | MW - Kanal |
| Leerrohr/Schutzrohr | Fernwärme | |

Alle in dem Plan eingetragenen Leitungen sind nach zu erfüllender Abstimmung mit dem Leitungs-träger vor Ort zu überprüfen. Die Angaben der Art, Lage, Dimension, Verlegetiefe und des Materials sind unverbindlich.

Planung

- | | | |
|---------------|----------------|--------------------|
| Neubau | Poller | Beleuchtung |
| Höhen | Abfallkorb | Drainage |
| Rückbau | Sitzbank | SW - Kanal |
| Zaun | LP 4,5 m Höhe | RW - Kanal |
| Winkelstütze | LP 8,0 m Höhe | MW - Kanal |
| Baum | Absenker / Abs | Versorgungsstrasse |
| Straßenablauf | HB Hochbord | Fallohr |
| Hecke | TB Tiefbord | |
| Mauer | RdB Rundbord | |
| Fallohr | RaB Rasenbord | |
| H+P Planung | FB Flachbord | |
| Fahrradstraße | | |

Planung Leitungen

- | | |
|---------------------|--------------------|
| Elektro | Beleuchtung |
| Gas | Drainage |
| Trinkwasser | SW - Kanal |
| Fernmelde | RW - Kanal |
| Druckrohrleitung | MW - Kanal |
| Leerrohr/Schutzrohr | Versorgungsstrasse |
| Fernwärme | Fallohr |

AUSFÜHRUNGSPLANUNG

Landeshauptstadt Schwerin Fachdienst Verkehrsmanagement Gadebuscher Straße / Knotenpunkt Lübecker Straße/ Gadebuscher Straße/ Grevesmühlener Straße	Unterlage / Blatt-Nr.: 16.1 / 6 Teillageplan 6 Kanallagepläne Maßstab: 1:250
--	---

Radverkehrsanlage Verkehrsknoten Lübecker Straße/ Gadebuscher Straße/ Grevesmühlener Straße	
aufgestellt:	
Gesehen und geprüft:	
Schwerin, den	