



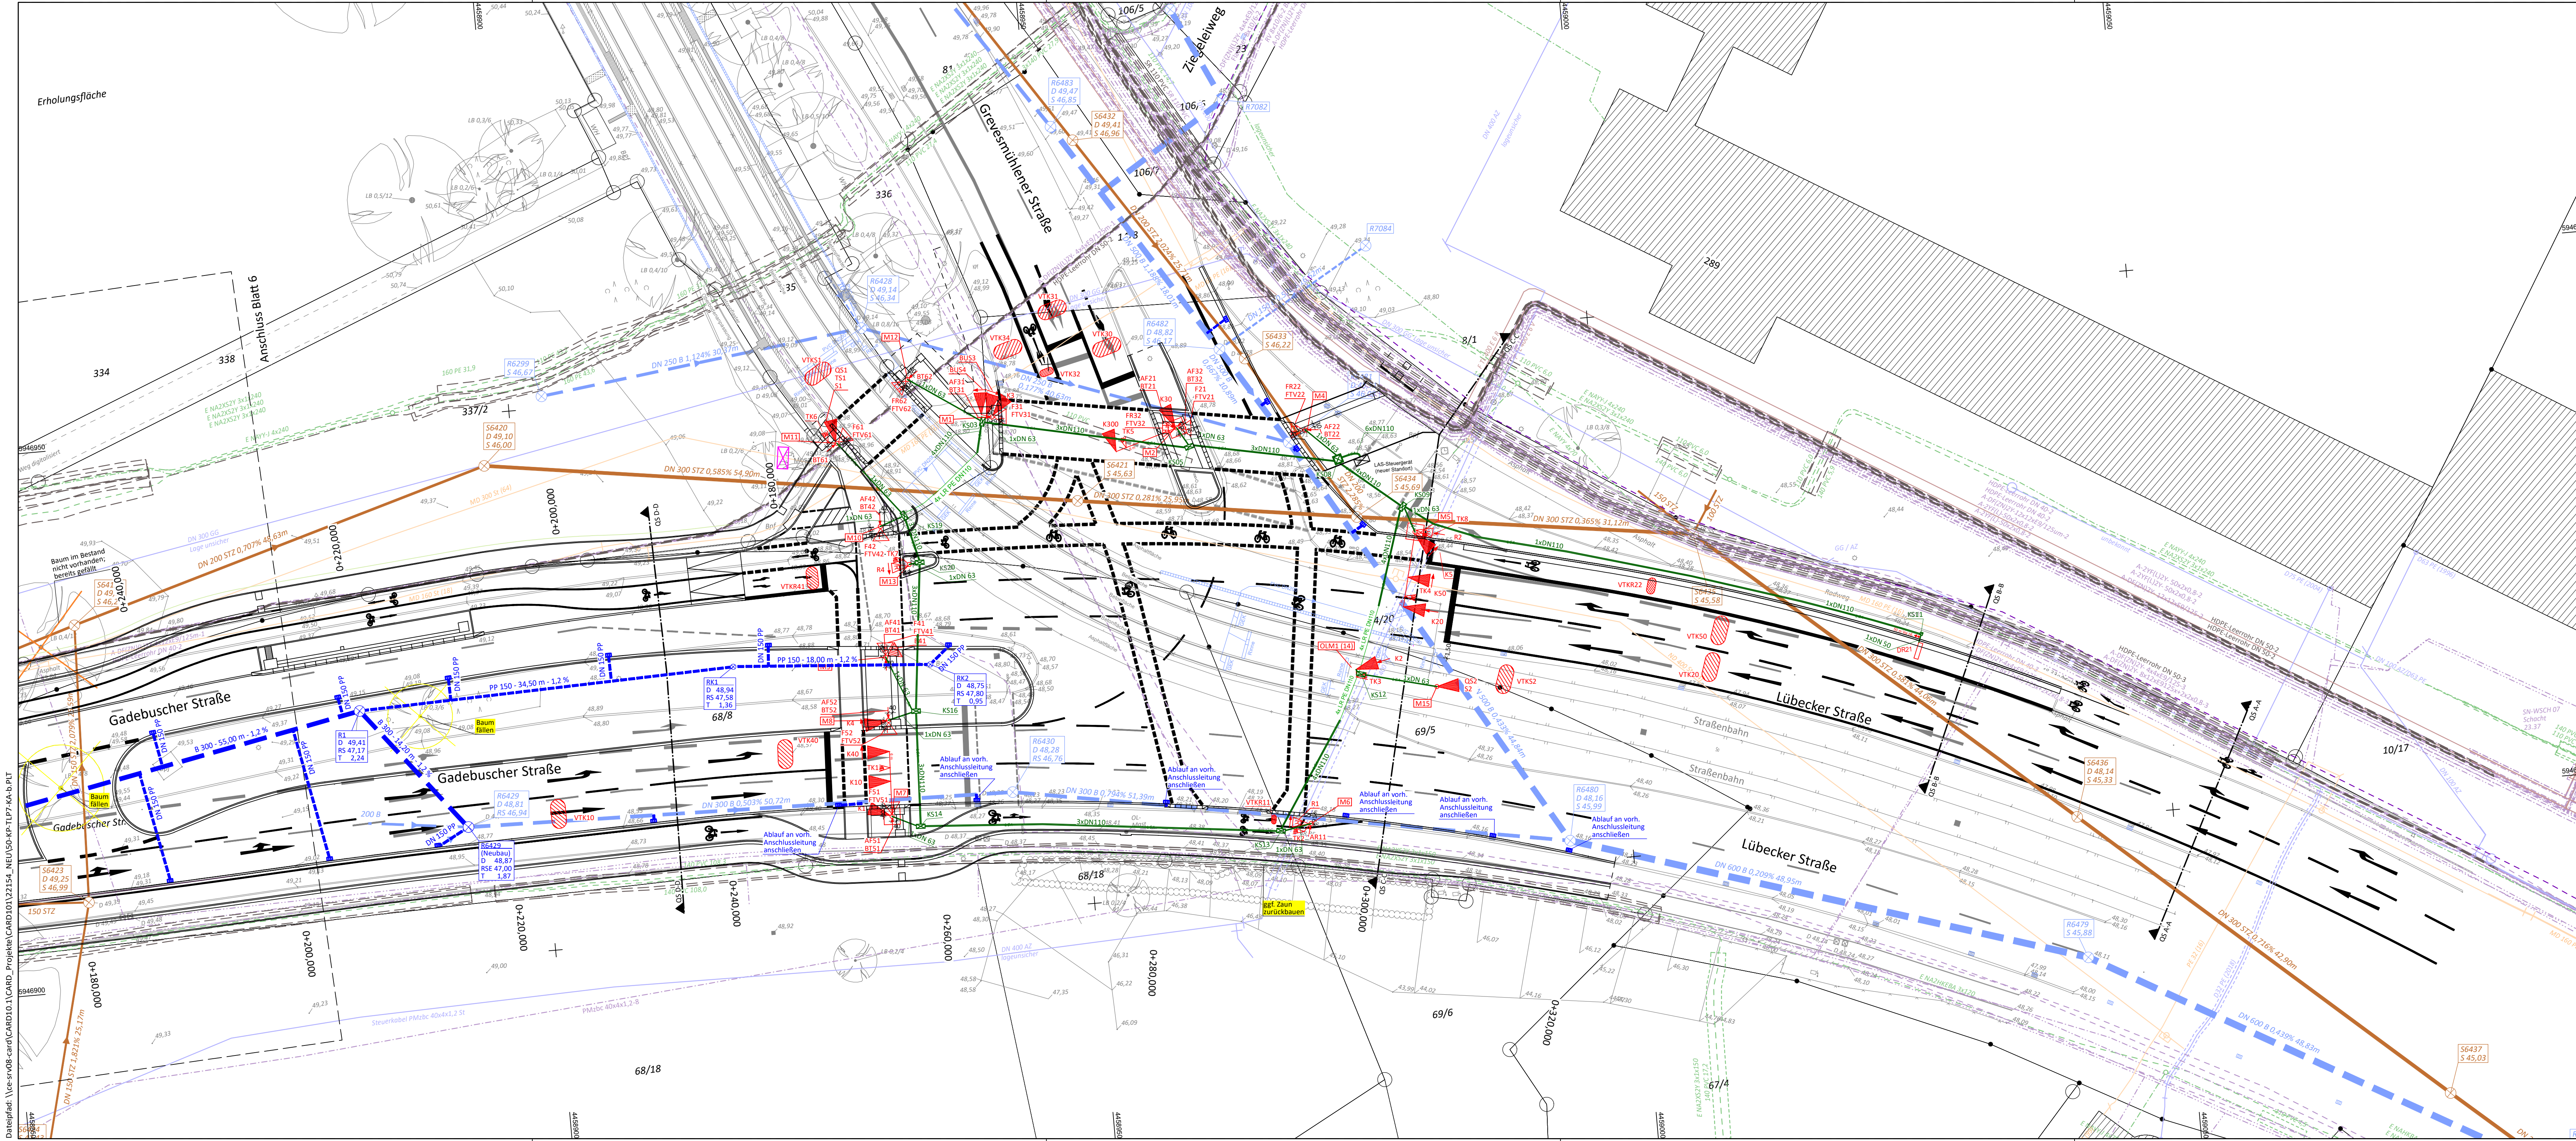

Planungsgrundlage basiert auf der Entwurfsplanung zur Radverkehrsführung am Knotenpunkt aufgestellt durch das Ingenieurbüro Bauwas GmbH im Jahr 2020

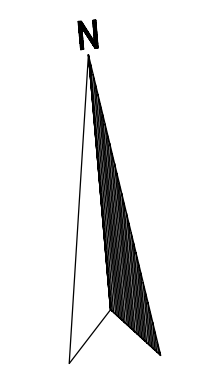

Zeichenerklärung

Bestand / Vermessung

- | | | |
|------------------|--------------------|----------------------|
| Mauer | Busch | Ortsschild |
| Zaun | Geländehöhen | Verkehrsschild |
| Mauer m. Zaun | Wasserspiegel | Verkehrsampel |
| Böschung | Zufahrt / Zugang | Haltestelle |
| Baum | Holzmast | Leuchte |
| Schaltkasten | Stahlbetonmast | Schacht |
| Oberflurhydrant | Merkestein | Polygonpunkt m. Nr. |
| Unterflurhydrant | Hochspannungslg. | Ortsdurchfahrtsstein |
| Fahnenmast | RW - Auslauf | Absenker / Abs |
| Denkmal | Straßenablauf | HB |
| Gittermast | Schieber | TB |
| Höhenbolzen | Hausanschlusventil | RdB |
| Sitzbank | Finding | RaB |
| Abfallkorb | Richtungswieser | FB |
| Hecke | Hinweistafel | |

Grundplan (ALK)

- | | |
|-------|---------------------|
| ----- | Gemarkungsgrenze |
| ----- | Gemeindengrenze |
| ----- | Flurgrenze |
| ----- | Flurstz. vermark. |
| ----- | Flurstz. unvermark. |
- Quelle: Auszug aus den Geobasisdaten der Niedersächsischen Vermessungs- und Katasterverwaltung

Bestand Leitungen

- | | | |
|---------------------|------------------|-------------|
| Hochspannung | Gasleitung | Beleuchtung |
| Mittelspannung | Brauchwasser | Drainage |
| Niederspannung | Trinkwasser | SW - Kanal |
| Deutsche Telekom | Fernmeldeleitung | RW - Kanal |
| Kabel Deutschland | Druckrohrleitung | MW - Kanal |
| Leerrohr/Schutzrohr | Fernwärme | |


Planung

- | | | |
|-------------------------|----------------|---------------------|
| Neubau | Poller | Beleuchtung |
| Höhen | Abfallkorb | Drainage |
| Rückbau | Sitzbank | SW - Kanal |
| Zaun | LP 4,5 m Höhe | Trinkwasser |
| Winkelstütze | LP 8,0 m Höhe | Fernmelde |
| Baum | Absenker / Abs | Druckrohrleitung |
| Straßenablauf | HB | Leerrohr/Schutzrohr |
| Hecke | TB | Fernwärme |
| Mauer | RdB | |
| Fallrohr | FB | |
| Planung Straßenbahn ICN | | |

LSA Planung (BERNARD Gruppe ZT GmbH)

- Kfz-Signalgeber ohne Maske am Mast
- Kfz-Signalgeber ohne Maske mit Kontrastblende am Ausleger
- Taster am Mast
- Kfz-Signalgeber mit Pfeilmaske
- Fußgänger-Signalgeber
- Fußgänger/Radfahrer-Signalgeber kombiniert
- Radfahrer-Signalgeber
- Blinker-Signalgeber
- Video (VDI) - Radardetektor (RDW)
- Meßfeld für Video - oder Radardetektor
- Induktionsschleife zur Anforderung
- Induktionsschleife im Gleisbereich
- Kabelzugkasten 70x70
- Abzweigkasten 65x45
- Abzweigkasten 30x30
- LSA-Rohranlage Planung

b	Anpassung Fußgängerführung Grevesmühlener Str.	03.07.2026	LBe / ND
a	Erstausgabe	27.05.2026	LBe / ND
Index	Beschreibung	Datum	bearb./gez.

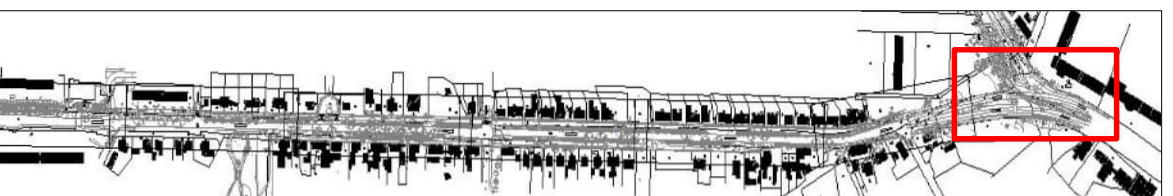

Koordinatensystem: GK 4	Höhensystem: DHH16 (Anpassung Stand Juli)		
Ausführungsunterlagenbearbeitung:	Bad Bevensen, 27. Mai 2026	Datum	Name
Ingenieurgesellschaft Heidt + Peters mbH		bearbeitet	27.05.2026 L. Behrens
Springenstraße 38 c 29223 Celle Fon (0 51 41) 93 88-0 Fax (0 51 41) 93 88-88 info@heidt-peters.de		gezeichnet	27.05.2026 N. Dreyer
		geprüft	
Auftraggeber:		Datum	Name
Landeshauptstadt Schwerin Fachdienst Verkehrsmanagement Am Packhof 2-6 19053 Schwerin		bearbeitet	
		gezeichnet	
		geprüft	

AUSFÜHRUNGSPLANUNG

Landeshauptstadt Schwerin Fachdienst Verkehrsmanagement Gadebuscher Straße / Knotenpunkt Lübecker Straße/ Gadebuscher Straße/ Grevesmühlener Straße	Unterlage / Blatt-Nr.: 16.1 / 7 Teillageplan 7 Kanalagepläne Maßstab: 1:250
---	--

Radverkehrsanlage Verkehrsknoten Lübecker Straße/ Gadebuscher Straße/ Grevesmühlener Straße

aufgestellt:	
den	
	zur Bauausführung freigegeben:
	Schwerin, den