


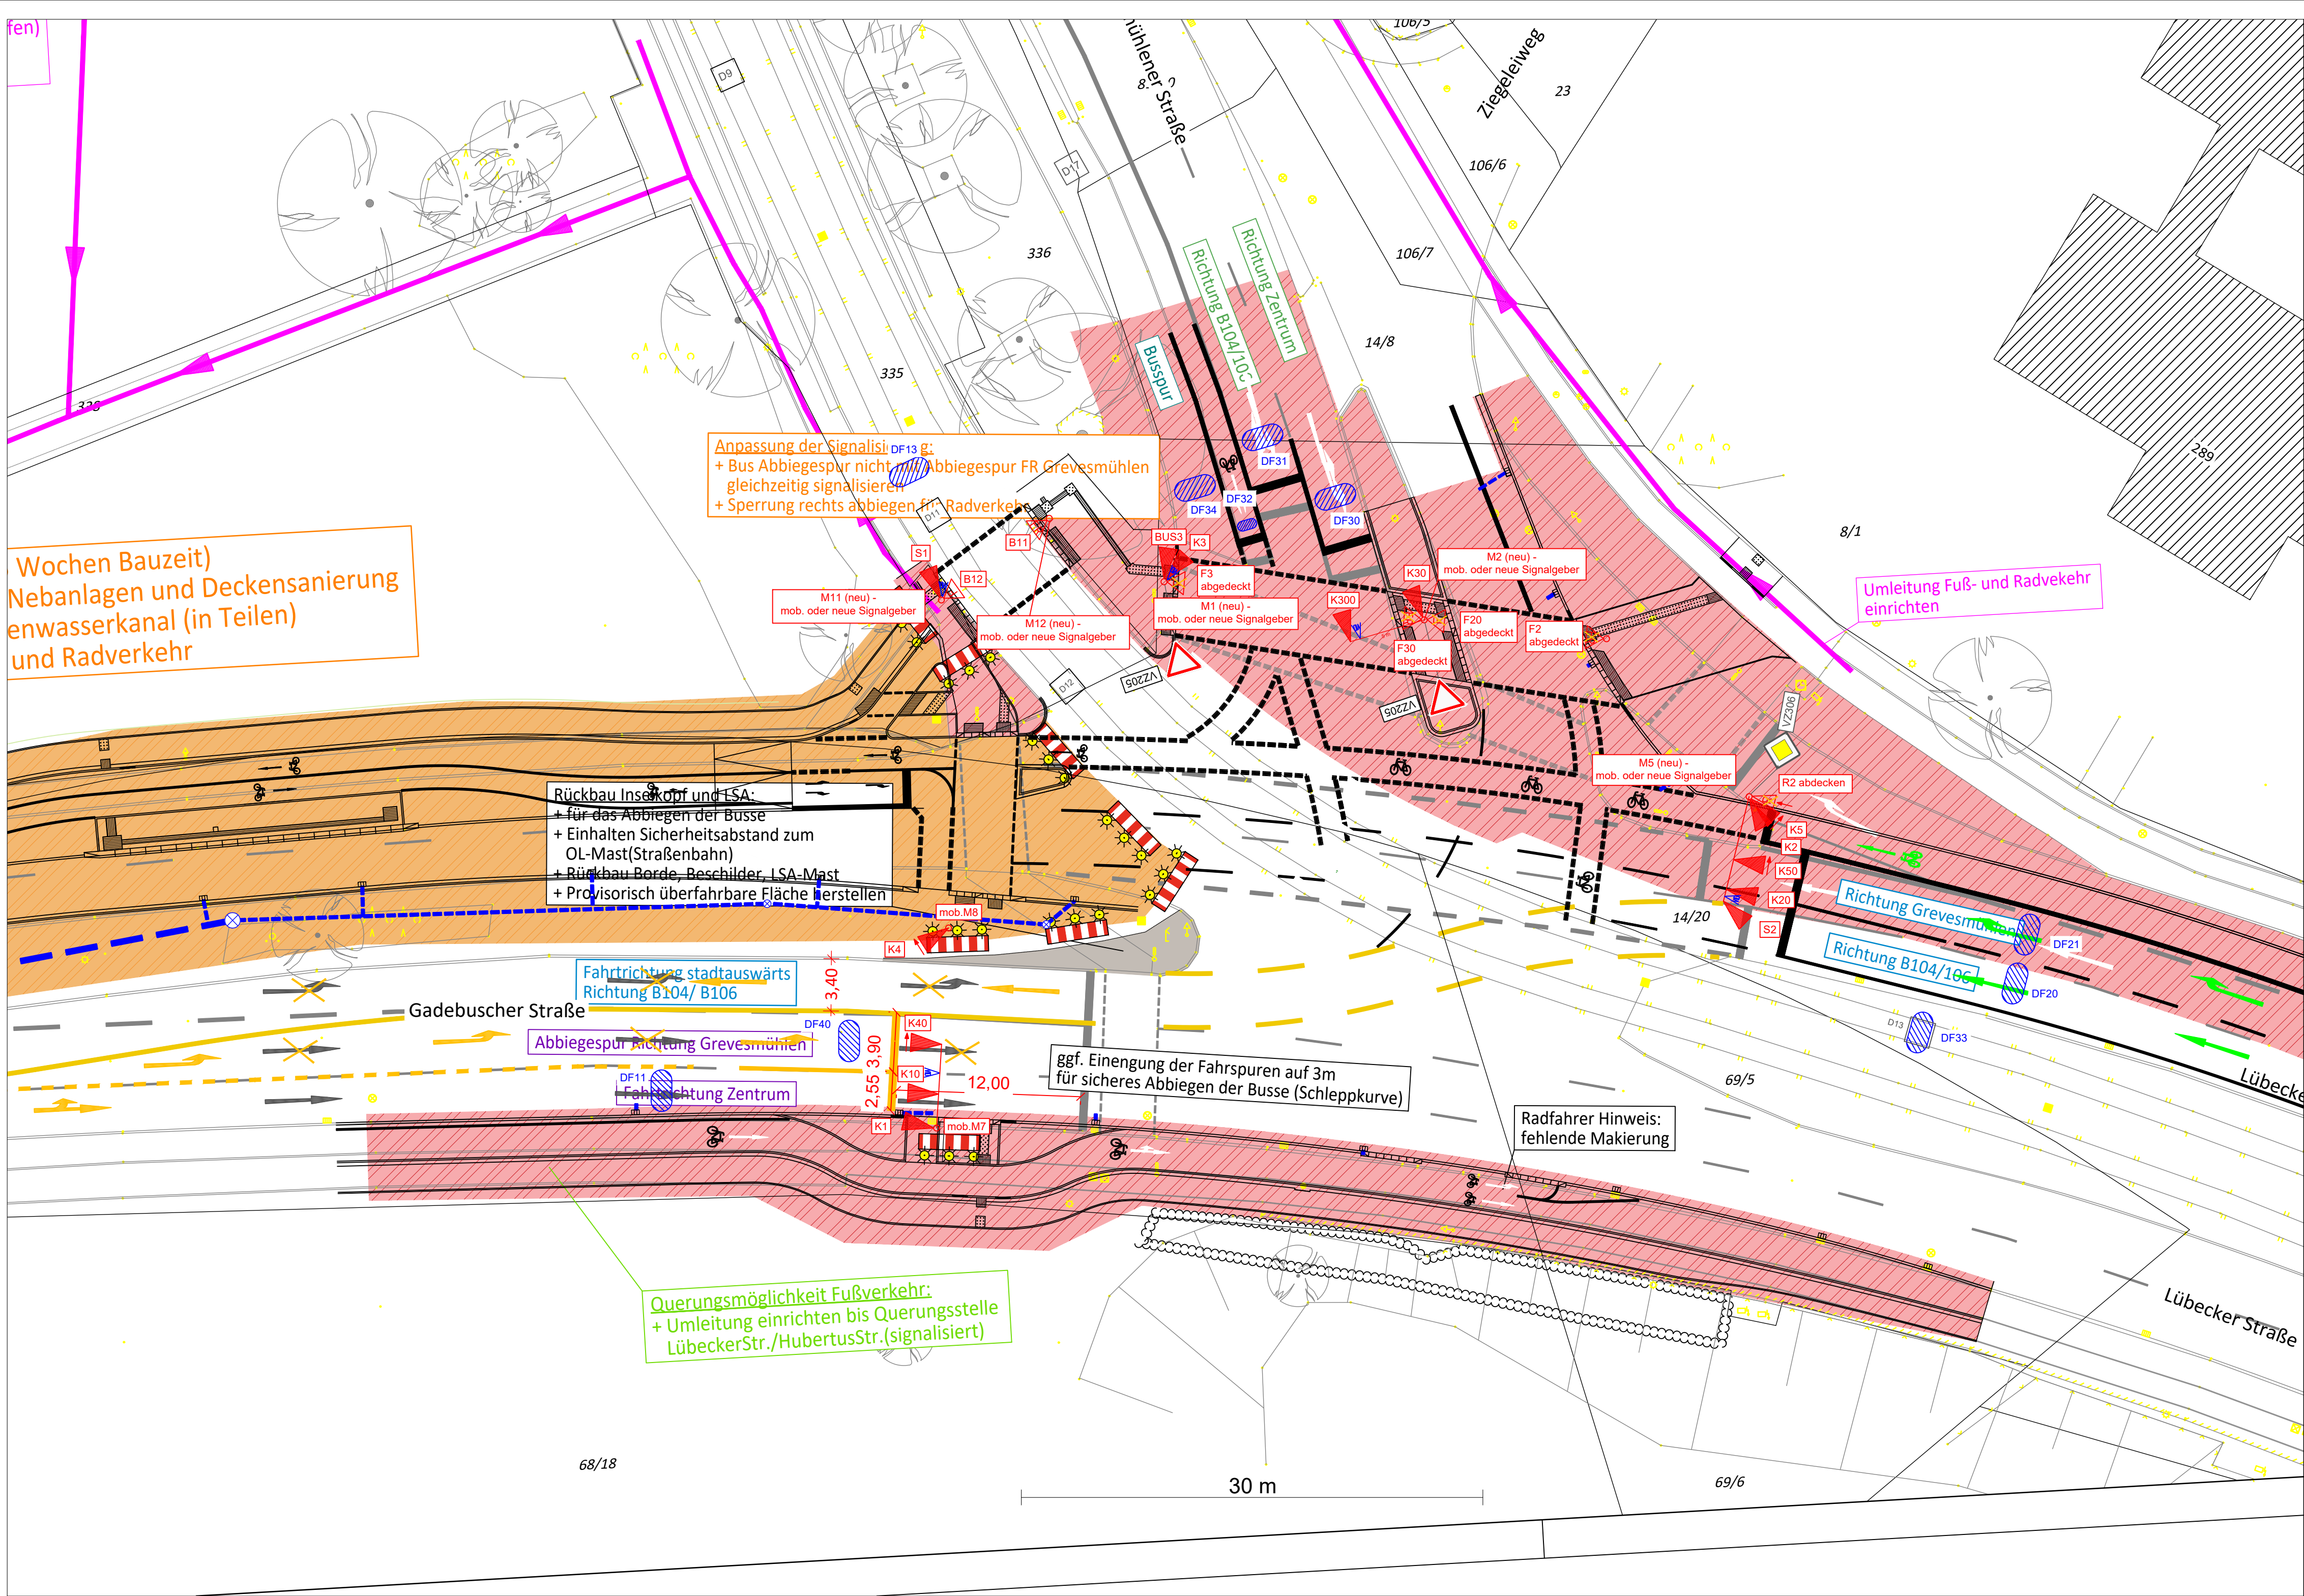

Legende für LSA-Ausrüstung
Während der Bauphase

- Kfz - Signalgeber ohne Maske am Mast
- Kfz - Signalgeber ohne Maske mit Kontrastblende am Ausleger
- Kfz - Signalgeber mit Pfeilmaske
- Taster am Mast
- Fußgänger Signalgeber
- Radar- / Videodetektor
- Detektionsfeld für Radar- / Videodetektor
- Induktionsschleife (Bestand)

01	LSA - Maststandort	09.07.2026	Y. Patel
Index	Beschreibung	Datum	bearb./gez.

Koordinatensystem: GK 4	Höhensystem: DHH16
Genehmigungsunterlagenbearbeitung: Magdeburg, 09. Juli, 2026	
BERNARD Gruppe ZT GmbH Beratende Ingenieure für Verkehrs- und Straßenwesen	Datum bearbeitet 22.05.2026 gezeichnet 22.05.2026 geprüft 22.05.2026
Schleierufer 18 39104 Magdeburg Tel.: +49 391 5096339-0 info@bernard-gruppe.com www.bernard-gruppe.com	Name Y. Patel Y. Patel F. Huber

Auftraggeber: Landeshauptstadt Schwerin Fachdienst Verkehrsmanagement Am Packhof 2-6 19053 Schwerin	Datum bearbeitet gezeichnet geprüft	Name
---	--	------

GENEHMIGUNGSPLANUNG

Landeshauptstadt Schwerin Fachdienst Verkehrsmanagement Gadebuscher Straße / Knotenpunkt Lübecker Straße/ Gadebuscher Straße/ Grevesmühlener Straße	Unterlage / Blatt-Nr.: 16.6 / 4 Signallageplan BPh 3 Maßstab: 1 : 500
---	---

Radverkehrsanlage Verkehrsknoten
Lübecker Straße/ Gadebuscher Straße/ Grevesmühlener Straße

aufgestellt:	
....., den	Gesehen und geprüft:
	Schwerin, den