


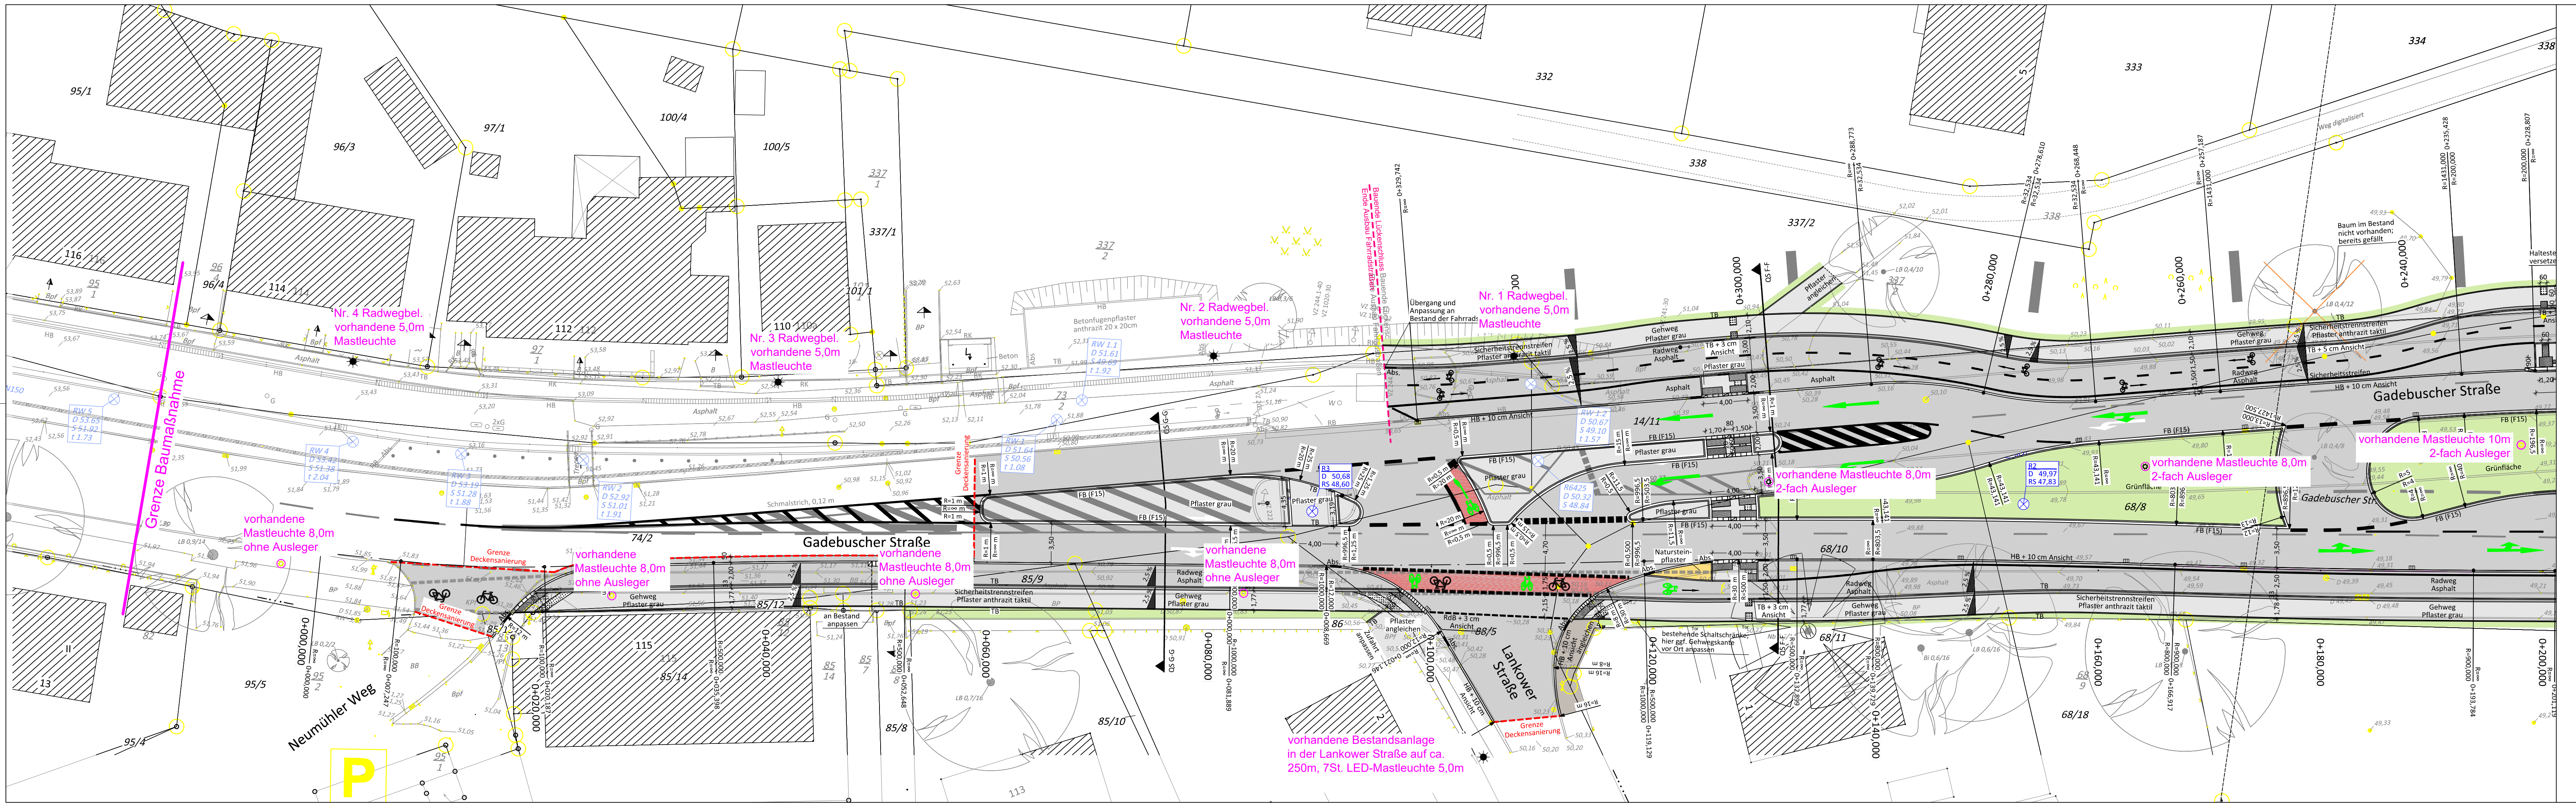

Planungsgrundlage basiert auf der Entwurfsplanung zur Radverkehrsführung am Knotenpunkt aufgestellt durch das Ingenieurbüro Bauwas GmbH im Jahr 2020

N

Plangrundlage: IB Heidt+Peters - Planstand: 260519_50-KP-TLP6-b, 19.05.2026

Koordinatensystem: GK 4

Höhenystem: DHH16 (Anpassung Stand Juli)

Ausführungsunterlagen:
bearbeitung - Beleuchtung:

Schwerin, 06.11.2025

Datum

Name

Ingenieurbüro Frank Dieball
Planung • Beratung • Bauüberwachung

ANNSCHRIFT: Turower Ring 2, 19057 Schwerin

TELEFON: 0385 / 76 19 42 50

FAX: 0385 / 76 10 42 58

E-MAIL: info@dieball-ingenieure.de

bearbeitet

05.06.26

F. Dieball

gezeichnet

05.06.26

M. Orseszki

geprüft

Auftraggeber:

Landeshauptstadt Schwerin
Fachdienst Verkehrsmanagement
Am Packhof 2-6
19053 Schwerin

Datum

Name

bearbeitet

gezeichnet

geprüft

a

Einarbeitung der freigegebenen Lagepläne für die Ausführung von Heidt+Peters

22.05.2026

M.O. / F.D

Index

Beschreibung

Datum

bearb./gez.

AUSFÜHRUNGSSPLANUNG

Landeshauptstadt Schwerin
Fachdienst Verkehrsmanagement
Gadebuscher Straße / Knotenpunkt
Lübecker Straße/ Gadebuscher Straße/ Grevesmühlener Straße

Unterlage / Blatt-Nr.: 16.5 / 6.1
Teillageplan 6
Beleuchtungssystem
Bestand 1/3
Maßstab: 1 : 250

Radverkehrsanlage Verkehrsknoten
Lübecker Straße/ Gadebuscher Straße/ Grevesmühlener Straße

aufgestellt:

den

zur Bauausführung freigegeben:

Schwerin, den

Zeichenerklärung

Bestand / Vermessung

LSA Planung (BERNARD Gruppe ZT GmbH)

Planung Oberflächen

Mauer

Zaun

Mauer m. Zaun

Böschung

Baum

Schaltkasten

Überflurhydrant

Fahnenmast

Denkmal

Gittermast

Höhenbolzen

Sitzbank

Abfallkorb

Hecke

Busch

Geländehöhen

Wasserspiegel

Zufahrt / Zugang

Holzstamm

Stahlbetonmast

Polygonpunkt m. Nr.

Hochspannungslg.

RW - Auslauf

Straßenablauf

Schieber

Hausanschlußventil

Findling

Richtungsweiser

Hinweistafel

Ortschild

Verkehrsschild

Verkehrssampel

Haltestelle

Leuchte

Schacht

Absenker / Abs

Hochbord

Tiefbord

Rundbord

Rasenbord

Flachbord

Abfallkorb

Sitzbank

LP 4,5 m Höhe

LP 8,0 m Höhe

Absenker / Abs

Hochbord

Tiefbord

Rundbord

RaB

Rasenbord

Flachbord

Bankett

Mulde

Grünfläche

Böschung

Wasserfläche

Schotter

Gebäude

Neubau

Höhen

Rückbau

Zaun

Winkelstütze

Baum

Straßenablauf

Hecke

Mauer

Fallrohr

Poller

Abfallkorb

Sitzbank

LP 4,5 m Höhe

LP 8,0 m Höhe

Absenker / Abs

Hochbord

Tiefbord

Rundbord

RaB

Rasenbord

Flachbord

Bankett

Mulde

Grünfläche

Böschung

Wasserfläche

Schotter

Gebäude

Kfs-Signalgeber ohne Maske am Mast

Kfs-Signalgeber ohne Maske mit Kontrastblende am Ausleger

Taster am Mast

Kfs-Signalgeber mit Pfeilmärke

Fußgänger-Signalgeber

Fußgänger/Radfahrer-Signalgeber kombiniert

Radfahrer-Signalgeber

Blinker-Signalgeber

Video (VDR) - Radardetektor (RDR)

Mießfeld für Video - oder Radardetektor

Induktionsschleife zur Anforderung

Induktionsschleife im Gleisbereich

Kabelschacht 70x70

Abzweigkasten 65x45

Abzweigkasten 30x30

LSA-Rohranlage Planung

Naturstein-Klein

Asphalt

Asphalt mit roter Markierung

Gosse/Rinne

Beton

Bankett

Mulde

Grünfläche

Böschung

Wasserfläche

Schotter

Gebäude

Pflaster (rot)

Pflaster (braun)

Pflaster (grau)

Pflaster (anthrazit)

Naturstein-Groß

Naturstein-Klein

Asphalt

Asphalt mit roter Markierung

Gosse/Rinne

Beton

Bankett

Mulde

Grünfläche

Böschung

Wasserfläche

Schotter

Gebäude

Planung Oberflächen

Pflaster (rot)

Pflaster (braun)

Pflaster (grau)

Pflaster (anthrazit)

Naturstein-Groß

Naturstein-Klein

Asphalt

Asphalt mit roter Markierung

Gosse/Rinne

Beton

Bankett

Mulde

Grünfläche

Böschung

Wasserfläche

Schotter

Gebäude

Planung

Neubau

Höhen

Rückbau

Zaun

Winkelstütze

Baum

Straßenablauf

Hecke

Mauer

Fallrohr

Poller

Abfallkorb

Sitzbank

LP 4,5 m Höhe

LP 8,0 m Höhe

Absenker / Abs

Hochbord

Tiefbord

Rundbord

RaB

Rasenbord

Flachbord

Bankett

Mulde

Grünfläche

Böschung

Wasserfläche

Schotter

Gebäude

LEGENDE - Elektro Bestand

vorhandene technische Leuchte, LPH 5,0m

vorhandene Mastleuchte, LPH 8,0m bzw LPH 10m 1-fach bzw. 2-fach Ausleger

vorhandenes Leuchtersystem NVS nicht Bestandteil der Baumaßnahme, LPH ca. 3,5m, ohne Ausleger

vorhandenen Straßenbeleuchtungsverteiler (SBV) Nr. 174 & 173