


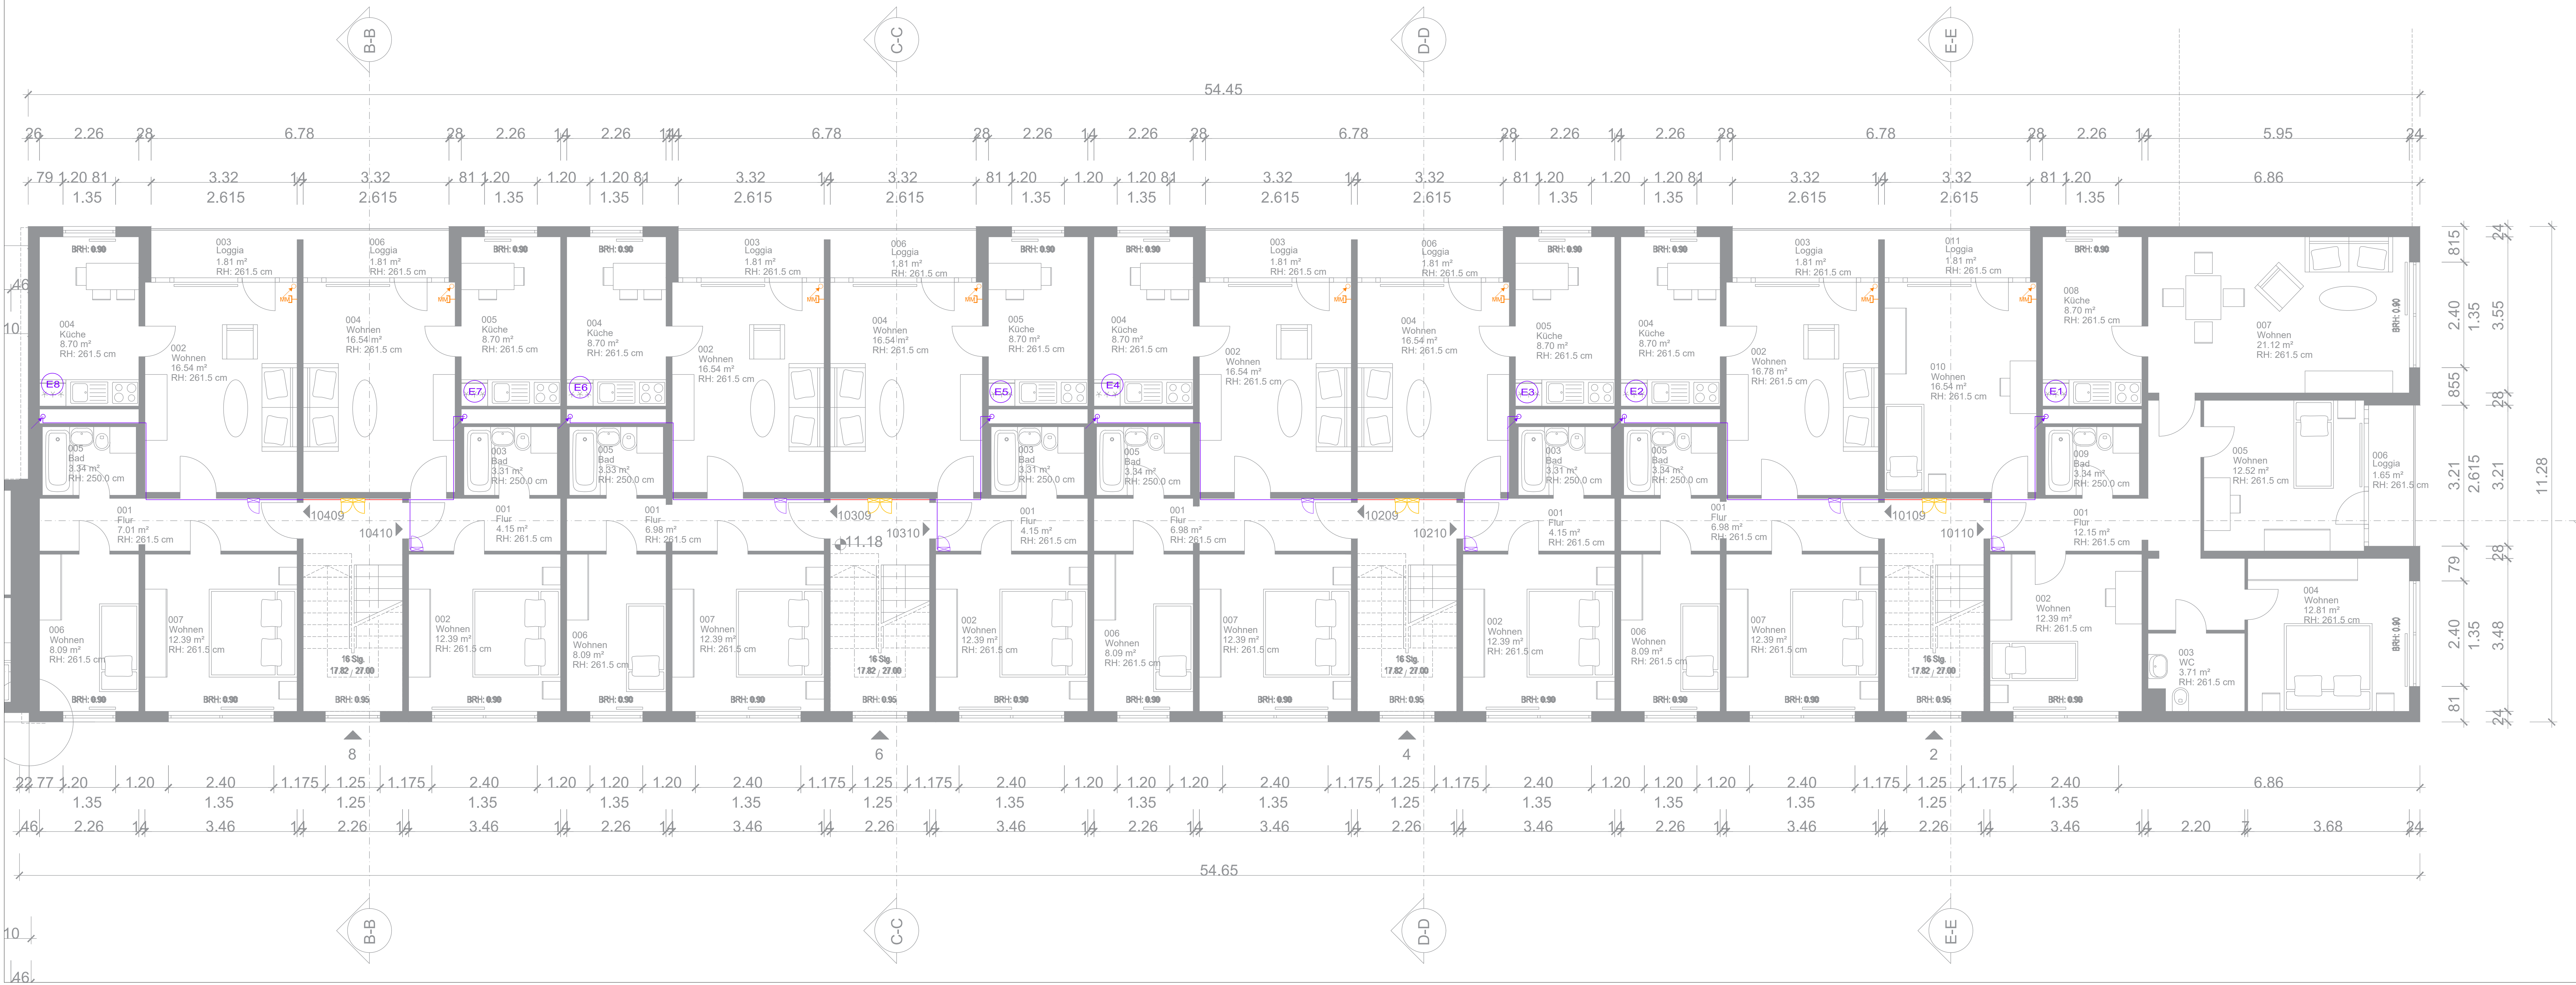

Rohrdämmung und allgemeine Bemerkungen

Alle Bauteile sind vom Baukörper schallentkoppelt zu installieren. Alle Rohrleitungen sind entsprechend der gültigen EnEV mit strapazierfähiger Oberfläche zu isolieren! Brandschutzvorschriften nach DIN 4102 sind zu beachten! Mindestisolierstärken der EnEV sind einzuhalten! Sämtliche Wasserinstallationen müssen nach DIN 4109/A1 die Mindestanforderungen nach Schallschutzstufe I (Sst I) erfüllen.

Hinweise zur Ausführung

Vor Montagebeginn ist zwischen allen Installationsfirmen (H-L-S-E) eine Aufteilung und Absprache gemäß Zeichnungen der zur Verfügung stehenden Leitungswege und Installationsschächten vorzunehmen. Bei Nichtbeachtung gehen die erforderlichen Änderungsarbeiten zu Lasten der jeweiligen Ausführungsfirma. Die Schall- und Brandschutzvorschriften sind zu beachten!

Alle Maßnahmen in der Zeichnung, sowie die Mengen der Ausschreibung sind am Bau bzw. vor Ort zu prüfen! Es sind die techn. Erläuterungen der Ausschreibung und Absprache bzw. Protokolle der Bauleitung/Bauberatungen zu berücksichtigen!

Bemerkungen

Alle Leitungen sind an geeigneter Stelle mit zugänglichen Entleerungs-, bzw. Entlüftungsvorrichtungen sowie mit Absperreinrichtungen zu versehen. An allen Leitungen sind Längenausdehnung, -kompensation und Schallentkopplung zu berücksichtigen. Wand- & Deckendurchbrüche sind brandschutzgerecht zu verlegen. Elektrische Anlagen und Komponenten sind gegen Leckwasser, Schwitzwasser und anderen Beeinflussungen zu schützen. Durch die gewählte Trassenlage ist, wenn erforderlich, eine Leckwanne mit Entleerung in das Schmutzwassersystem zu errichten. Mögliche Schnittpunkte mit anderen Gewerken wie Dachdecker, Trockenbau, Elektro usw. sind untereinander zu kommunizieren. Alle Leitungen sind frostgeschützt zu verlegen. Notwendige Schutzmaßnahmen sind einzuarbeiten.

Alle Maße sind vor Ort/am Bau zu Prüfen und alle Abweichungen sind mit der Bauleitung zu klären.

Urheberrechtlich geschützt nach UrhG §2 und §31				
-	-	-	-	-
Index	Datum	gezeichnet	Änderung	Veranlasser
Achtung! Alle Maße sind vor Ort zu überprüfen!				

Projekt:

**Sanierung/Modernisierung
Hamburger Allee 2-8
19063 Schwerin**

Leistungsphase:

Ausführungsplanung

Planinhalt:

**Grundriss 4. Obergeschoss
Elektroinstallation**

Plan - Nummer: 26008_ELT_5_GR_2-8_4OG_-... Maßstab: 1:50 Projektnr.: 26008

Grundriss XRef: Plannummer:

Planverfasser:
TPN
Technisches Projektmanagement Nord GmbH
Eckdrift 97
19061 Schwerin
Tel.: 0385 4774 14-0
info@tpn-ingbuero.de

Bauherr:
WGS - Wohnungsgesellschaft Schwerin mbH
Geschwister - Scholl - Straße 3 - 5
19053 Schwerin

Schwerin, den 24.07.2026

....., den.....

Erstauslieferung	Datum:	Name:
gezeichnet:	24.07.2026	Hagen
geprüft:	24.07.2026	Gruschow

Legende Elektroinstallation

- Steigleitung abgehend, durchgehend, ankommend Starkstrom
- Steigleitung abgehend, durchgehend, ankommend Schwachstrom
- Kabeltrasse
- Kabeltrasse Schwachstrom
- Bezeichnung Steigpunkt
- Zählerplatz
- Hausanschlusskasten
- Multimediaverteiler
- Multimedia - Dose
- Unterverteilung Abbruch
- Unterverteilung
- Leitungsverlauf
- Leitungsverlauf Brandschutz