


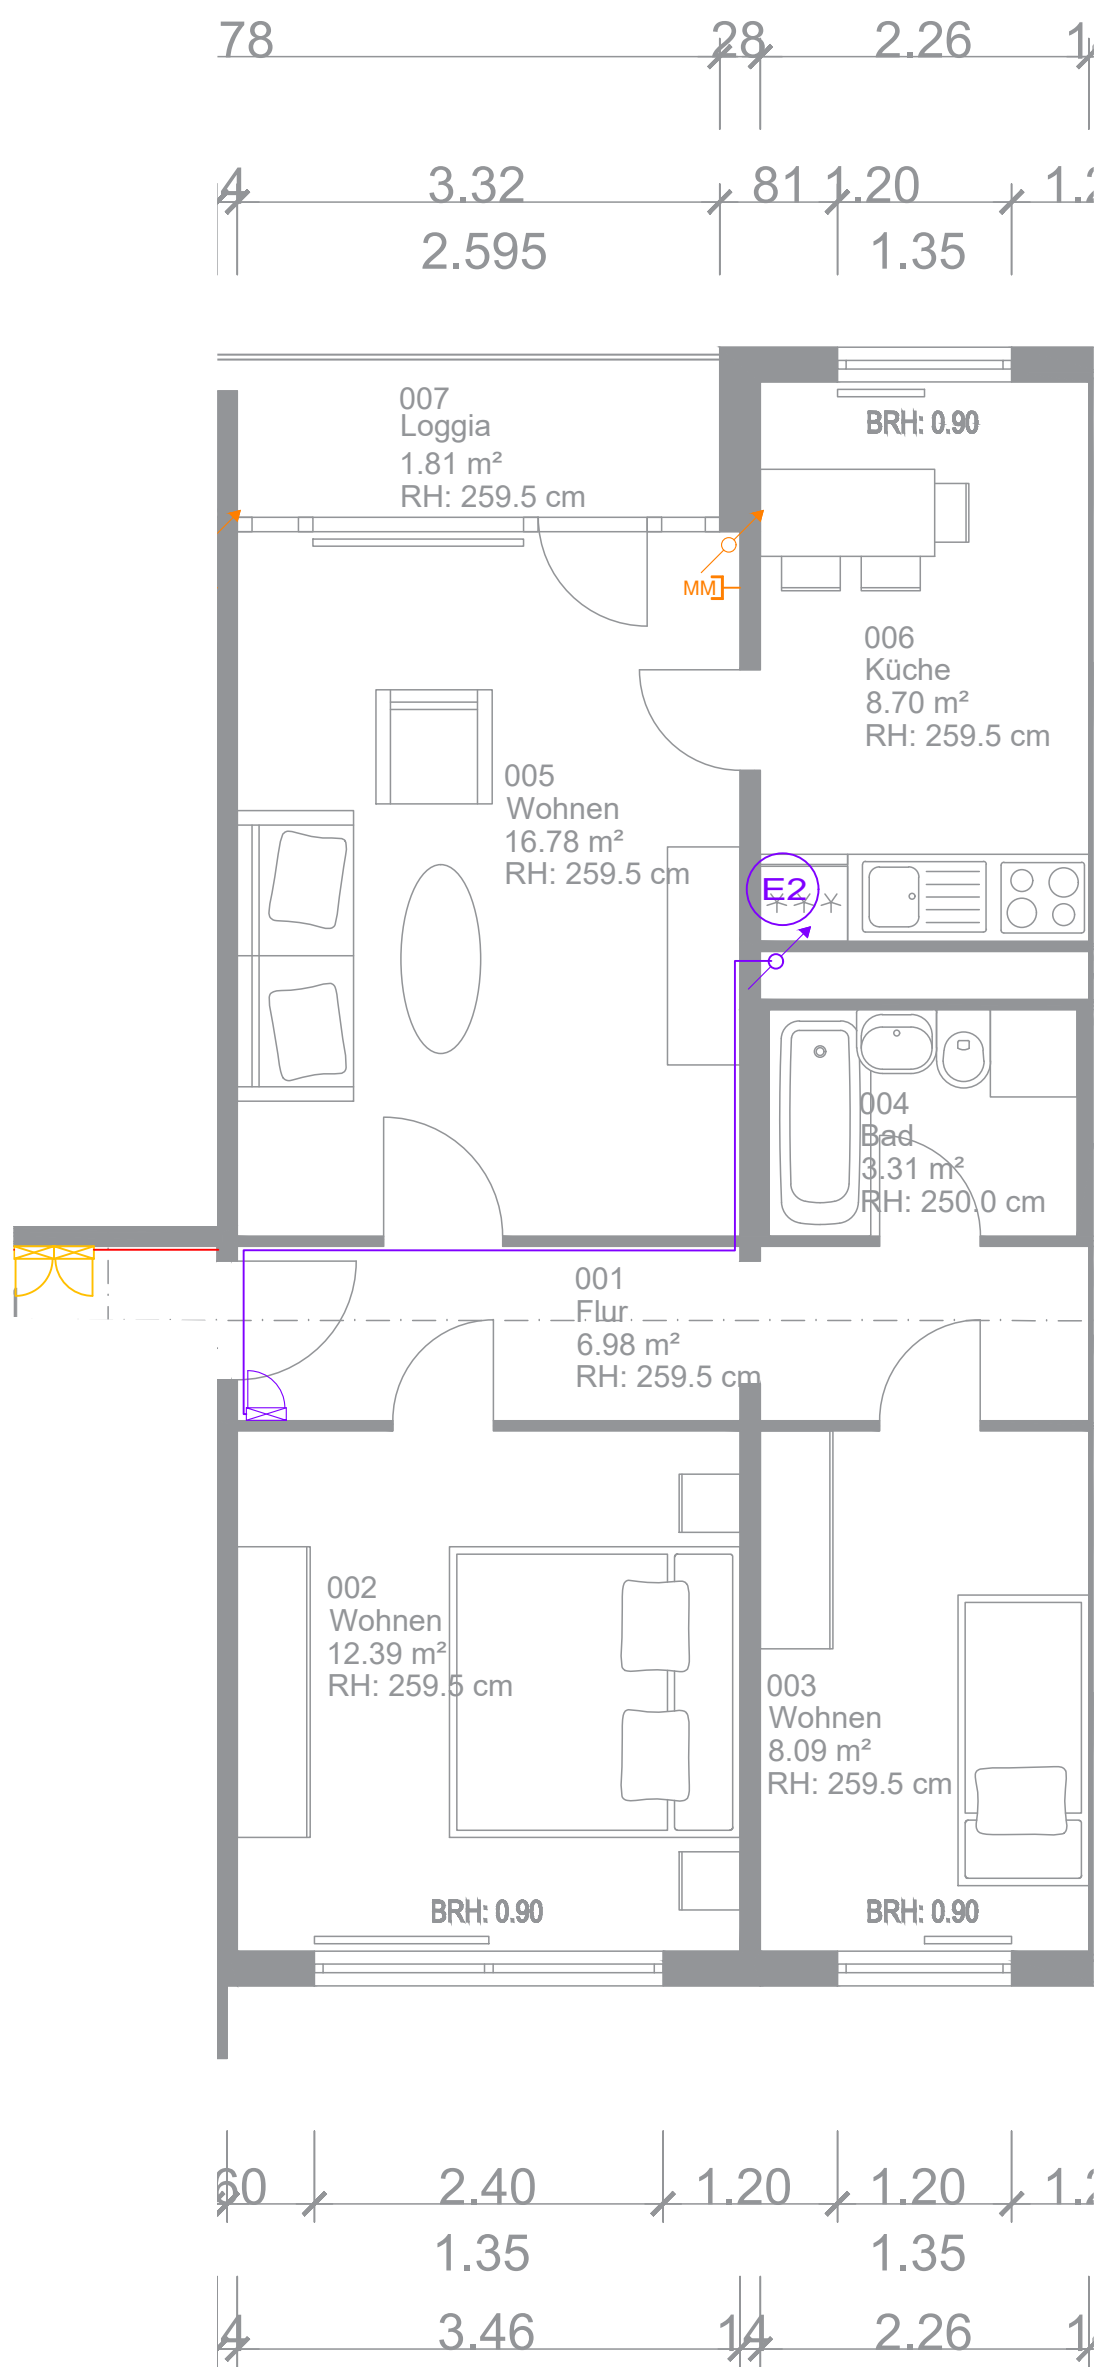

Legende Elektroinstallation

Steigleitung abgehend, durchgehend, ankommend Starkstrom

Steigleitung abgehend, durchgehend, ankommend Schwachstrom

Kabeltrasse

Kabeltrasse Schwachstrom

Bezeichnung Steigepunkt

Zählerplatz

Hausanschlusskasten

Multimediaverteiler

Multimedia - Dose

Unterverteilung Abbruch

Unterverteilung

Leitungsverlauf

Leitungsverlauf Brandschutz

Urheberrechtlich geschützt nach UrhG §2 und §31

-	-	-	-	-
Index	Datum	gezeichnet	Änderung	Veranlasser

Achtung! Alle Maße sind vor Ort zu überprüfen!

Projekt:

Sanierung/Modernisierung
Hamburger Allee 2-8
19063 Schwerin

Leistungsphase:

Ausführungsplanung

Planinhalt:

Grundriss 3 - Raumwohnung
Elektroinstallation

Plan - Nummer: 26008_ELT_5_GR_3 Raum-WE_-	Maßstab: 1:50	Projektnr.: 26008
---	---------------	-------------------

Grundriss XRef:	Plannummer:
-----------------	-------------

Planverfasser:

TPN
Technisches Projektmanagement Nord GmbH
Eckdrift 97
19061 Schwerin
Tel.: 0385 4774 14-0
info@tpn-ingbuero.de

Bauherr:

WGS - Wohnungsgesellschaft Schwerin mbH
Geschwister - Scholl - Straße 3 - 5
19053 Schwerin

Schwerin, den 24.07.2026

....., den.....

Erstauslieferung	Datum:	Name:
gezeichnet:	24.07.2026	Hagen
geprüft:	24.07.2026	Grüschow