


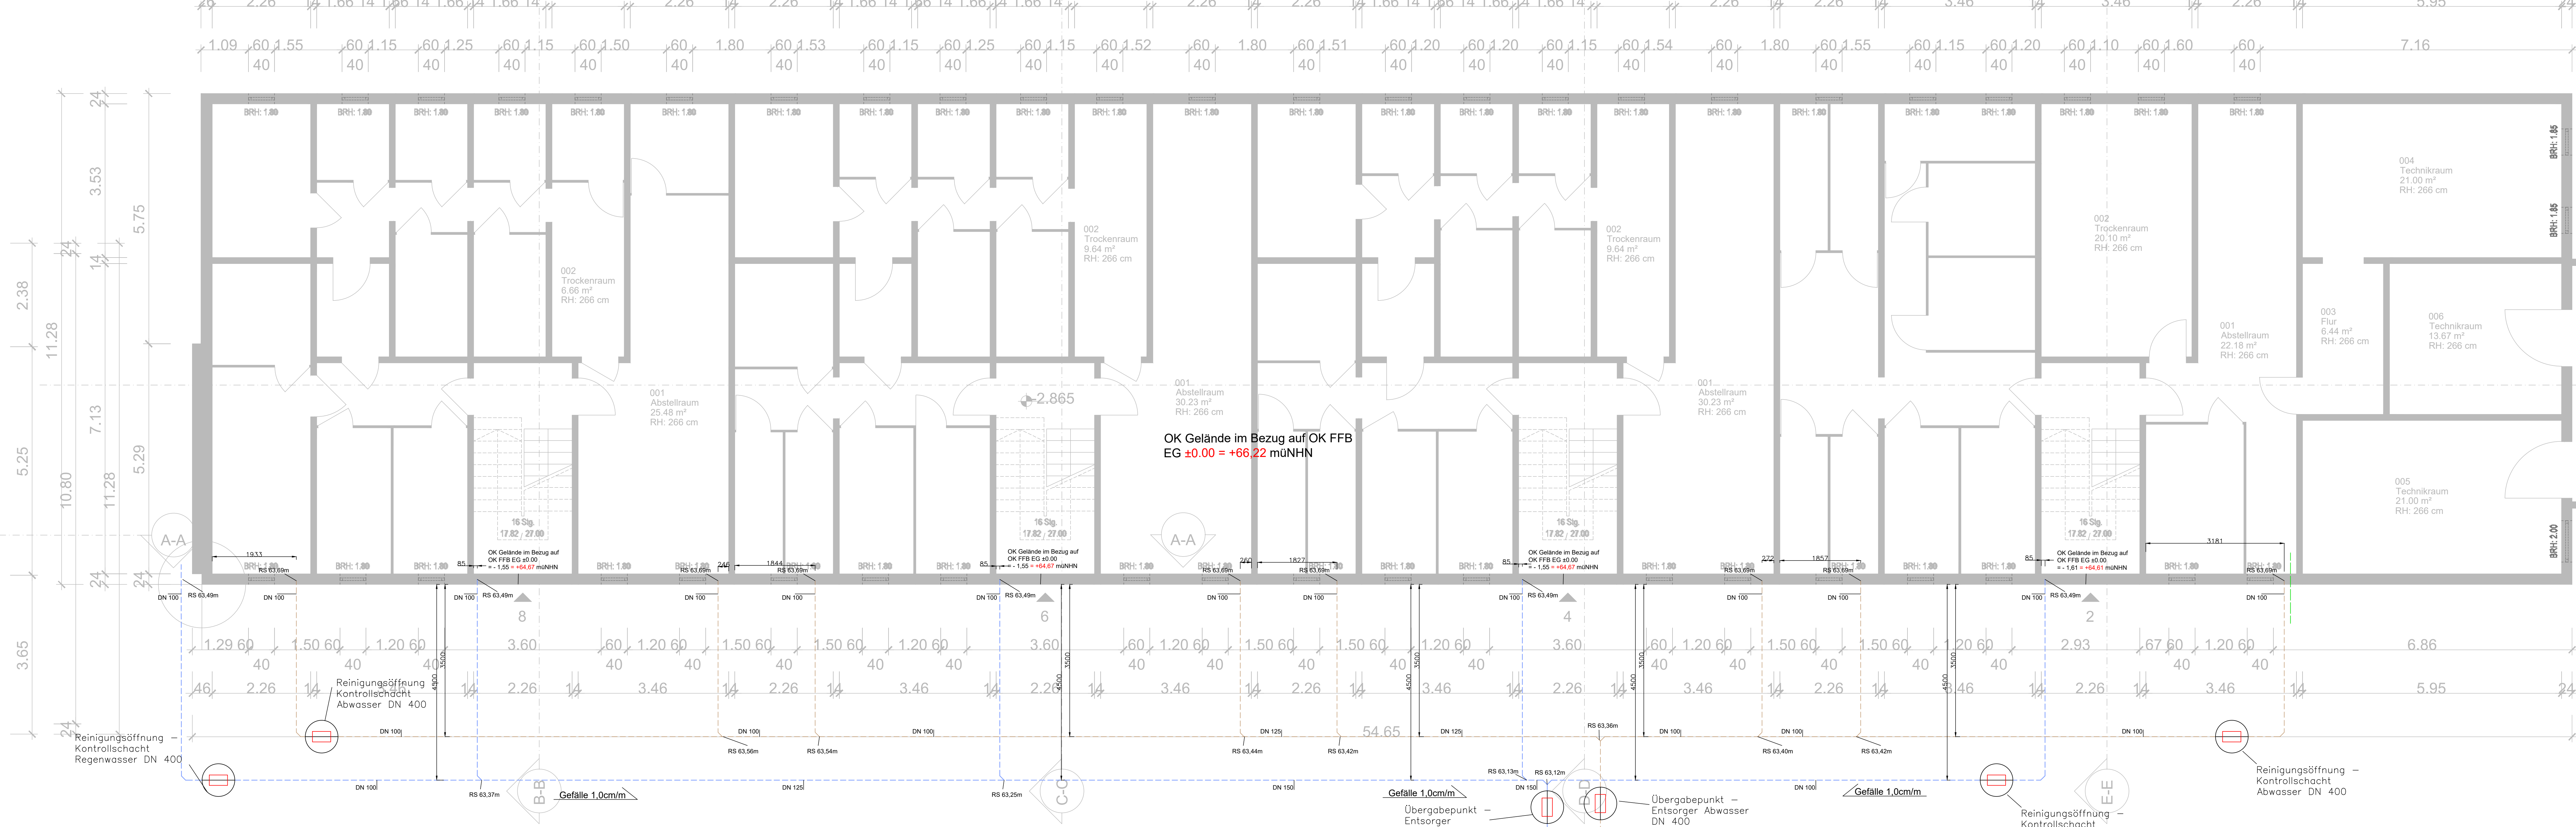

OK Gelände im Bezug auf OK FFB
EG ±0.00 = +66.22 müNHN

Übergabepunkt – Entsorger Abwasser DN 400
RS = 63,11 müNHN

Übergabepunkt – Entsorger Abwasser DN 400
RS = 63,35 müNHN

Legende Ab- u. Regenwasser Grundleitungen

- Fußbodenablauf
- Strangnummerierung
- RS: 2,40** Rohrsohle bezogen 62,01 m ü. NHN
- RL: 2m** ca. Rohrlänge [m]
- Leistungsgrenze Gewerk HLS
- Schacht mit Revisionsöffnung
- Fettabscheider Erdbinbau
- Hebeanlage Erdbinbau
- RW-Grundleitung
- Schmutzwasser
- SW-Grundleitung
- SW-Grundleitung
- SW-Grundleitung

Planinhalt: Grundriss - Kellergeschoss Grundleitungsplan

Plan - Nummer: 26008_410_5_GL_02-08_KG_... Maßstab: 1:50 ProjektNr.: 26008

Grundriss XRef: Plannummer:

Planverfasser: TPN Technisches Projektmanagement Nord GmbH Eckdrift 97 19061 Schwerin Tel.: 0395 4774 14-0 info@tpn-ingbuero.de

Bauherr: WGS - Wohnungsgesellschaft Schwerin mbH Geschwister - Scholl - Straße 3 - 5 19063 Schwerin

Schwerin, den den.....

Erstauslieferung Datum: 24.07.2026 Name: Profrock
gezeichnet: 24.07.2026
geprüft: 24.07.2026 Sernau

Rohrdämmung und allgemeine Bemerkungen

Alle Bauteile sind vom Baukörper schallentkoppelt zu installieren. Alle Rohrleitungen sind entsprechend der gültigen enEV mit strapazierfähiger Oberfläche zu isolieren! Brandschutzvorschriften nach DIN 4102 sind zu beachten! Mindestisolerstärken der enEV sind einzuhalten! Sämtliche Wasserinstallationen müssen nach DIN 4109/A1 die Mindestanforderungen nach Schallschutzstufe I (Sst I) erfüllen.

Hinweise zur Ausführung

Vor Montagebeginn ist zwischen allen Installationsfirmen (H-L-S-E) eine Aufteilung und Absprache gemäß Zeichnungen der zur Verfügung stehenden Leitungswege und Installationsschächten vorzunehmen. Bei Nichtbeachtung gehen die erforderlichen Änderungsarbeiten zu Lasten der jeweiligen Ausführungsfirma. Die Schall- und Brandschutzvorschriften sind zu beachten!

Alle Maßnahmen in der Zeichnung, sowie die Mengen der Ausschreibung sind am Bau bzw. vor Ort zu prüfen! Es sind die techn. Erläuterungen der Ausschreibung und Absprache bzw. Protokolle der Bauleitung/Bauberatungen zu berücksichtigen!

Bemerkungen

Alle Leitungen sind an geeigneter Stelle mit zugänglichen Entleerungs-, bzw. Entlüftungsvorrichtungen sowie mit Absperrvorrichtungen zu versehen. An allen Leitungen sind Längenausdehnung, -kompensation und Schallentkopplung zu berücksichtigen. Wand- & Deckendurchbrüche sind brandschutzgerecht zu verlegen. Elektrische Anlagen und Komponenten sind gegen Leckwasser, Schwitzwasser und anderen Beeinflussungen zu schützen. Durch die gewählte Trassenlage ist, wenn erforderlich, eine Leckwanne mit Entleerung in das Schmutzwassersystem zu errichten. Mögliche Schnittpunkte mit anderen Gewerken wie Dachdecker, Trockenbau, Elektro usw. sind untereinander zu kommunizieren. Alle Leitungen sind frostgeschützt zu verlegen. Notwendige Schutzmaßnahmen sind einzuarbeiten.

Alle Maße sind vor Ort/am Bau zu Prüfen und alle Abweichungen sind mit der Bauleitung zu klären.

Urheberrechtlich geschützt nach UrhG §2 und §31				
-	-	-	-	-
Index	Datum	gezeichnet	Änderung	Veranlasser
Achtung! Alle Maße sind vor Ort zu überprüfen!				
Projekt:				
Sanierung/Modernisierung Hamburger Allee 02-08 19063 Schwerin				
Leistungsphase:				
Ausführungsplanung				
Planinhalt:				
Grundriss - Kellergeschoss Grundleitungsplan				
Plan - Nummer: 26008_410_5_GL_02-08_KG_..-		Maßstab: 1:50		ProjektNr.: 26008
Grundriss XRef:		Plannummer:		
Planverfasser:		Bauherr:		
TPN Technisches Projektmanagement Nord GmbH Eckdrift 97 19061 Schwerin Tel.: 0395 4774 14-0 info@tpn-ingbuero.de		WGS - Wohnungsgesellschaft Schwerin mbH Geschwister - Scholl - Straße 3 - 5 19063 Schwerin		
Schwerin, den		, den.....		
Erstauslieferung		Datum:		Name:
gezeichnet:		24.07.2026		Profrock
geprüft:		24.07.2026		Sernau