
 
 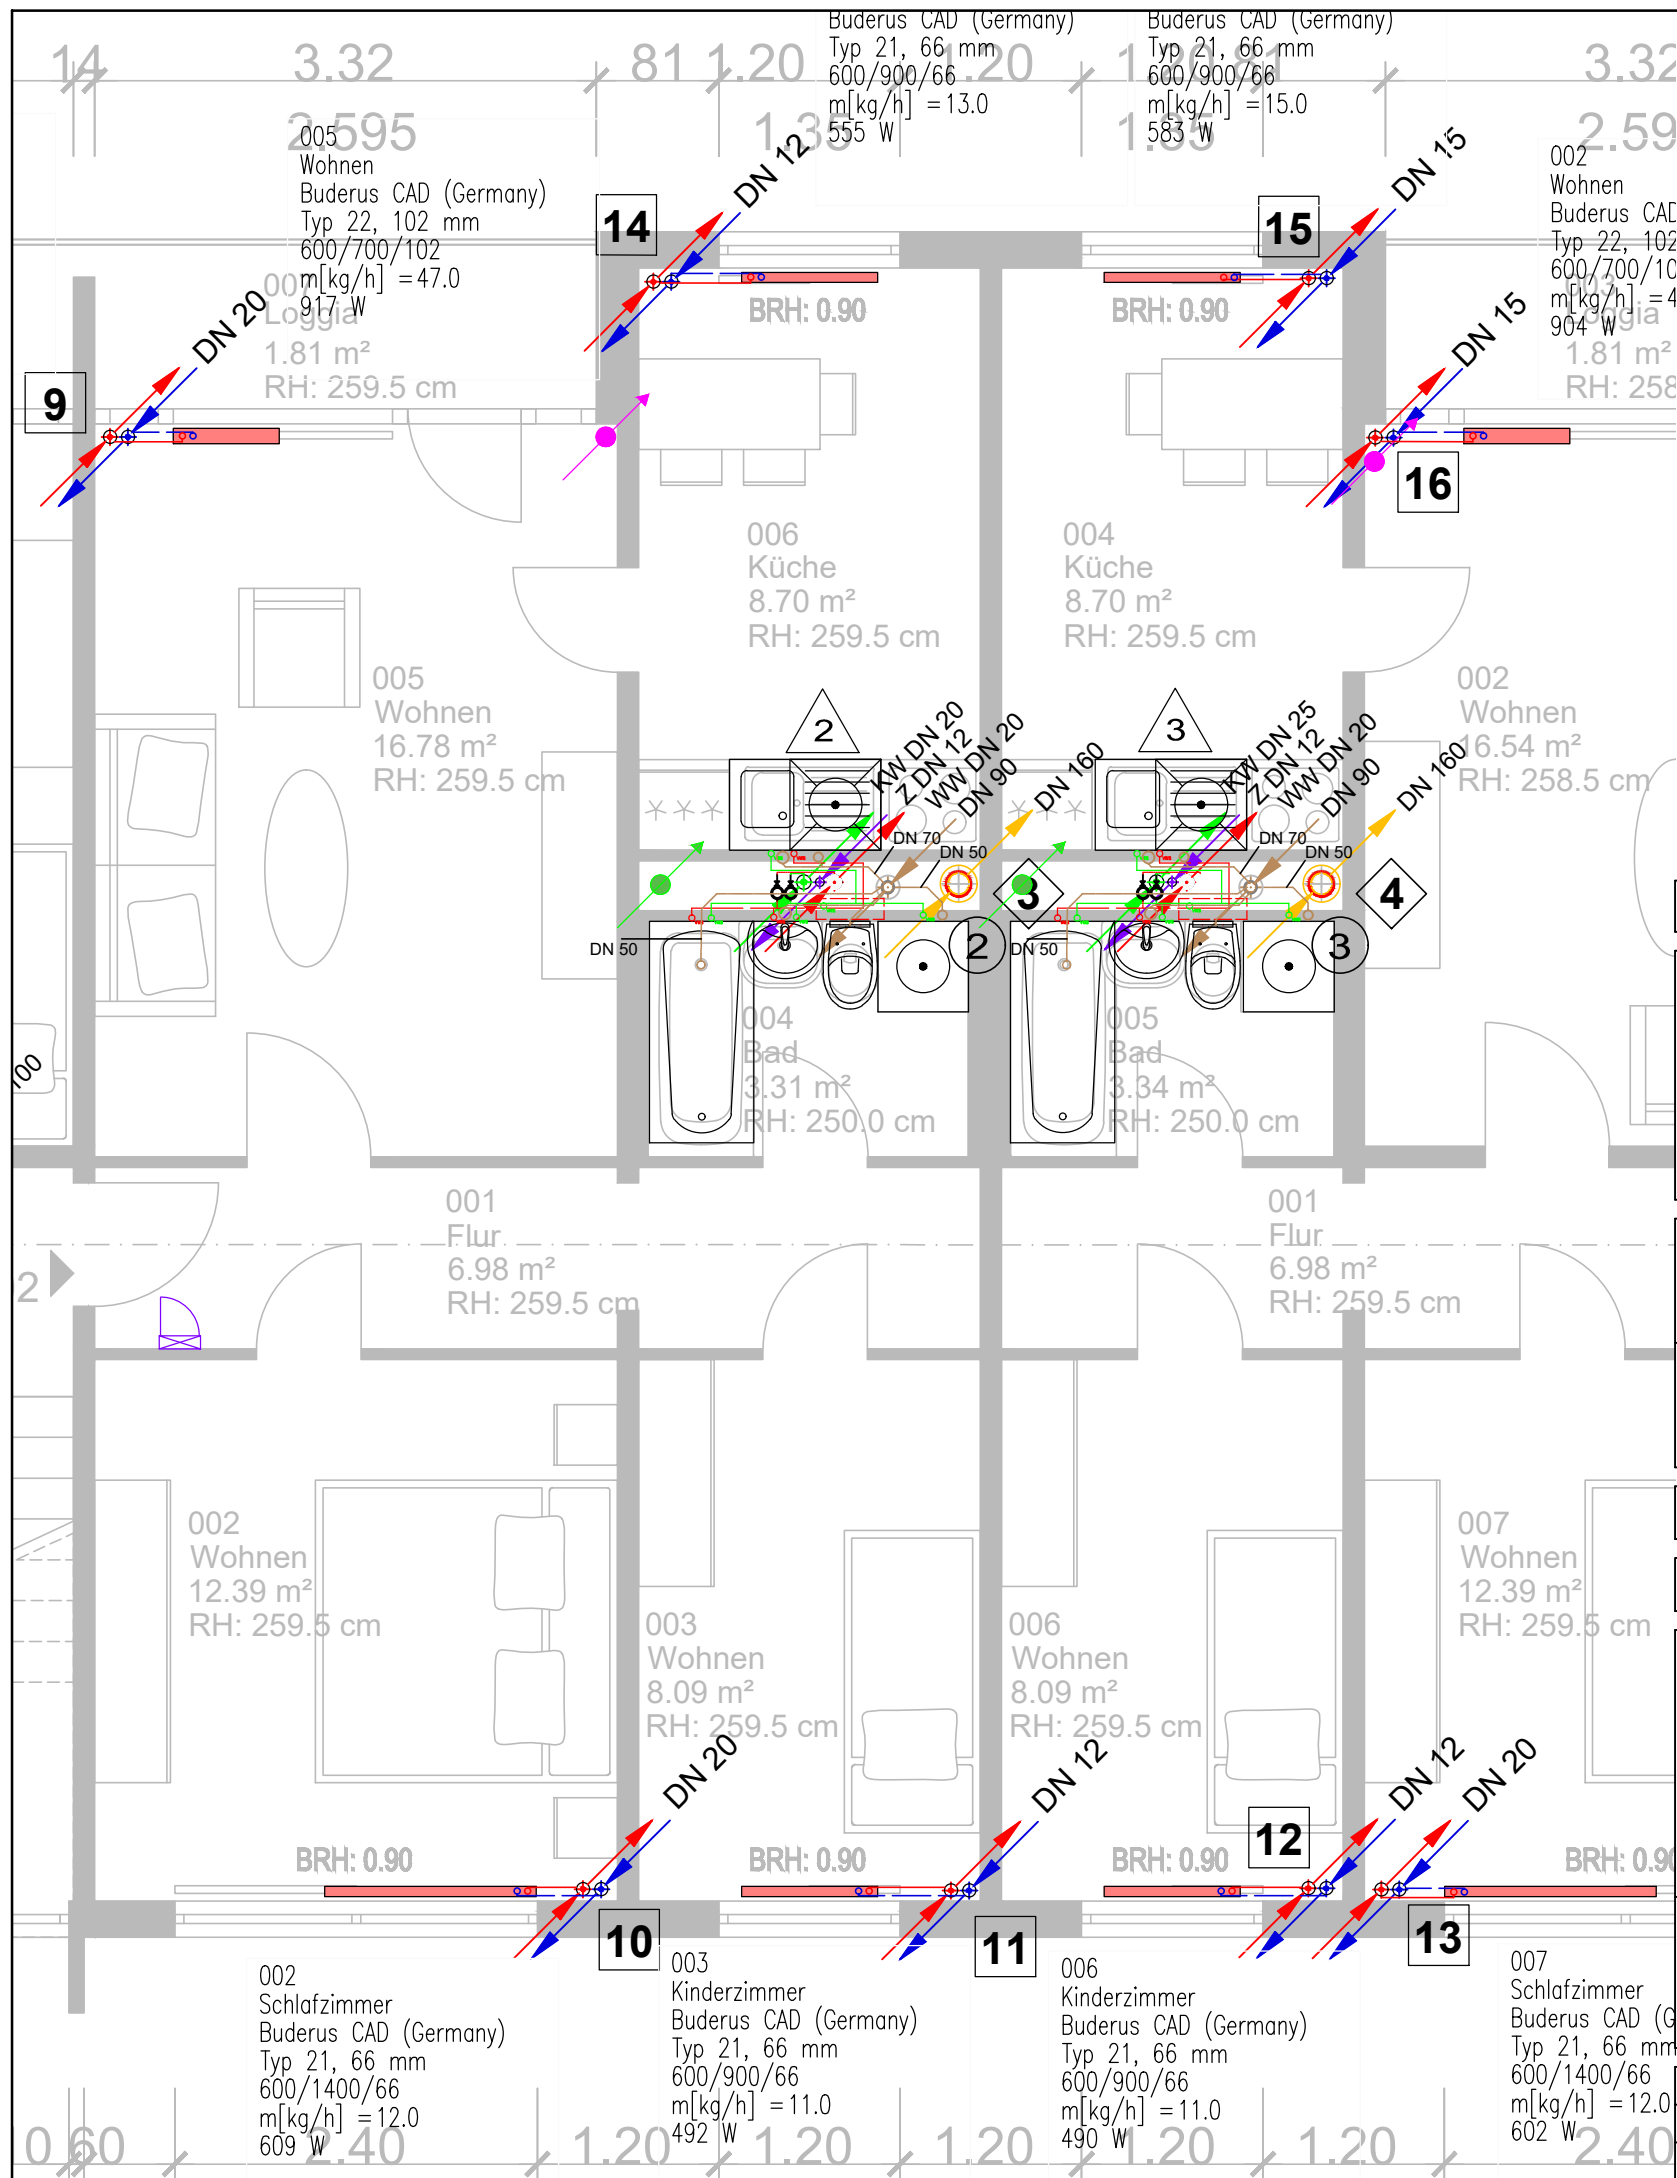
 




Legende



Abluftsteiger
Elektrosteiger
Glasfasersteiger
Abwasserfallleitung
Kaltwassersteiger
Zirkulationssteiger
Warmwassersteiger
Heizungssteiger RL
Heizungssteiger VL
Regenwasserfallleitung

Achtung! Alle Maße sind vor Ort zu überprüfen!

Projekt: Sanierung/Modernisierung Hamburger Allee 02-22 19063 Schwerin		
Leistungsphase: Ausführungsplanung		
Planinhalt: Teilgrundriss - Regelgeschoss Steiger - 3 Raumwohnung		
Plan - Nummer: 26008_KO_5_TG_-_RG_-_	Maßstab: 1:50	Projektnr.: 26008
Grundriss XRef: Plannummer:		
Planverfasser: TPN Technisches Projektmanagement Nord GmbH Eckdrift 97 19061 Schwerin Tel.: 0385 4774 14-0 info@tpn-ingbuero.de		Bauherr: WGS - Wohnungsgesellschaft Schwerin mbH Geschwister - Scholl - Straße 3 - 5 19053 Schwerin
Schwerin, den		, den.....
Erstauslieferung	Datum:	Name:
gezeichnet:	24.07.2026	Pröfrock
geprüft:	24.07.2026	Sernau