



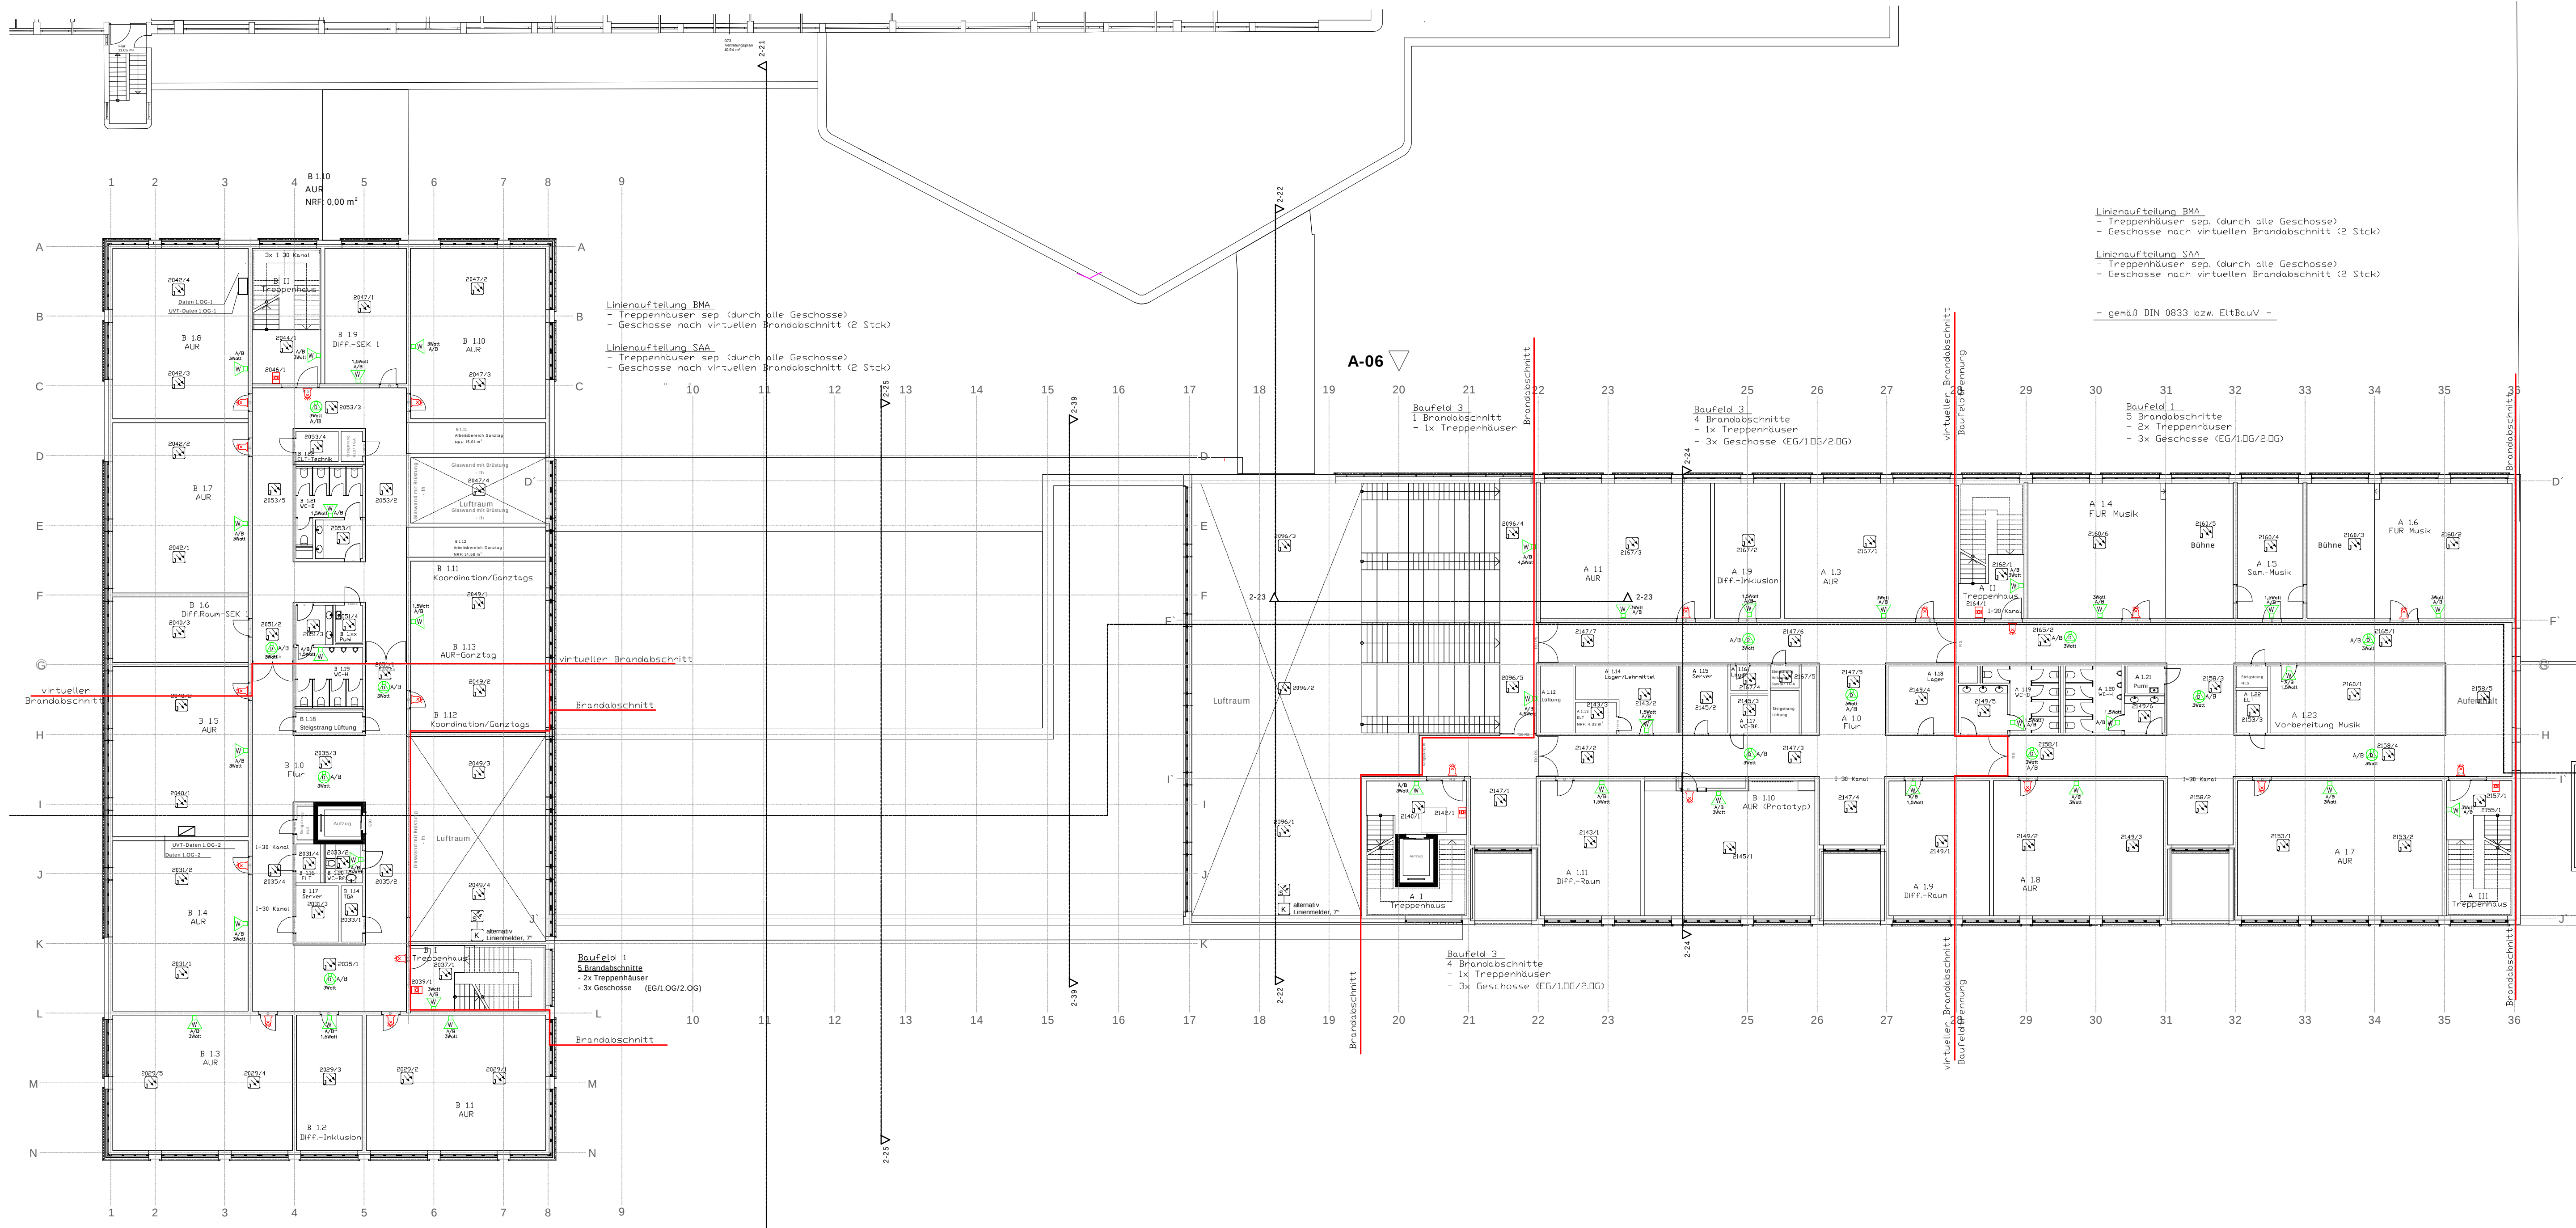

Linienaufteilung BMA
- Treppenhäuser sep. (durch alle Geschosse)
- Geschosse nach virtuellen Brandabschnitt (2 Stck)
- Linienaufteilung SAA
- Treppenhäuser sep. (durch alle Geschosse)
- Geschosse nach virtuellen Brandabschnitt (2 Stck)
- gemäß DIN 9833 bzw. E18auV -

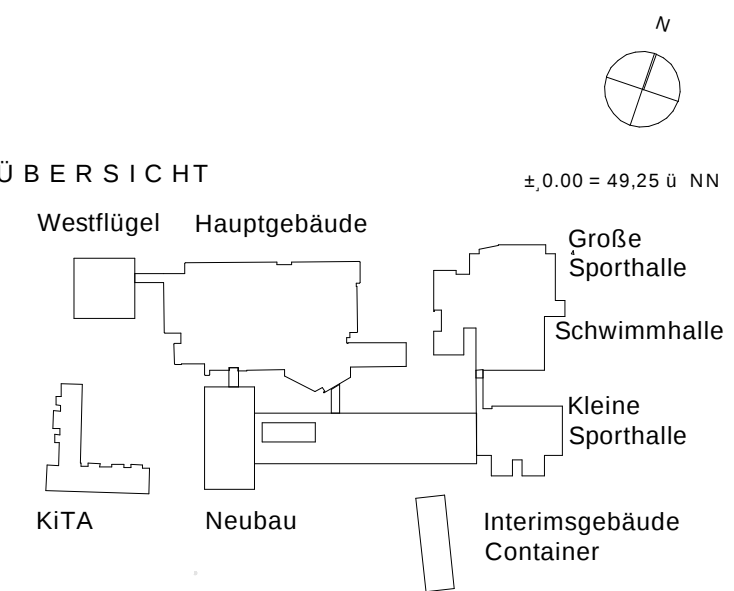

ÜBERSICHT ±0.00 = 49.25 ü NN

ARBEITSBLATT!
ARCHITEKTEN
Reinhard BeiermannBDA
Henning Meyer BDA
Ulf Schirmer BDA
Ulrich Schulz BDA
Hohenzollernstraße 26
D - 30161 Hannover
Tel. (0511) 34 07 98 - 3
Fax (0511) 34 07 98 - 40
www.ArchitektenLSM.de

Bauvorhaben:
2013 - Erweiterung
Georg Büchner Gymnasium
Hirteweg 22
30926 Seelze
Bauherr:
Stadt Seelze
Rathausplatz 1
30926 Seelze

Blattgröße: A0
Maßstab: 1:200
CAD: 2013, GGB
Bearbeiter: SZ/US/JL
Gezeichnet: JL
Datum: 00.00.0000

2-13

1. OG Neubau

Freigabe Entwurfsplanung

	Datum	Unterschrift
Bauherr		
Architekt		

DATEI: C:\programme\autocad_r14\udb\schulzentrum_letter

INDEX	ÄNDERUNG	INHALT	DATUM	NAM
IGS		PLANUNGSBÜRO für HAUSTECHNIK U D O B U S C H M A N N Stolzenauer Straße 1, 31595 STEYERBERG TELEFON 05764/930-10, FAX -11		

BAUVORHAEBEN	Schulzentrum Letter, Erweiterung
BAUHER	Georg Büchner Gymnasium Hirteweg 22, 30926 Seelze/OT-Letter
BAUTEIL	Grundriss 1. Obergeschoss

MAßSTAB	DATUM	NAM	PLAN-NR.
1:200	17.05.2021	Bu/Br	202011/BS2

Entwurfsplanung
BMA/SAA
Unterdeckeninstallation

Legende BMA/SAA

	Handmelder, Amokalarm zur ständig besetzten Stelle (Sekretariat)		optischer Alarmgeber
	Handmelder mit Alarmschaltung zur ständig besetzten Stelle (Sekretariat)		Klassen/Gruppenräume inkl. Julepult
	automatischer Rauchmelder		Koppler
	Multisensormelder mit Sockel Relaiskontakt Typ: OT		Ansteuerung Fremdgewerke
	Multisensormelder (Kombination RMO/W/M) OT Typ: OT		Deckeneinblausprecher als A/B Doppelausprecher
	Multisensormelder mit Parallelanleiße Einbau Zwischendecke (Kombination RMO/W/M) OT Typ: OT		Wandlautsprecher als A/B Doppelausprecher
	Multisensormelder mit Parallelanleiße Einbau Zwischendecke mit Revision 60x60cm (Kombination RMO/W/M)		Deckeneinblausprecher als Einzelausprecher Linie A oder B

INDEX	DATUM	NAM	ART DER ÄNDERUNG
			ART DER ÄNDERUNG
IGH-Planung GmbH & Co. KG Ingenieure und Sachverständige Heizung - Lüftung - Klima - Sanitär - Elektro Berenbosteler Straße 76B - 30823 Garbsen - Tel. (05137) 98001-0 - Fax 98001-99			
Projekt	Erweiterung Georg-Büchner-Gymnasium Seelze Planungsleistung Elektro + Außenanlagen		Projekt-Nr.: 220083 Zeichnungs-Nr.: BMA/SAA-01-L3-XX
Plan	Entwurfsplanung BMA/SAA 1.OG Unterdeckeninstallation		Index: -X Maßstab: 1:200 Blattgröße: 1000 x 594
gezeichnet	18.05.2021	Reihe	geprüft: 18.05.2021 Brenner
Datei-Code	BMA/SAA-01-L3-XX-X-220083-1.OG		