



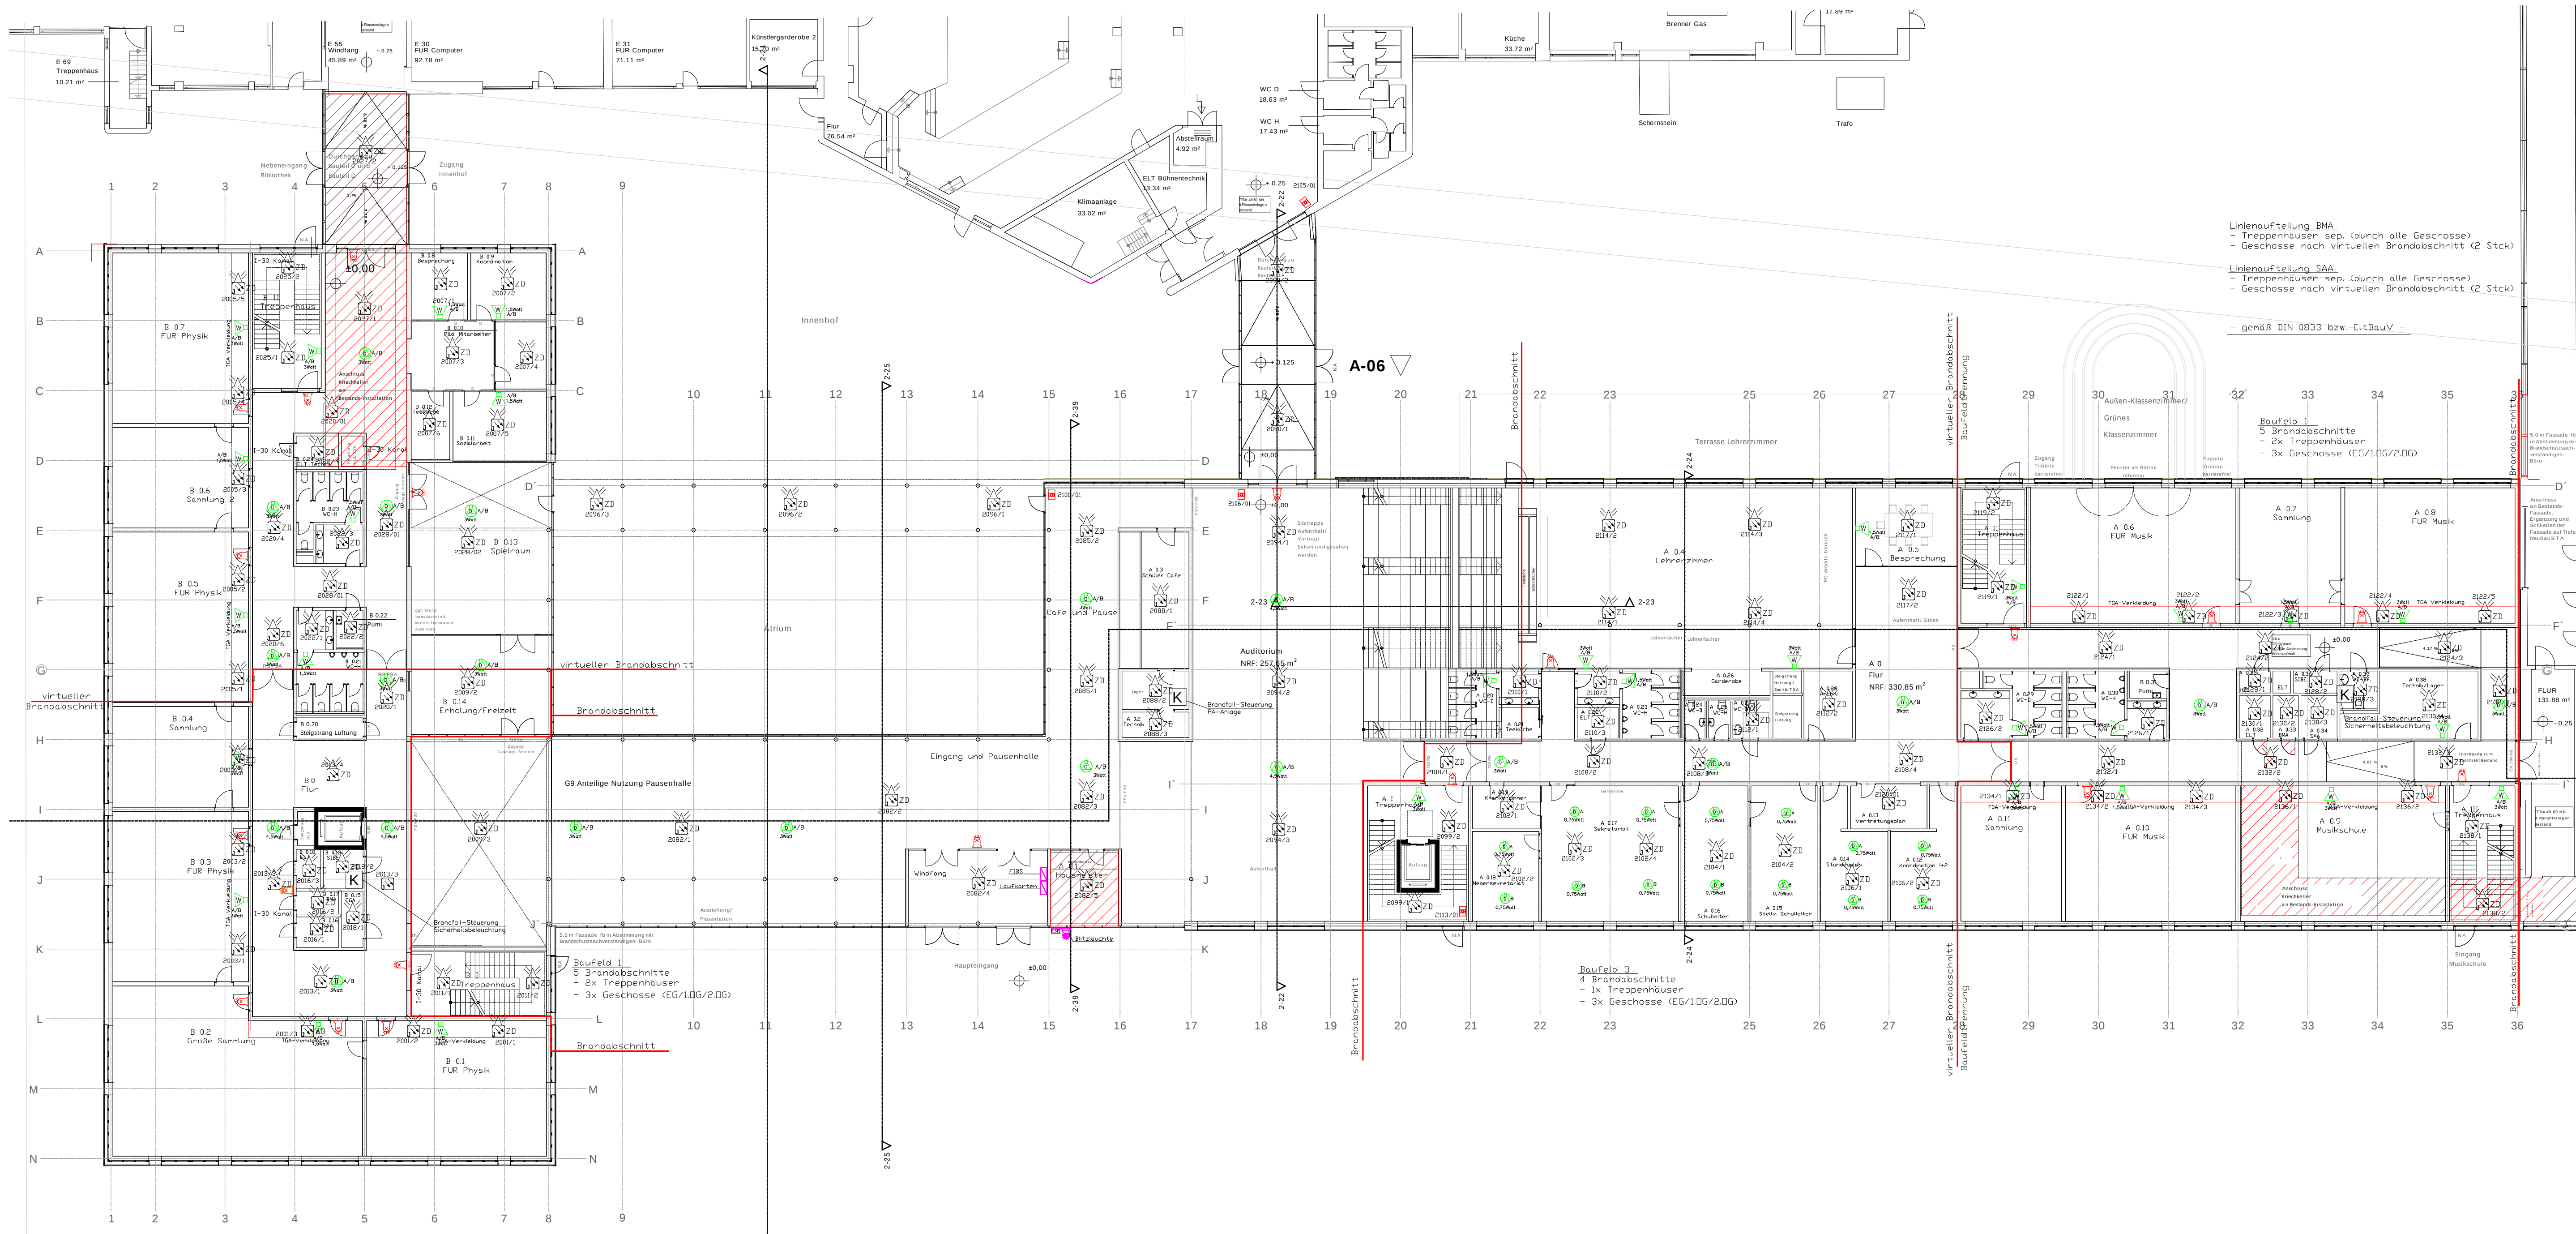

Legende BMA/SAA

- | | | | |
|--|---|--|----------------------------------|
| | Handmelder, Amokalarm zur ständig besetzten Stelle (Sekretariat) | | optischer Alarmgeber |
| | Handmelder mit Alarmanzeige zur ständig besetzten Stelle (Sekretariat) | | Klassen/Gruppenräume |
| | automatischer Rauchmelder | | Typ: OT |
| | Multisensormelder mit Sockel Relaiskontakt Typ: OT | | Koppler |
| | Multisensormelder (Kombination RMO/W/M) OT Typ: OT | | Ansteuerung Fremdgewerke |
| | Multisensormelder mit Parallelschaltung Einbau Zwischendecke (Kombination RMO/W/M) OT Typ: OT | | Deckeneinbaulautsprecher als A/B |
| | Multisensormelder mit Parallelschaltung Einbau Zwischendecke mit Revision 60x60cm (Kombination RMO/W/M) | | Wandlautsprecher als A/B |
| | Multisensormelder mit Parallelschaltung Einbau Zwischendecke mit Revision 60x60cm (Kombination RMO/W/M) | | Wandlautsprecher als A/B |

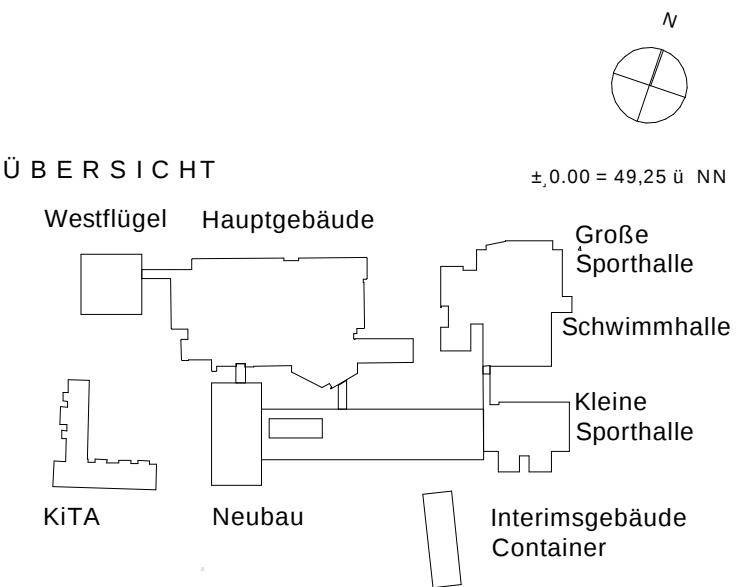

ARBEITSBLATT!

ARCHITEKTEN

23.02.2021

Partnerschaftsgesellschaft mbH

Reinhard BeiermannBDA

Henning Meyer BDA

Ulf Schirmer BDA

Ulrich Schulz BDA

Hohenzollernstraße 26

D - 30161 Hannover

Tel. (0511) 34 07 98 - 3

Fax (0511) 34 07 98 - 40

www.ArchitektenLSM.de

Bauvorhaben:

2013 - Erweiterung
Georg Büchner-Gymnasium
Hirtensweg 22
30926 Seelze

Bauherr:

Stadt Seelze
Rathausplatz 1
30926 Seelze

2-12

Grundriss Erdgeschoss

Blattgröße: A0

Maßstab: 1:200

CAD: 2013, G8G

Bearbeiter: SZ/US/JL

Gezeichnet: JL

Datum: 00.00.0000

Freigabe Entwurfsplanung

Bauherr	Datum	Unterschrift
Architekt		

DATUM: C:\programme\autocad\r14\ud\schulzentrum_letter

INDEX	ÄNDERUNG BETRIFFT	DATUM NAME
IGS	PLANUNGSBÜRO für HAUSTECHNIK U D O B U S C H M A N N Stolzener Straße 1, 31595 STEYERBERG TELEFON 05764/930-10, FAX -11	
BAUVORHABEN	Schulzentrum Letter, Erweiterung	
BAUHERR	Georg Büchner-Gymnasium Hirtensweg 22, 30926 Seelze/OT-Letter	
BAUTITEL	Grundriss Erdgeschoss	
MAßSTAB	DATUM	NAME
1:200	17.05.2021	Bu/Br
		202011/B54

Entwurfsplanung
BMA
Zwischendecken

INDEX	DATUM	NAME	ART DER ÄNDERUNG
IGH			
IGH-Planung GmbH & Co. KG			
Ingenieure und Sachverständige			
Heizung - Lüftung - Klima - Sanitär - Elektro			
Berlinerstraße 76B - 30823 Garbsen - Tel. (05137) 98001-0 - Fax 98001-99			
Projekt	Erweiterung Georg-Büchner-Gymnasium Seelze		
Planungsleistung	Planungsleistung Elektro + Außenanlagen		
Projekt-Nr.	220083		
Zeichnungs-Nr.	BMA-00-L3-XX		
Index	-X		
Maßstab	1:200		
Blattgröße	1000 x 594		
gezeichnet	18.05.2021	Reihe	geprüft 18.05.2021 Brenner
Datei-Code	BMA-00-L3-XX-X-220083-EG		