
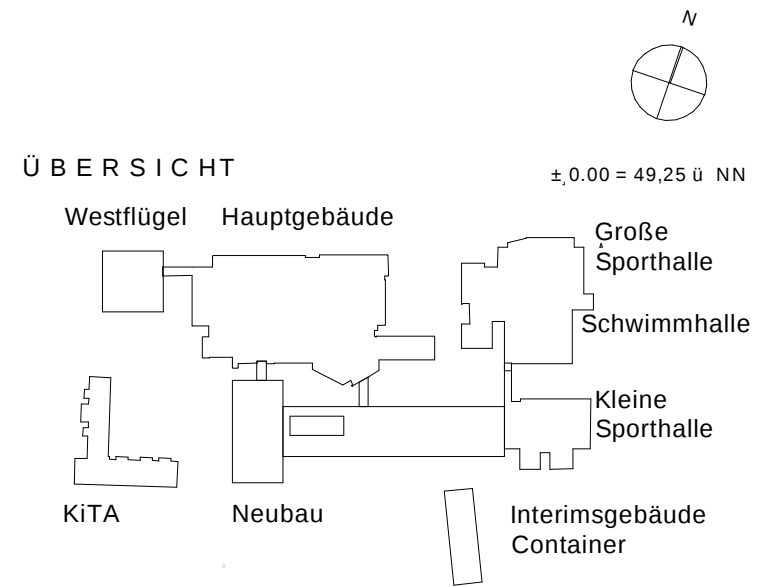


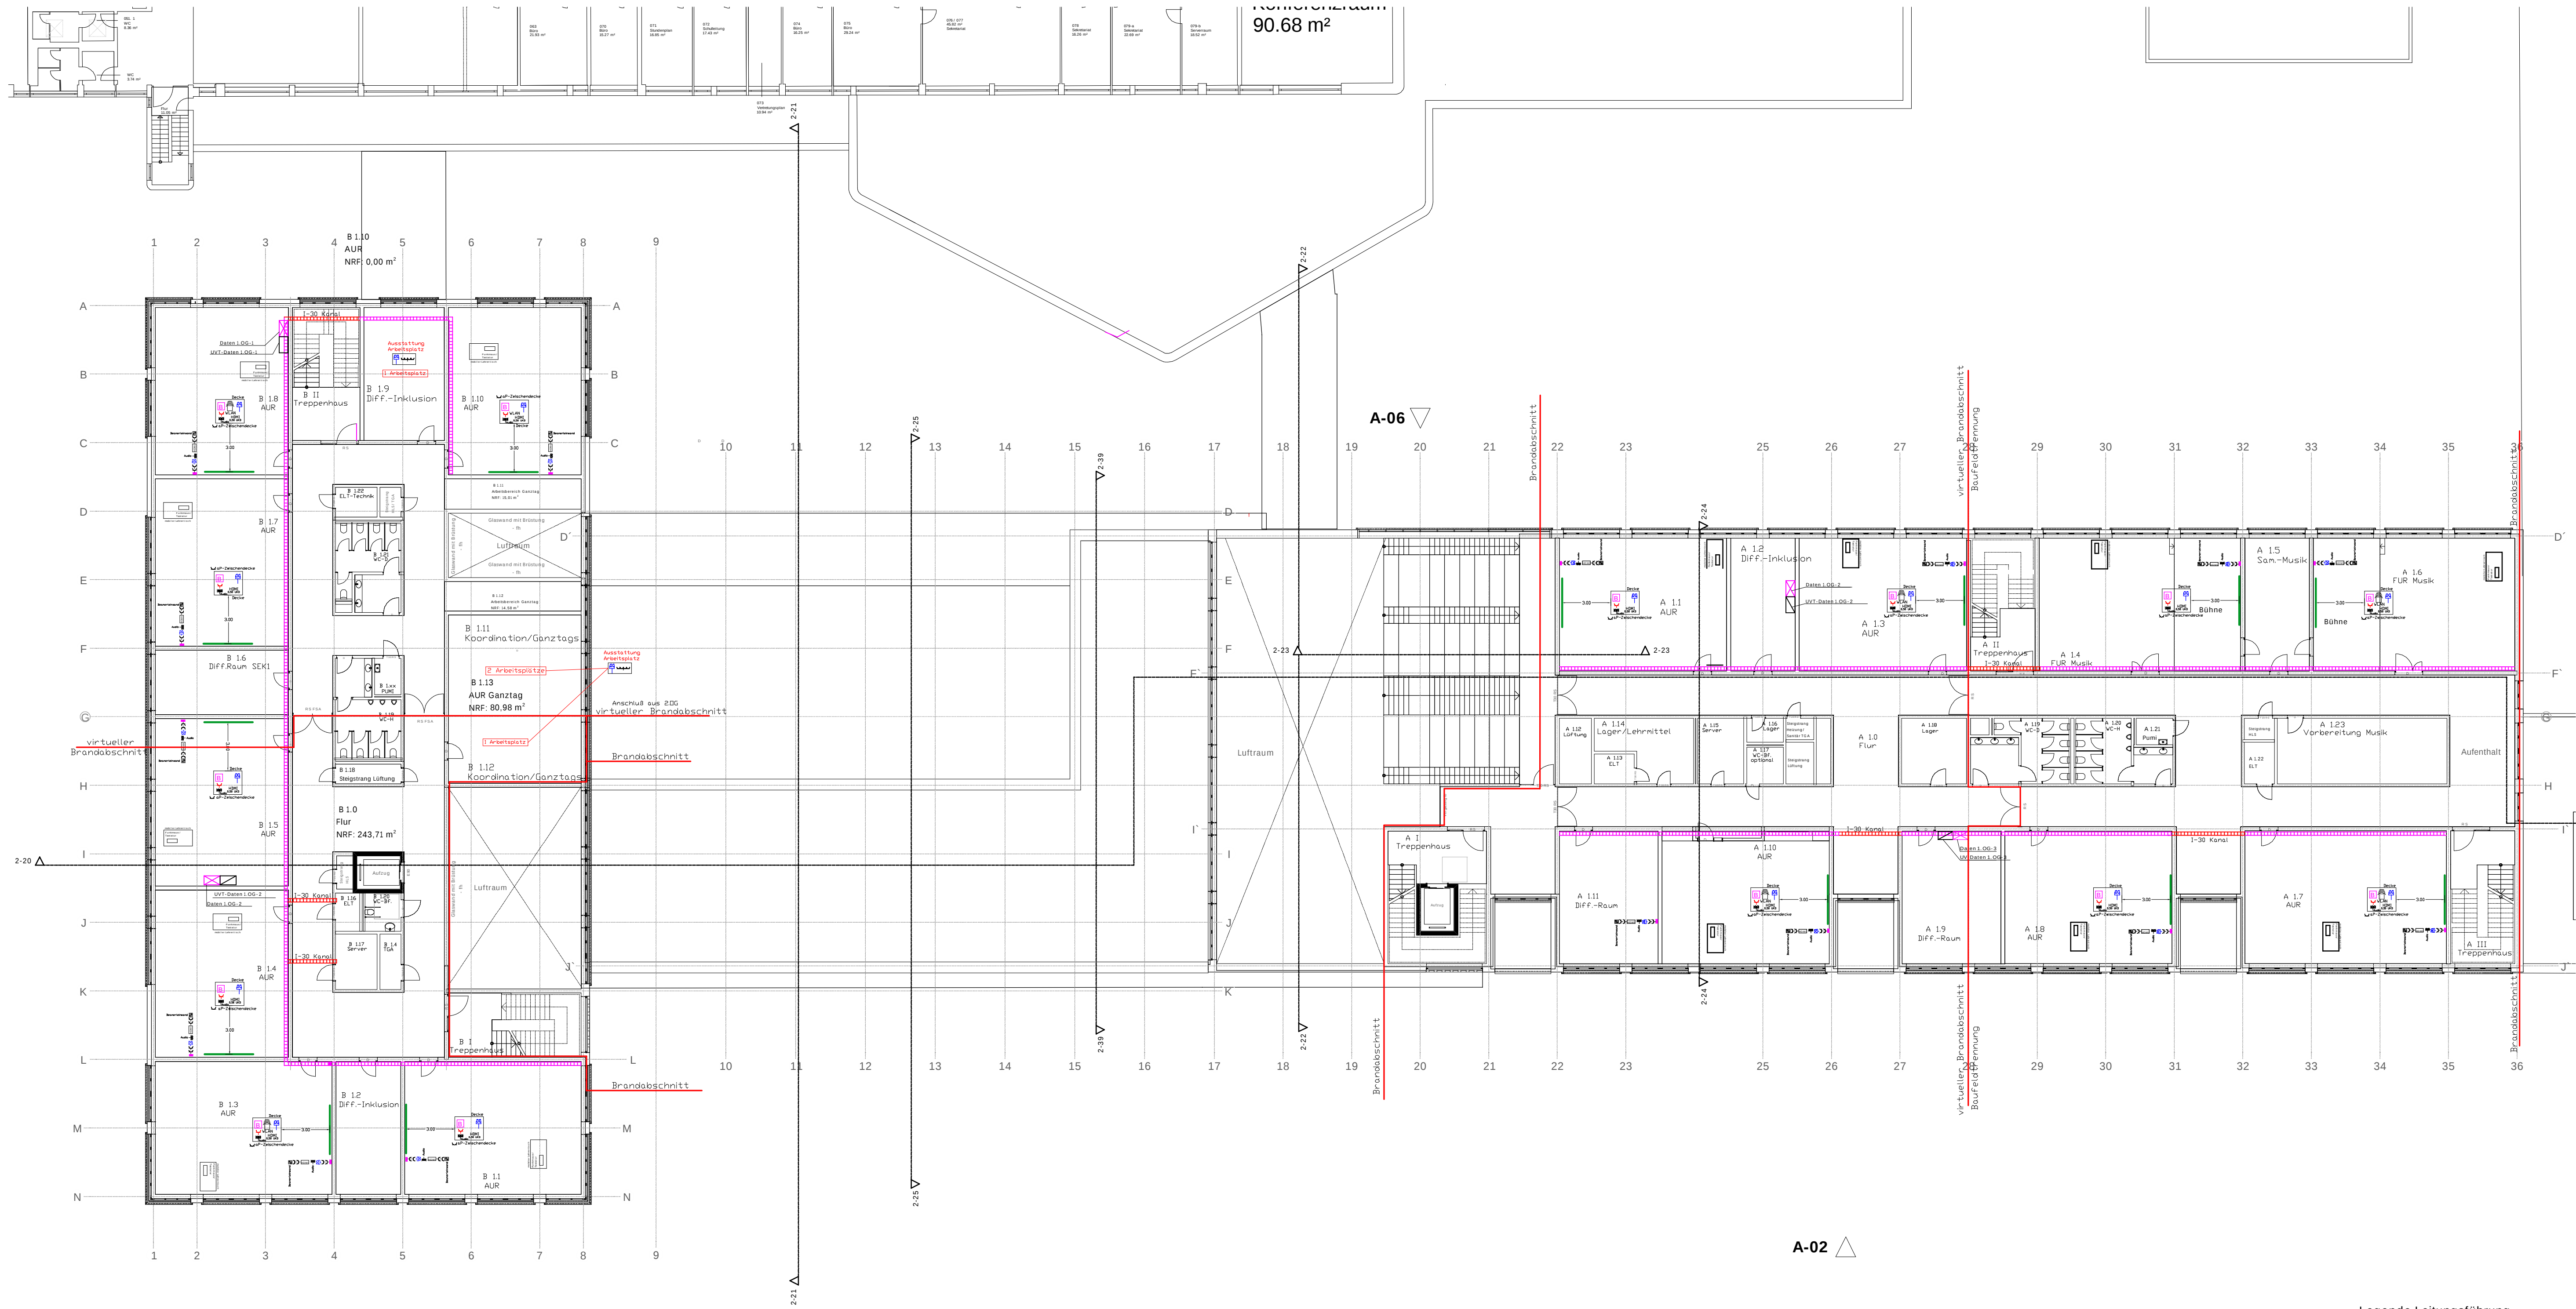

ARBEITSBLATT!
23.02.2021
ARCHITEKTEN
LSM
Partnerschaftsgesellschaft mbB
Reinhard Beiermann BDA
Henning Meyer BDA
Ulf Schirmer BDA
Ulrich Schulz BDA
Hohenzollernstraße 26
D - 30161 Hannover
Tel. (0511) 34 07 98 - 3
Fax (0511) 34 07 99 - 40
www.Architekten.LSM.de



Bauvorhaben:
2013 - Erweiterung
Georg Büchner Gymnasium
Hirtensweg 22
30926 Seelze
Bauherr:
Stadt Seelze
Rathausplatz 1
30926 Seelze

Blattgröße: A0
Maßstab: 1:200
CAD: 2013_GBG
Bearbeiter: SZ/US/JL
Gezeichnet: JL
Datum: 00.00.0000

Freigabe Entwurfsplanung		
Bauherr	Datum	Unterschrift
Architekt		

DATEI: C:\programme\autocad\r14\ud\schulzentrum_letter		
INDEX	ÄNDERUNG BETRIFFT	DATUM NAME
IGS	PLANUNGSBÜRO IGH HAUSTECHNIK U D O - B U S C H M A N N Steinwauer Straße 1, 31595 STEYERBERG TELEFON 05764/930-10, FAX -11	
BAUVERHÄLTNIS	Schulzentrum Letter, Erweiterung	
BAUHERR	Georg Büchner Gymnasium Hirtensweg 22, 30926 Seelze/OT-Letter	
BAUTIL	Grundriss 1. Obergeschoss	
MAßSTAB	DATUM	NAME PLAN-NR.
1:200	17.05.2021	Bu/Br 202011/02

Entwurfsplanung
Datentechnik

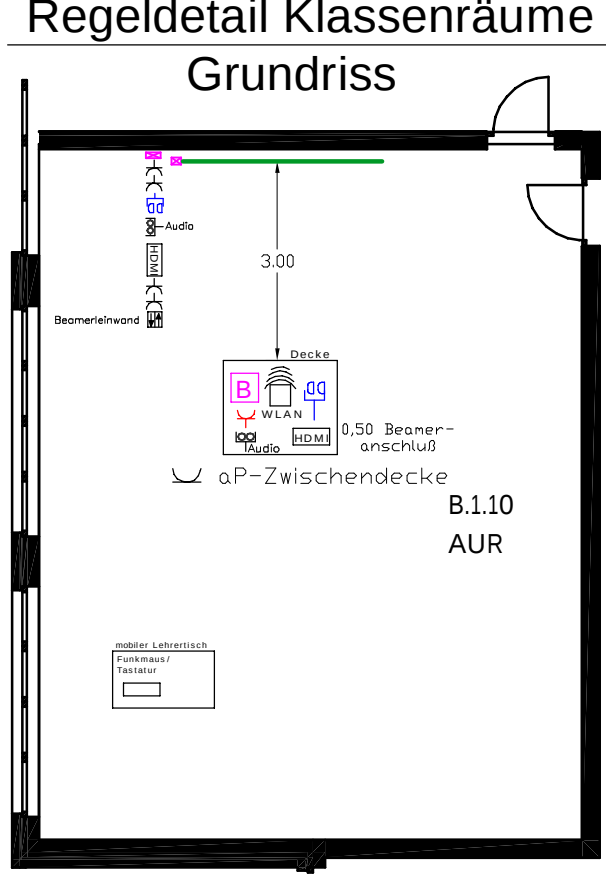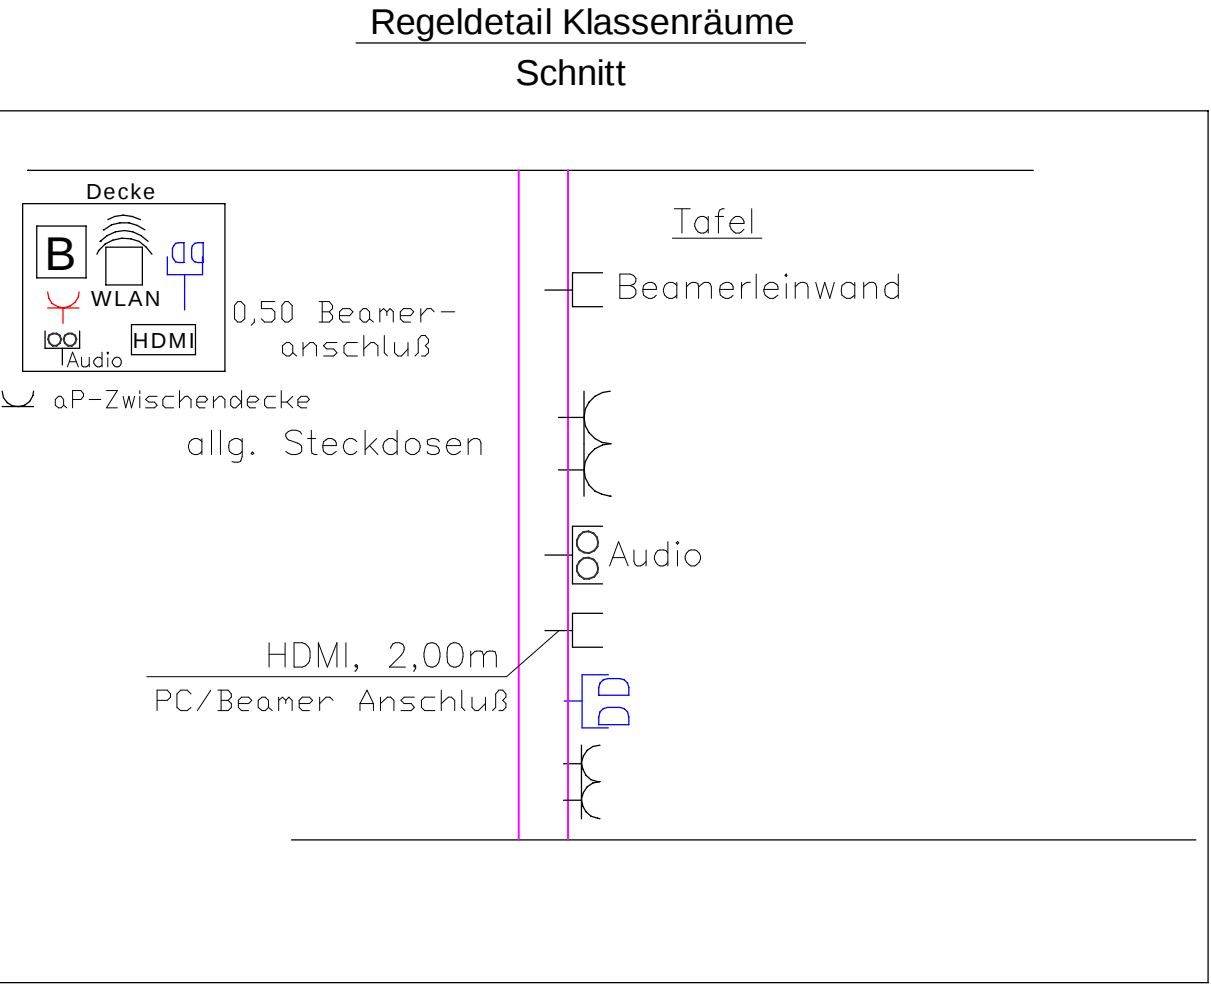

- Legende Netzwerk**
- Beamer
 - VGA-Kabel
 - HDMI-Kabel
 - Audioanschluß/Kabel
 - Messung Funkabstrahlung
 - Wien (Essepoint)
 - Datendose
 - Steckdose
 - FB-Kanal/Kabelkanal
 - Johanneslechner Beamerleinwand
 - Datenschrank
 - Beamer Leinwand (3x2m)
 - Trasse WLAN
 - Trasse Stromversorgung
 - Bühne 300/60
 - Kabelkanal 150/60
 - Brandschutzkanal 300/60
 - Steigepunkt Trassenführung Bestand
 - Steigepunkt Trassenführung neu
 - 4/1/18
 - Prüfungsanschluß
 - Prüfungsanschluß
 - Netzwerkanschluß
- Legende Leitungsführung**
- Brandschutzkanal mit 2 Trennlagen
 - Kabeltrasse in abgehängter Decke mit Einzelhalterungen
 - Kanal (lichtbar leuchtet) in Funktionseinheit mit 2 Trennlagen
 - Kabeltrasse in funktionseinheit in abgehängter Decke mit Einzelhalterungen
 - Kabelbühne
 - ELT-Trasse, Bestand
 - Trasse Spannungversorgung mit Sammelschleife

INDEX	DATUM	NAME	ART DER ÄNDERUNG
IGH			
IGH-Planung GmbH & Co. KG			
Ingenieure und Sachverständige			
Heizung - Lüftung - Klima - Sanitär - Elektro			
Beranbosteler Straße 76B - 30823 Garbsen - Tel. (05137) 98001-0 - Fax 98001-99			
Projekt	Erweiterung Georg-Büchner-Gymnasium Seelze		Projekt-Nr. 220083
Plan	Planungsleistung Elektro + Außenanlagen		Zeichnungs-Nr. Daten-01-L3-XX
gezeichnet	18.05.2021	Reihe	Index -X
geprüft	18.05.2021	Bremer	Maßstab 1:200
Datei-Code Daten-01-L3-XX-X-220083-1.0G		Blattgröße 1000 x 594	