


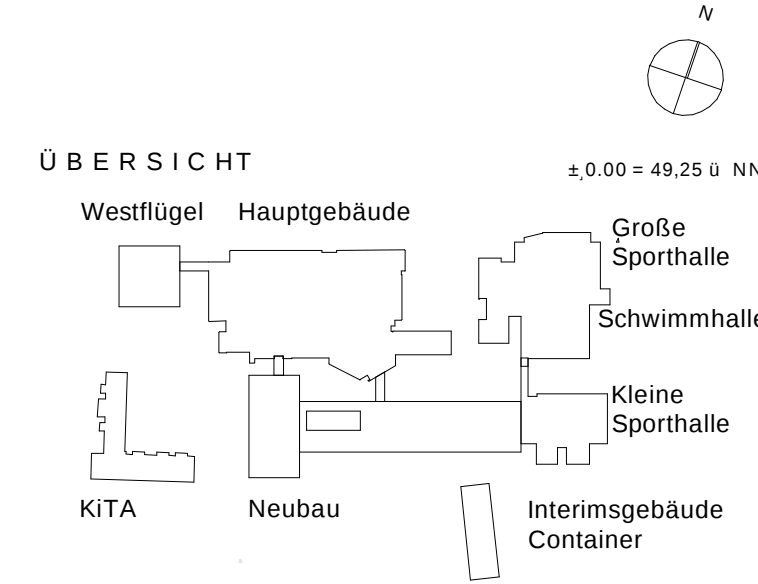

ARBEITSBLATT!

ARCHITEKTEN

Partnerschaftsgesellschaft mbB

Reinhard Beiermann BDA
Henning Meyer BDA
Ulf Schirmer BDA
Ulrich Schulz BDA

Hohenzollernstraße 26
D - 30161 Hannover
Tel. (0511) 34 07 98 - 3
Fax (0511) 34 07 98 - 40
www.ArchitektenLSM.de

Bauvorhaben:

2013 - Erweiterung
Georg Büchner Gymnasium
Hirtenweg 22
30926 Seelze

Bauherr:

Stadt Seelze
Rathausplatz 1
30926 Seelze

Blattgröße: A0
Maßstab: 1:200
CAD: 2013_GBG
Bearbeiter: SZ/US/JL
Gezeichnet: JL
Datum: 00.00.0000




Freigabe Entwurfsplanung		
	Datum	Unterschrift
Bauherr		
Architekt		

DATEI: C:\programme\autocad_r14\uda\schulzentrum_letter

INDEX	ÄNDERUNG BETRIFFT	DATUM NAME
IGS	PLANUNGSBÜRO für HAUSTECHNIK U D O B U S C H M A N N Stolzener Straße 1, 31595 STEYERBERG TELEFON 05764/930-10, FAX -11	
BAUVORHABEN	Schulzentrum Letter, Erweiterung	
BAUHERR	Georg Büchner Gymnasium Hirtenweg 22, 30926 Seelze/OT-Letter	
BAUTEIL	Grundriss 2. Obergeschoss	
MAßSTAB	DATUM	NAME PLAN-NR.
1:200	17.05.2021	Bu/Br 202011/03

Entwurfsplanung
Datentechnik

INDEX	DATUM	NAME	ART DER ÄNDERUNG
IGH-Planung GmbH & Co. KG			
Ingenieure und Sachverständige Heizung - Lüftung - Klima - Sanitär - Elektro			
Berlinerstraße 76B - 30823 Garbsen - Tel. (05137) 98001-0 - Fax 98001-99			
PLANUNG GMBH & CO. KG			
Projekt	Erweiterung Georg-Büchner-Gymnasium Seelze Planungsleistung Elektro + Außenanlagen		Projekt-Nr.: 220083
Plan	Entwurfsplanung 2.0G Datentechnik		Zeichnungs-Nr.: -X
gezeichnet	18.05.2021	Ranke	geprüft: 18.05.2021 Brenner
Datei-Code	Daten-02-L3-XX-X-220083-2.0G		Blattgröße: 1000 x 594

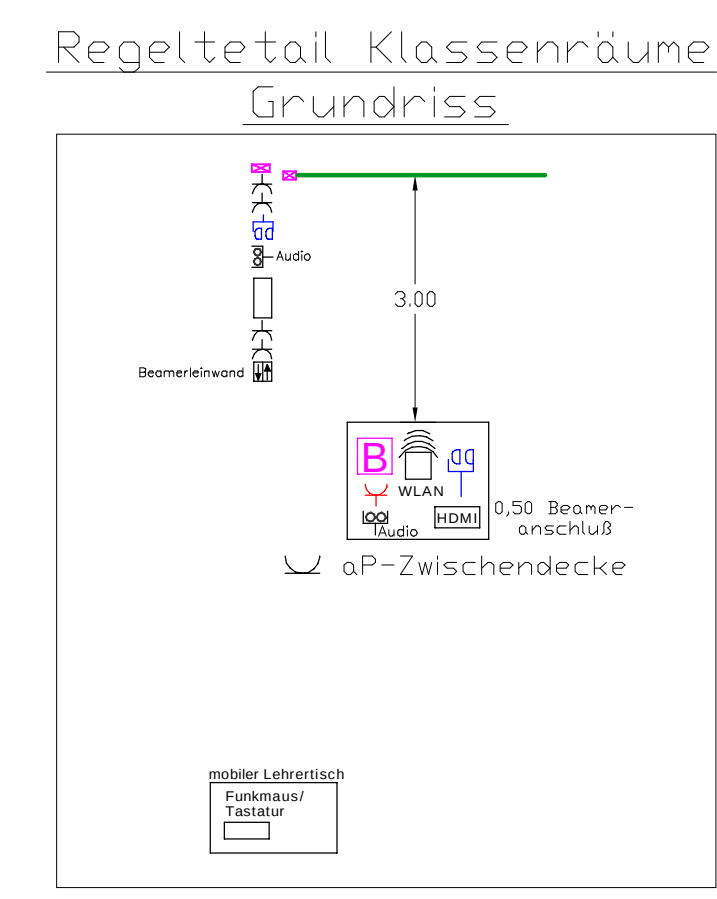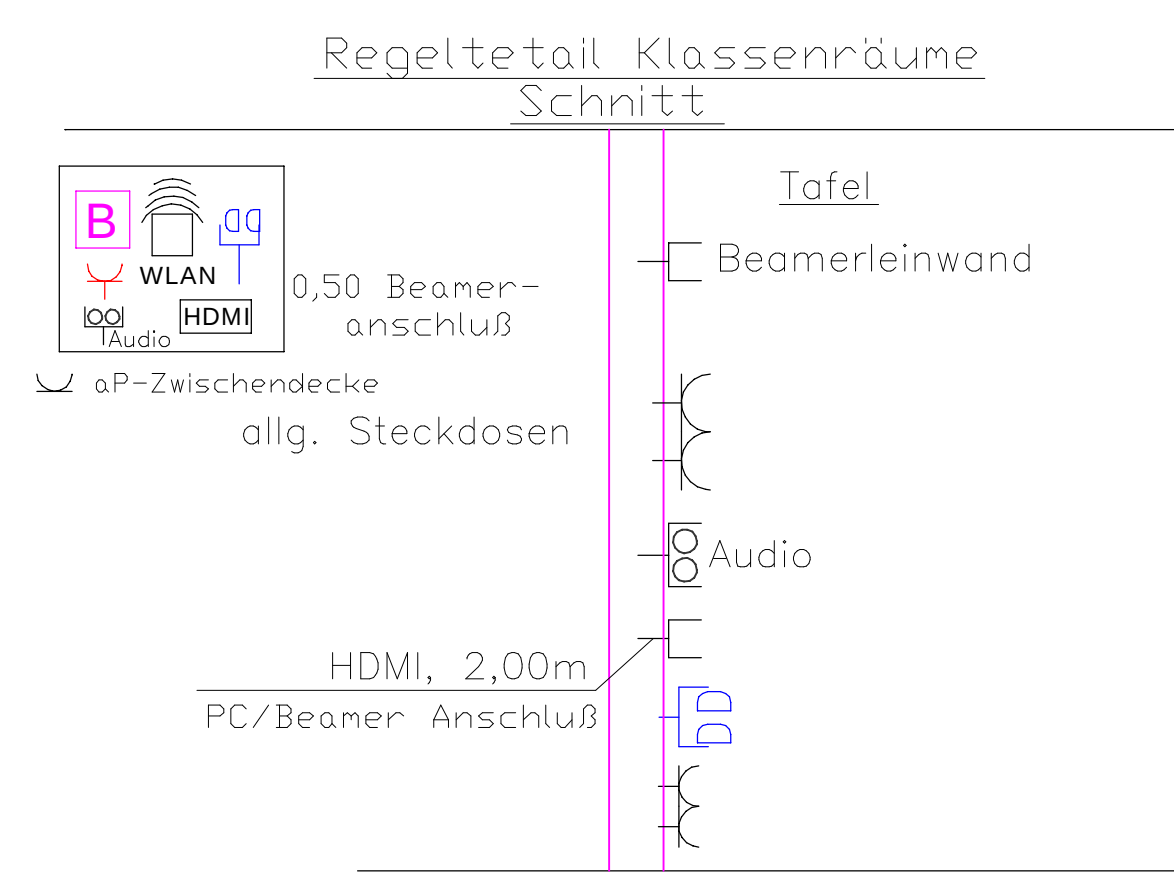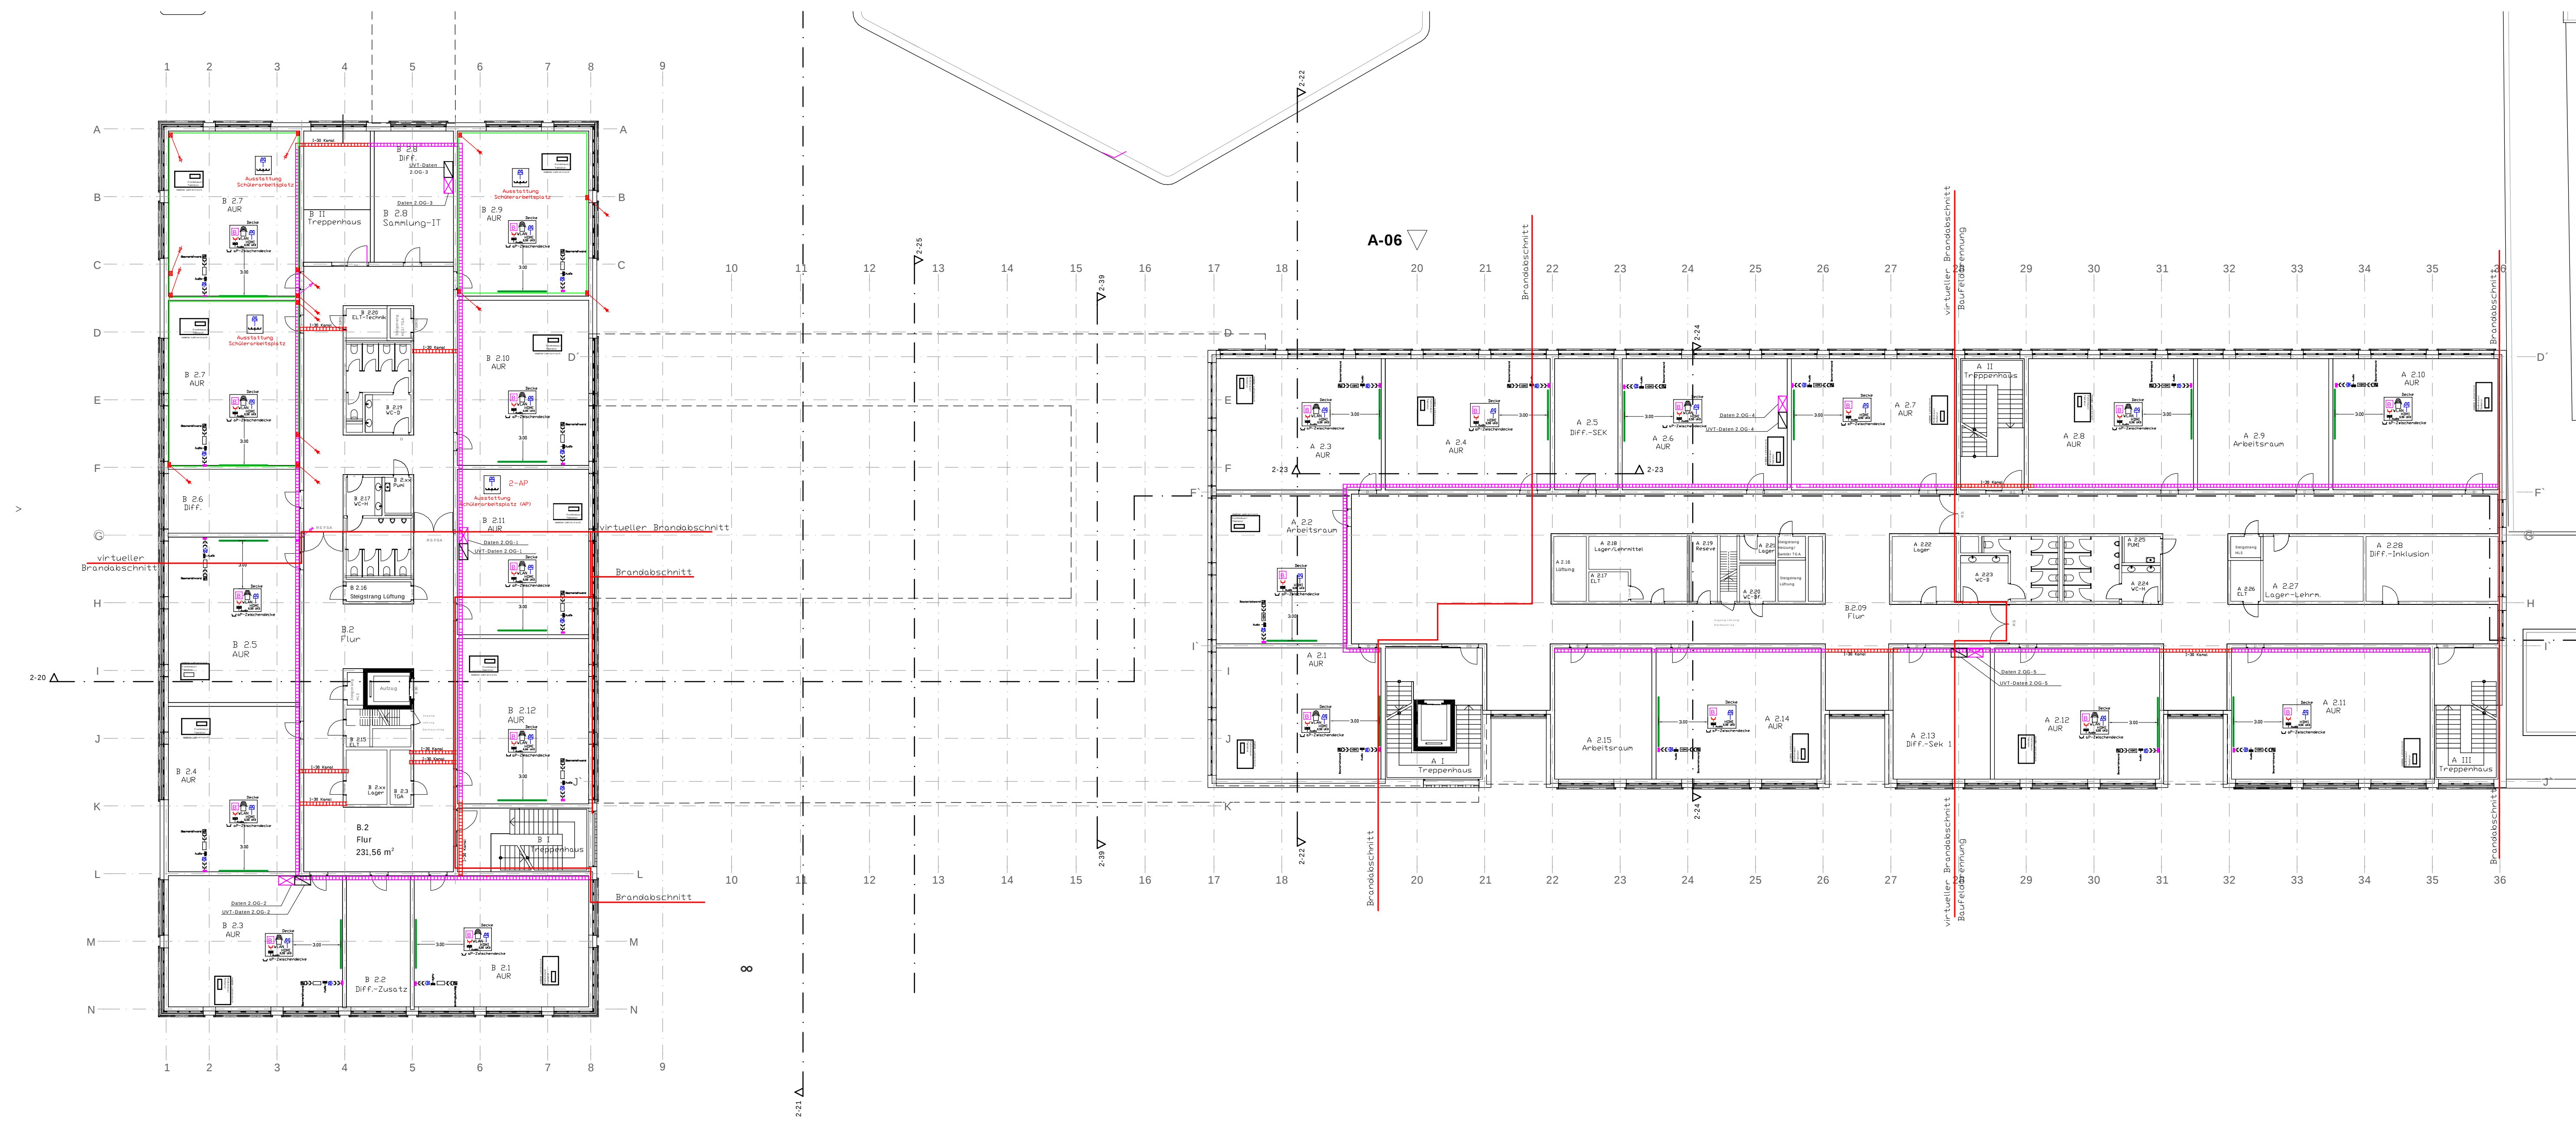

Legende Netzwerk

- Beamer
- VGA-Kabel
- HDMI-Kabel
- Audioanschluß/Kabel
- Messung Funkausbreitung
- Wlan (Accesspoint)
- Datendose
- Stoßdose
- FB-Kanal/Kabelkanal
- Jalousieschalter Beamerleinwand
- Datenschrank
- Beamer Leinwand (3x2m)
- Trasse Netzwerk
- Bühne 300/600 mm
- Kabelkanal 150/60
- Brandschutzkanal 300/60
- Steigpunkt Trassenführung Bestand
- Steigpunkt Trassenführung neu

Legende Leitungsführung

- Brandschutzkanal mit 2 Trennstegen
- Kabeltrasse in abgehängter Decke mit Einzelhalterungen
- Kanal (sichtbar/lockiert) in funktionserhalt mit 2 Trennstegen
- Kabeltrasse in funktionserhalt in abgehängter Decke mit Einzelhalterungen
- Kabelbühne
- ELT-Trasse, Bestand
- Trasse Netzwerk mit Sammelschelle
- Trasse Spannungsversorgung mit Sammelschelle

4/1/18

Panelschluß
Panelschluß
Netzwerkschrank