


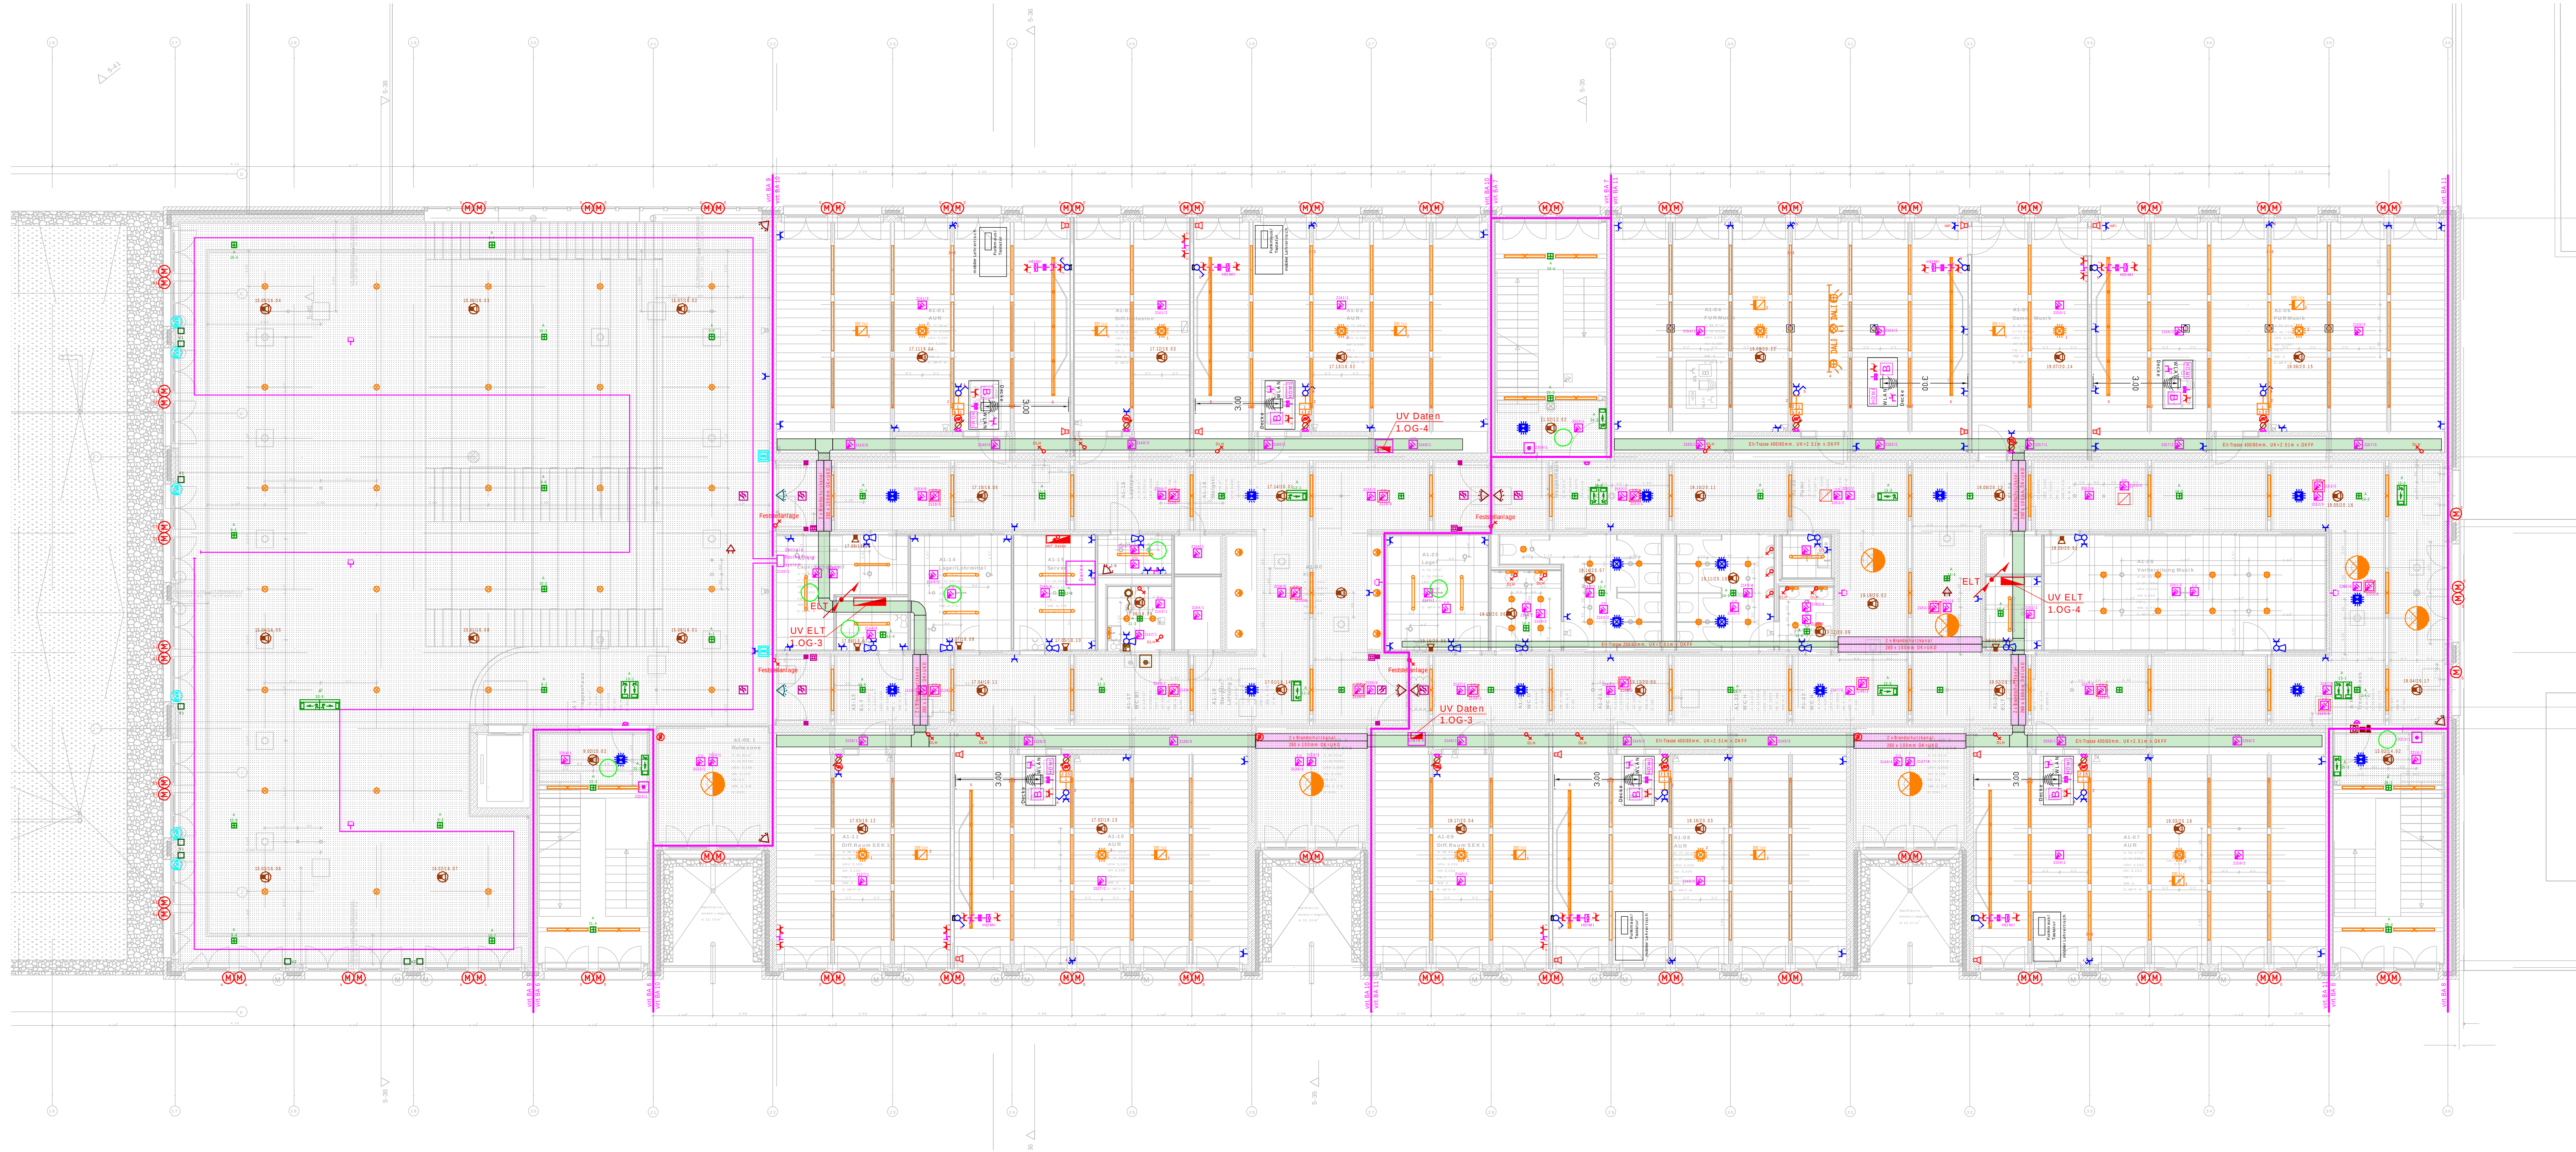

Zwischenstand: 01.08.2024

INDEX	DATUM	NAME	ART DER ÄNDERUNG
IGH IGH-Planung GmbH & Co. KG Ingenieure und Sachverständige Heizung - Lüftung - Klima - Sanitär - Elektro Berenbosteler Straße 70B · 30823 Garbsen · Tel. (05137) 98001-0 · Fax 98001-99			
Projekt		Erweiterung Georg-Büchner-Gymnasium Seelze Planungsleistung Elektro + Außenanlagen	Projekt-Nr.: 220083
Plan		Ausführungsplanung Elektrotechnik Grundriss 1. Obergeschoss BT-A gesamt	Zeichnung-Nr.: ELT-01BTA2-L5-VA Index: -X Maßstab: 1:100 Blattgröße: 1250 x 420
gezeichnet		Raake / Koll	geprüft: Klausenberg
Datei-Code: ELT-01BTA-L5-VA-X-220083-10G-BT-A			