

## Vorbereitungsküche


- ## Ausgabe

- ## Spülküche

- ### Lager / Anlieferung

- ### Sonstige Einrichtung

- 5.01 - Schränke / Regale
- 5.02 - Spülschlauch
- 5.03 - Trinkbrunnen
- 5.04 - Abräumwagen
- 5.05 - Universalspender
- 5.06 - Thermowagen
- 5.07 - Plattformwagen
- 5.08 - Korbwagen
- 5.09 - Transportwagen
- 5.10 - Insektenvernichter

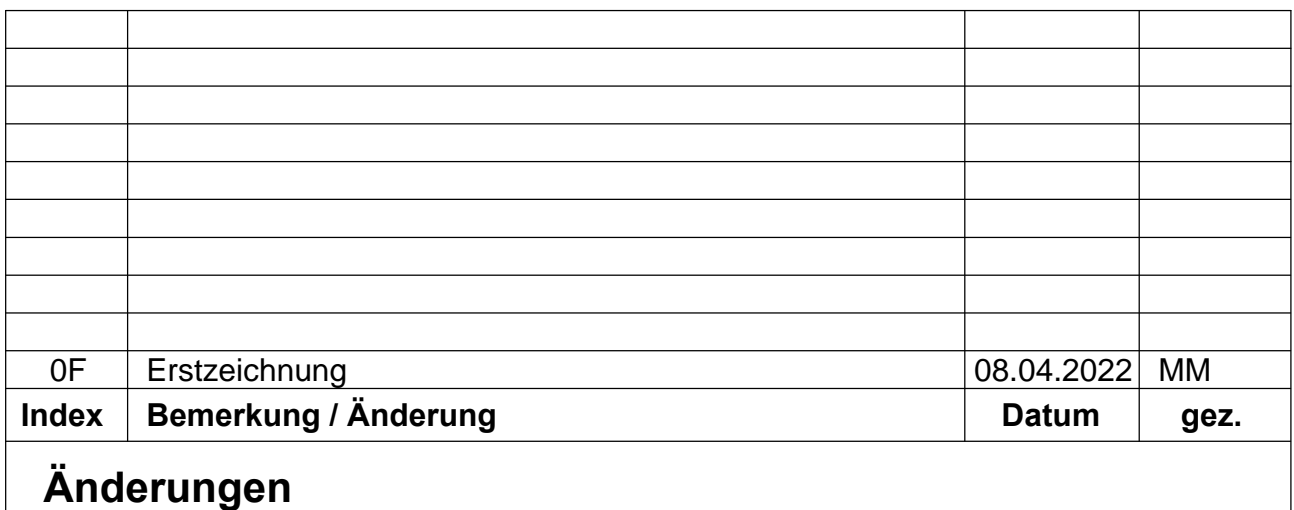

The diagram shows a sequence of objects (a square, a rectangle with a vertical slot, and another square) arranged in a diagonal line. A red rectangle is drawn around the middle object, indicating the bounding box for that specific object.

Architekt:		ppp architekten + stadtplaner gmbh Anschrift: 23552 Lübeck Kanalstraße 52 Tel.: 0451 / 79968-0 Fax: 0451 / 79968-99	
Planung:		Kofler Energies Ingenieurgesellschaft mbH Niederlassung Braunschweig Anschrift: 38122 Braunschweig, Frankfurter Straße 2. Tel.: 0531 / 238 38 0 Fax: 0531 / 238 38 40 eMail: 220099sesu@koflerenergies.com	
		Stadt Seelze Rathausplatz 1, 30926 Seelze	
Neubau Grundschule mit Sporthalle Seelze-Süd			
Kücheneinrichtung Erdgeschoss			
Ausführungsplanung			
Datum: 08.04.2020 Plan-Nr.: H5K0-01-EG050-0000- Plan-Index: 0F		Maßstab: 1:50 Blattgröße: DIN A1	gez.: Mette gepr.: Pötzsich
Datei-Code: H5K0-01-EG050-0000-0F Grundriss Küche			