



Grundriss Maßstab 1:25

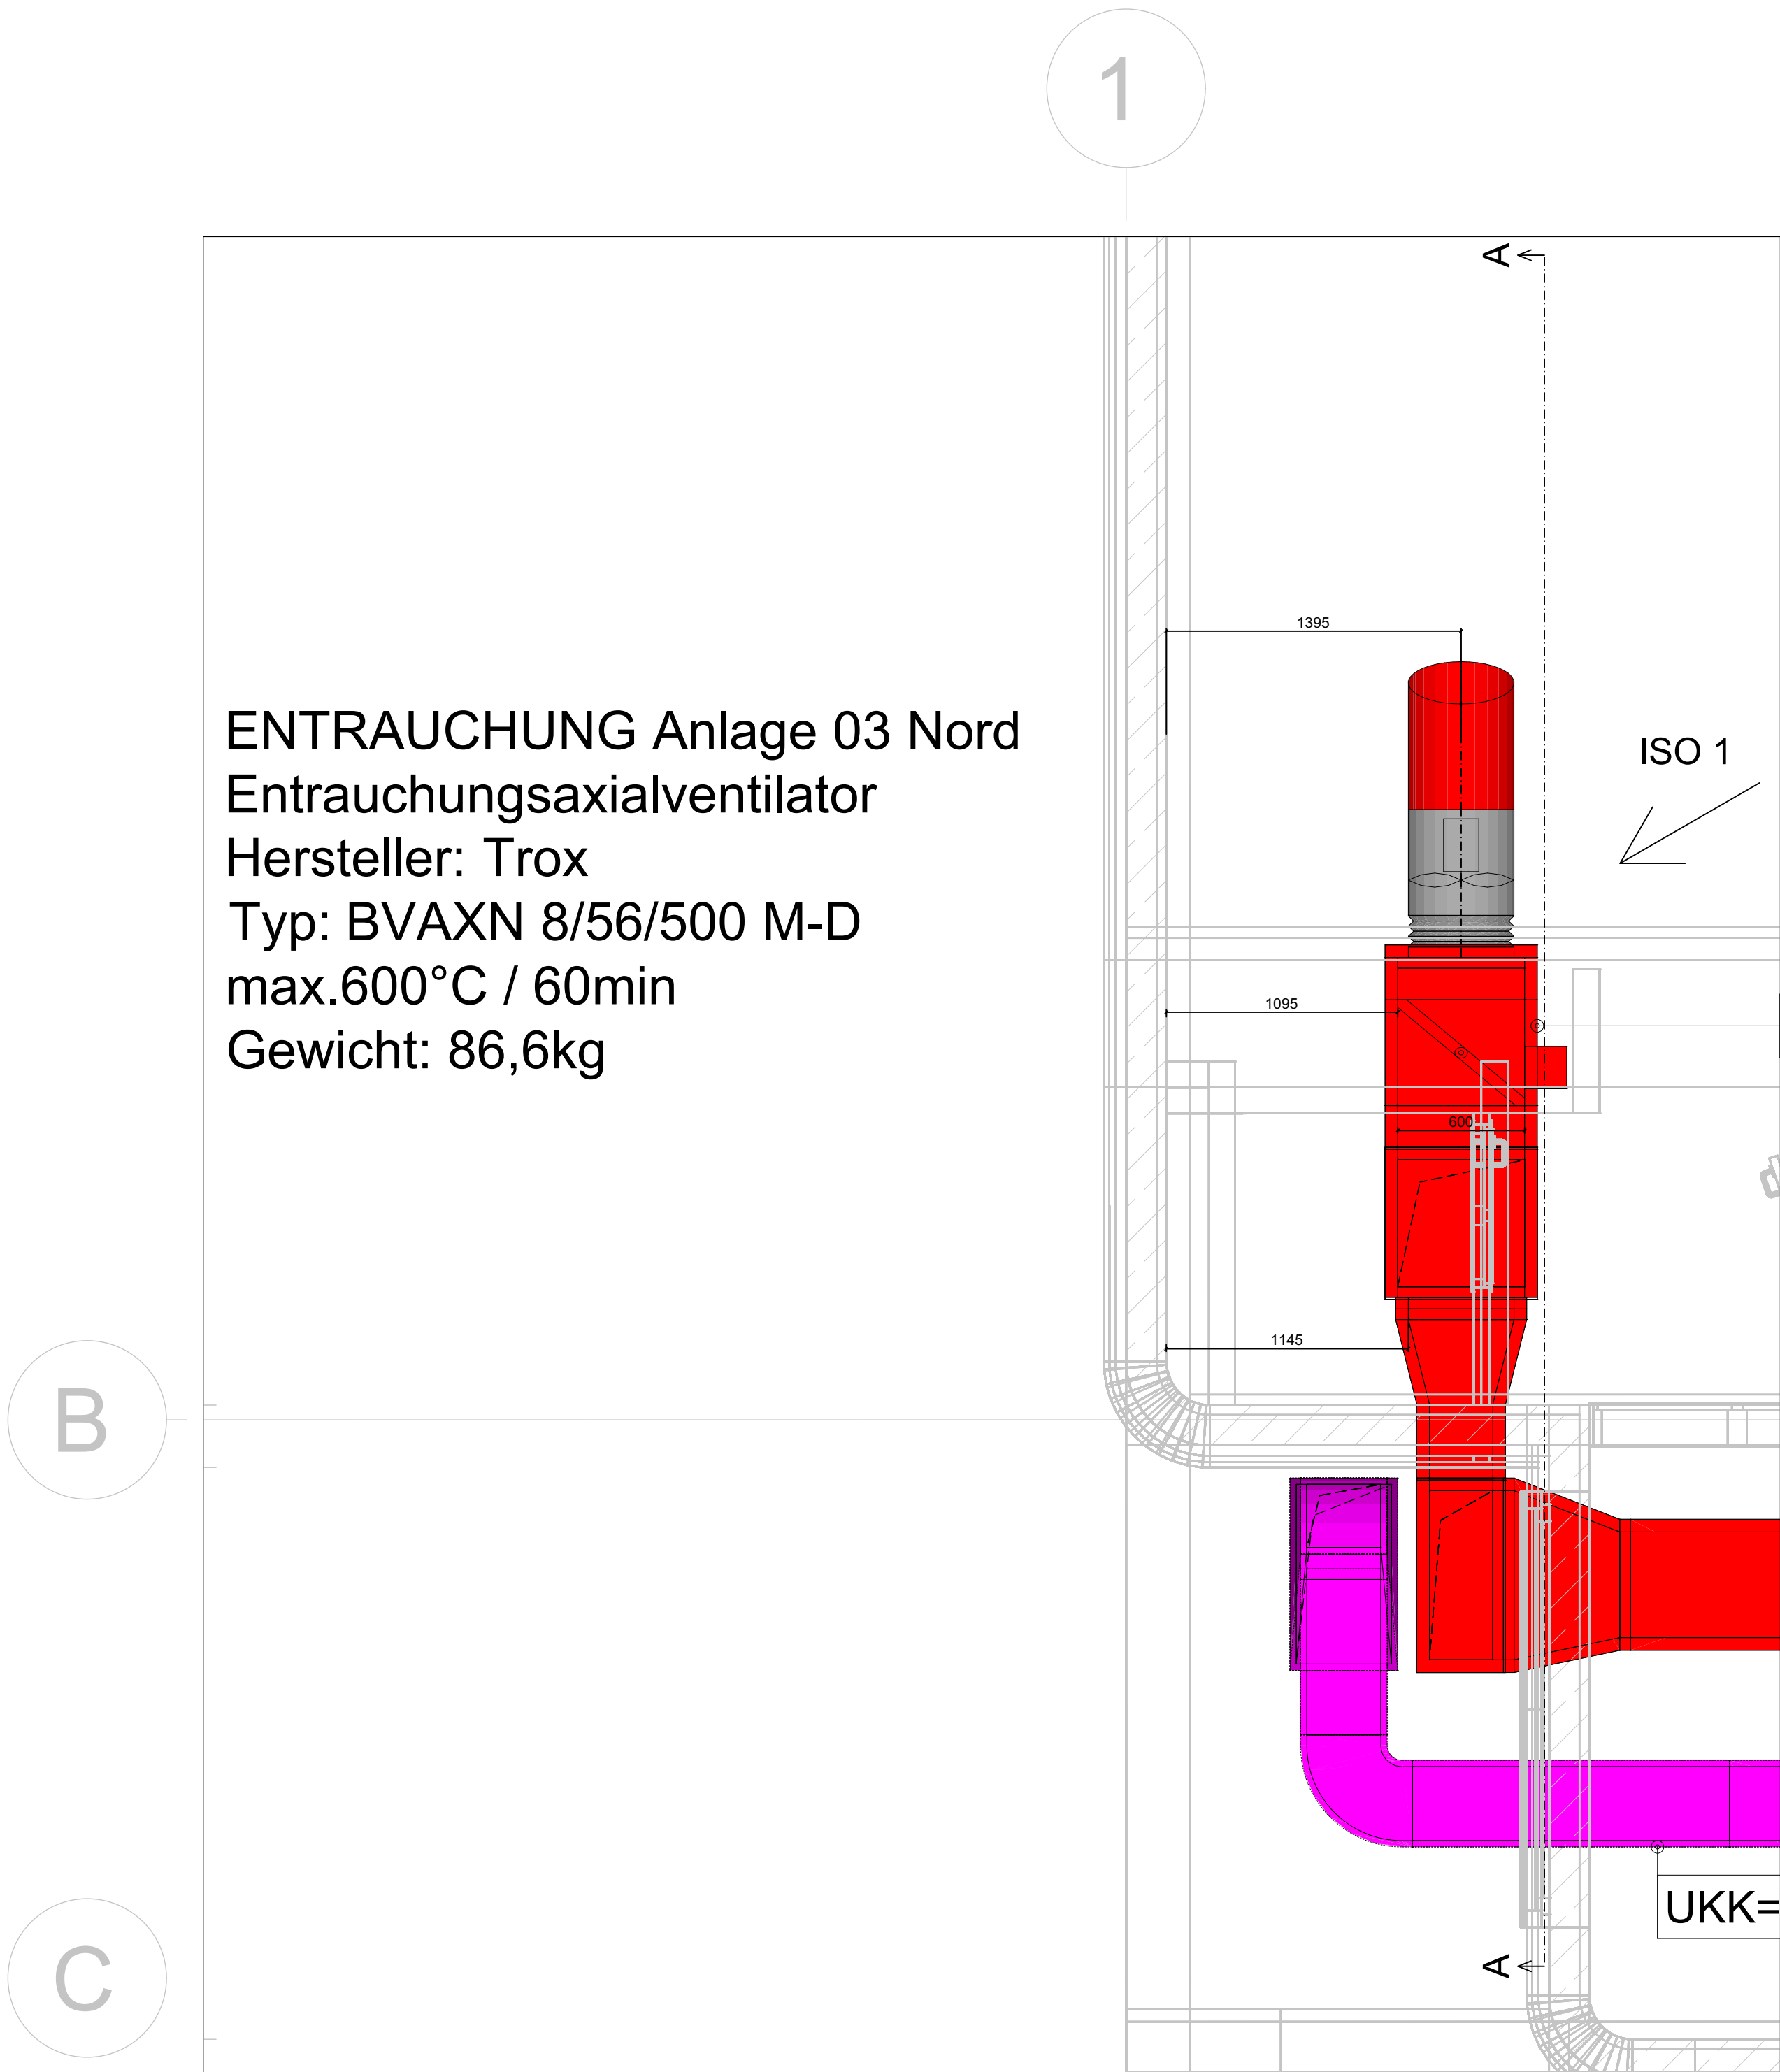


Maßstab 1:25

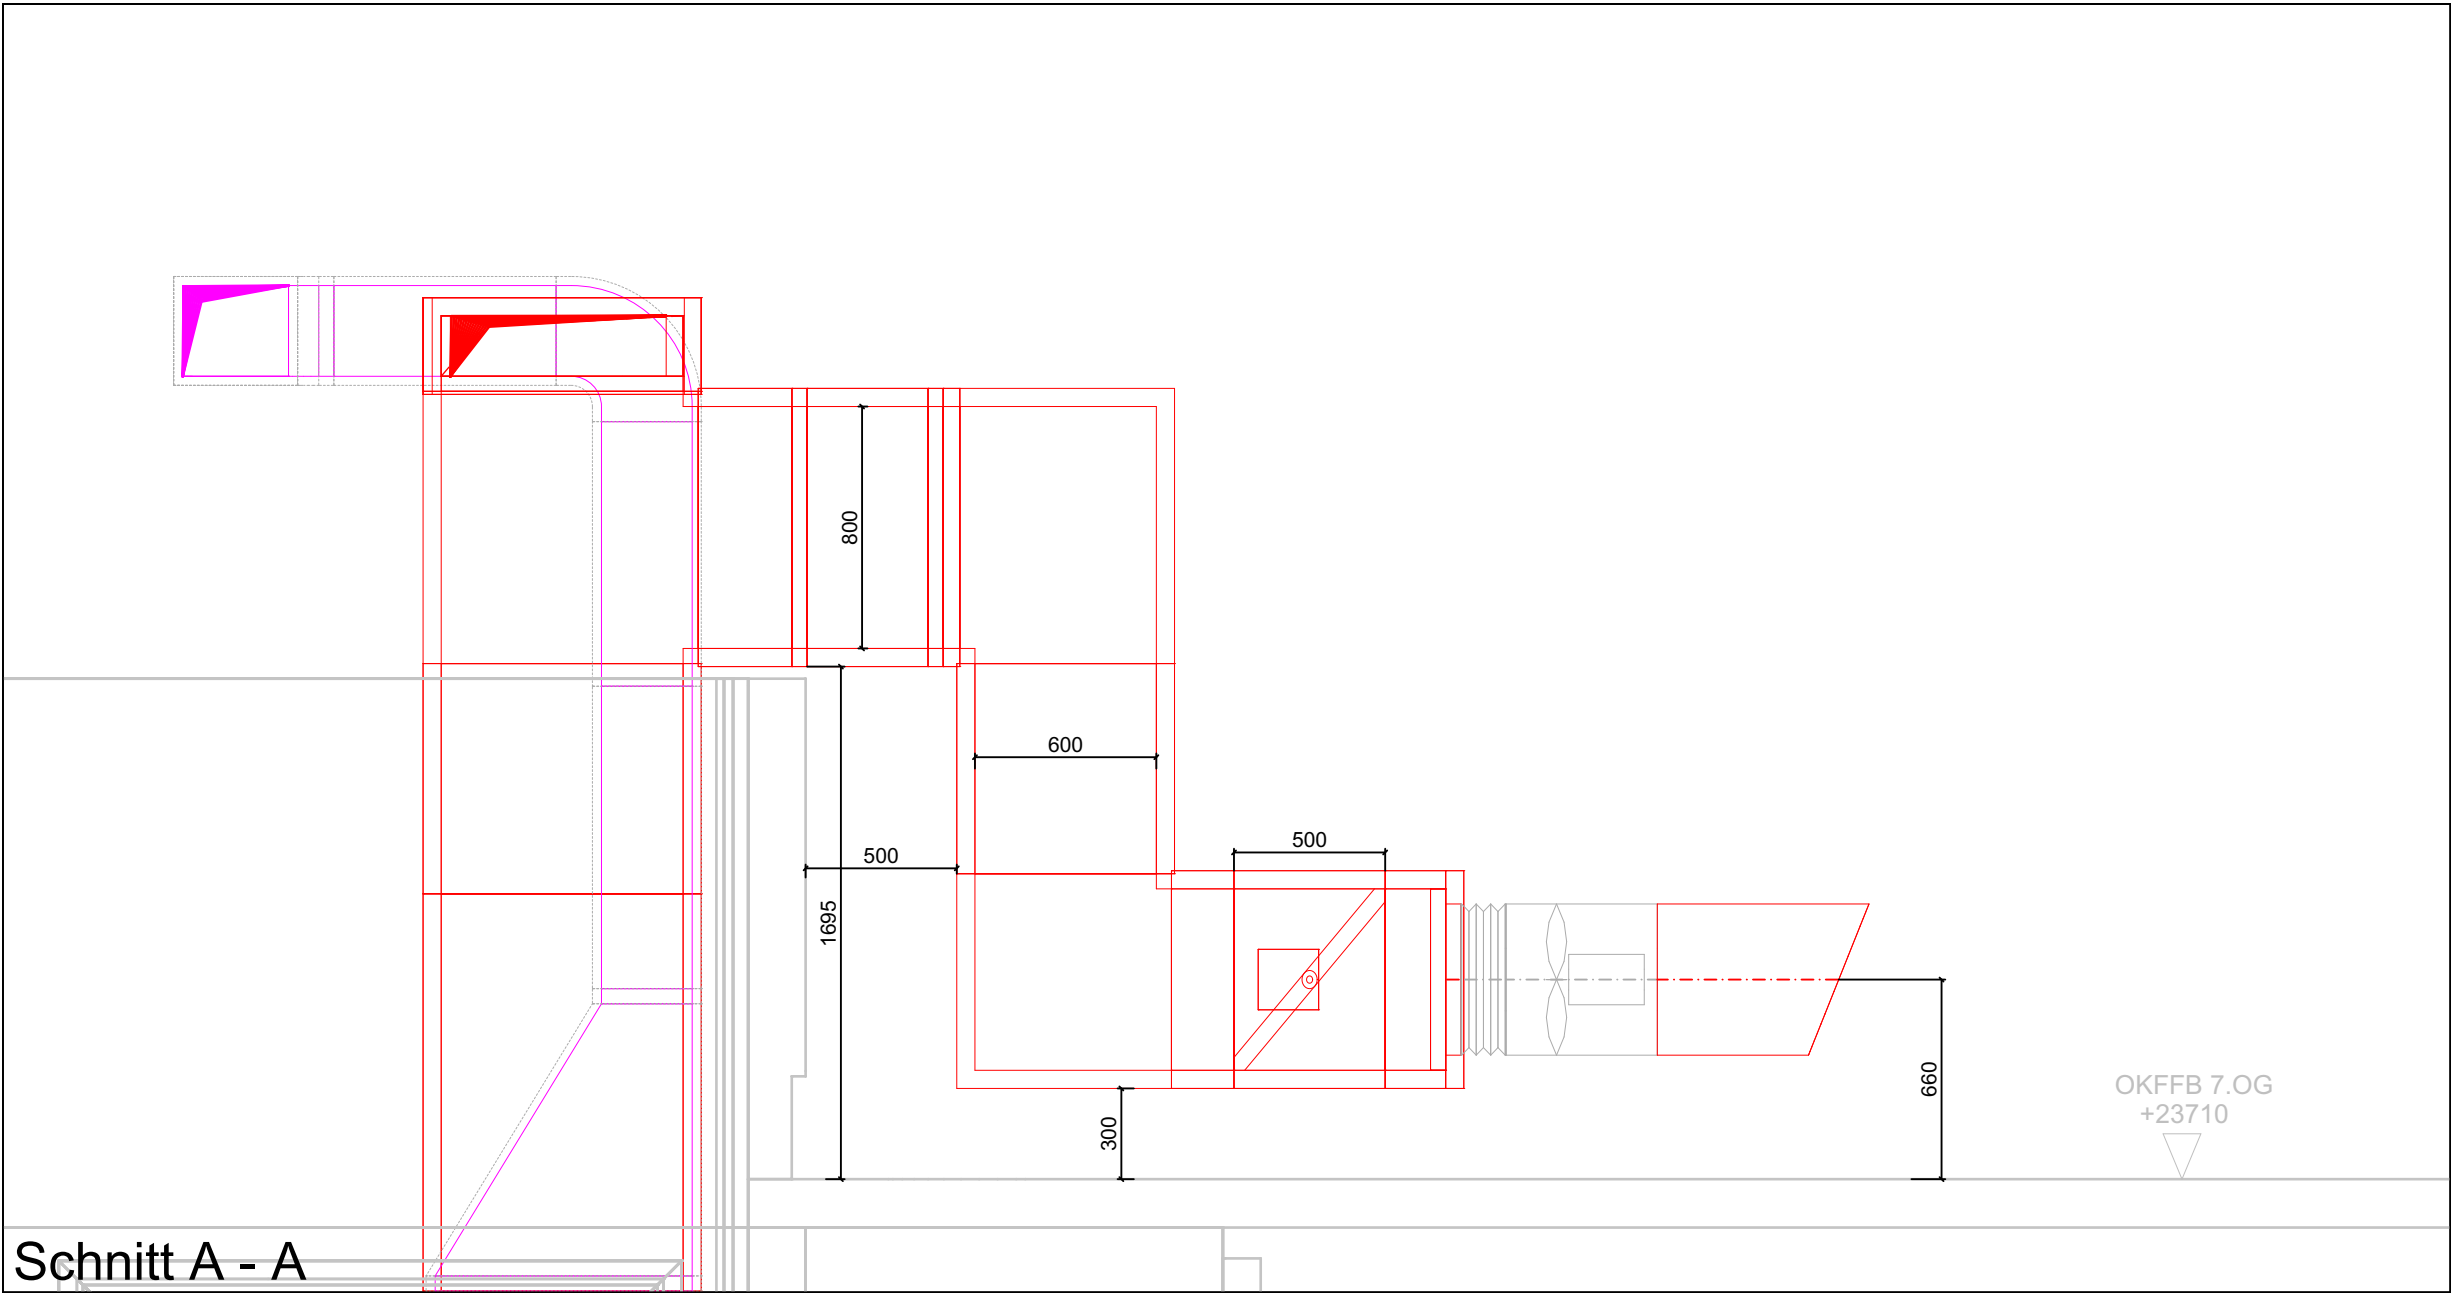

Legende:

- Abluft (ABL)
- Zuluft (ZUL)
- Außenluft (AUL)
- Fortluft (FOL)
- Entrauchung (ENT)
- Tellerventil (TV)
- Brandschutztellerventil (BS-TV)
- Brandschutzklappe (BSK)
- Entrauchungsklappe (ERK)
- Segeltuchstutzen
- L90 Kanal - Promat

ISO 1 Ansicht

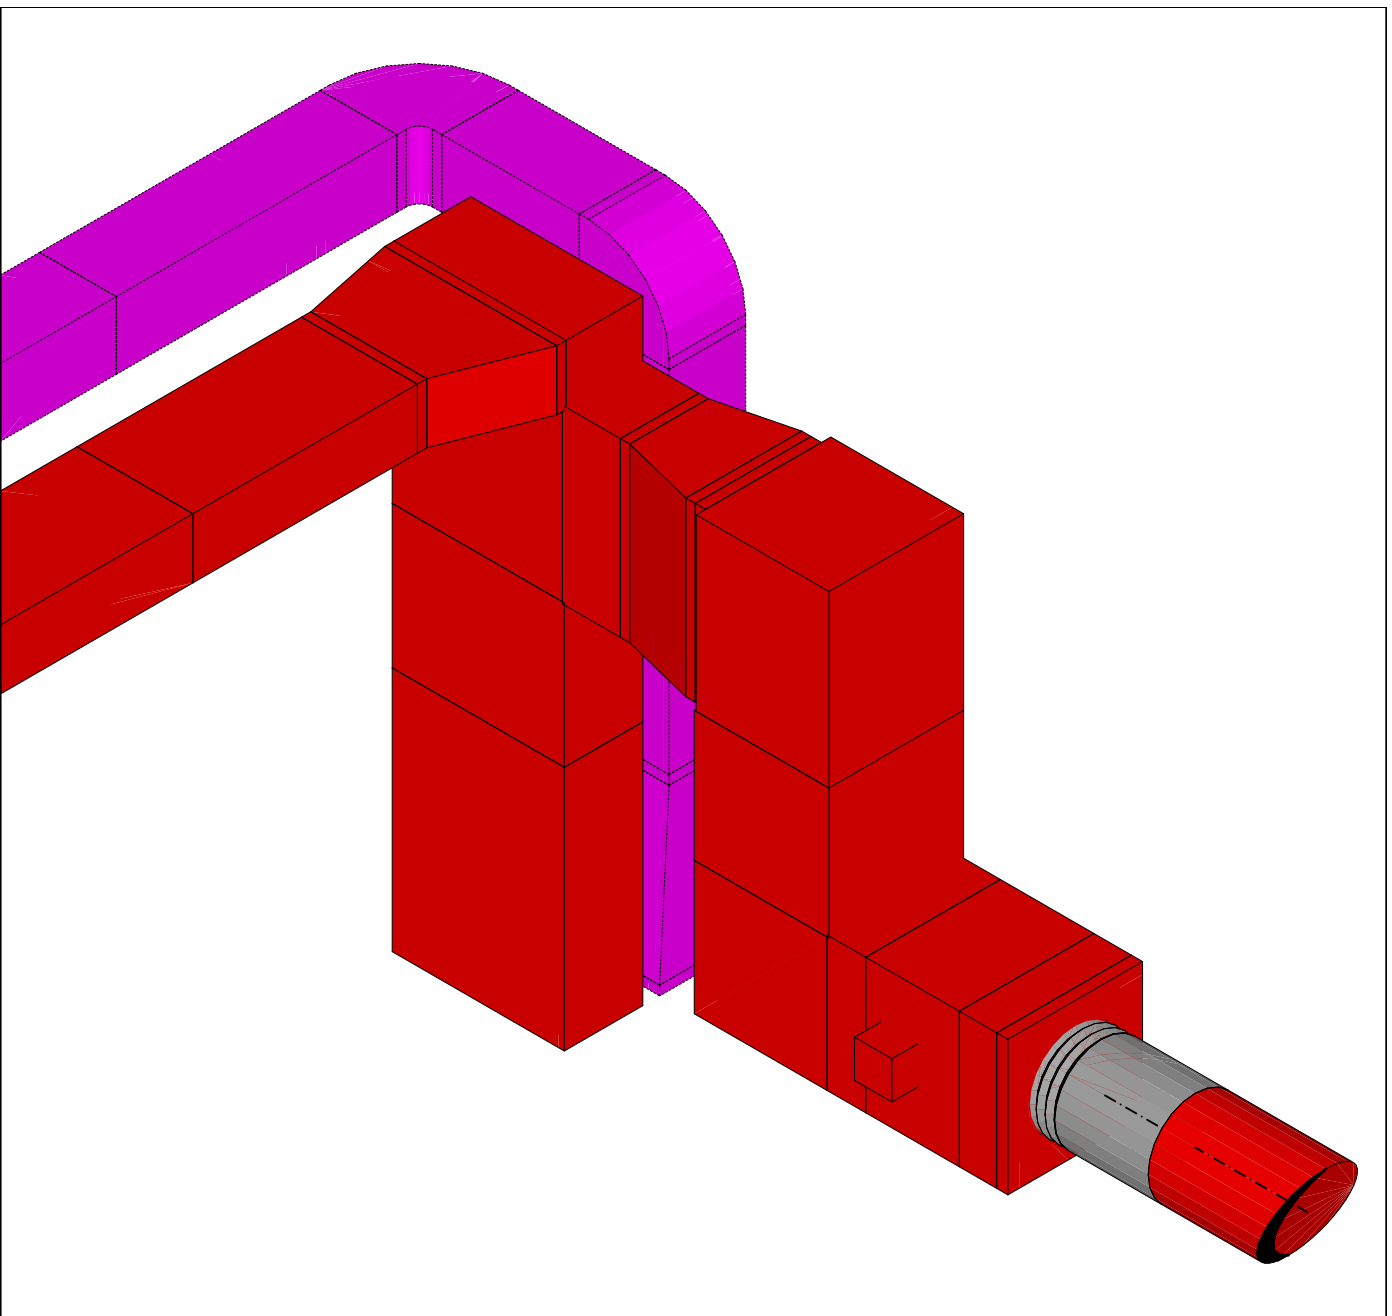

± 0,00 = OKFF EG = xxx ü. NHN
HGW (2009)= xxx MGW = xxx

WICHTIGER HINWEIS :
DIESE ZEICHNUNG IST GEISTIGES EIGENTUM DER ARCHITEKTENGEMEINSCHAFT FEHR GMBH UND IST
URHEBERRECHTLICH GESETZLICH GESCHÜTZT. SIE DARF NUR FÜR DIESES BAUVORHABEN VERWENDET WERDEN. DIE
WEITERGABE AN DRITTE SOWIE DIE VERVIELFÄLTIGUNG IST VERBOTEN UND WIRD STRAFRECHTLICH VERFOLGT.

ALLE MASZE SIND AM BAU ZU PRÜFEN				ALLE DETAILS UND STATIK SIND ZU BEACHTEN			
k							
j							
i							
h							
g							
f							
e							
d							
c							
b							
a							
-	10.06.26	Planerstellung					
Änderung							

Projektnummer: 295-25-FfS	Freigabedatum	Unterschrift	Index	Plannummer DE01_-
------------------------------	---------------	--------------	-------	----------------------

Bauherr Vivantes NETZWERK FÜR GESUNDHEIT Arosen Allee 72-76 13407 / Berlin		Projektnummer Bauherr P 0956	
Bauvorhaben 295-25-Haus Leonore Erneuerung der RLT-Anlage Leonorenstraße 17-33 12247 / Berlin		Erstelldatum 10.06.2026 Gezeichnet SB/TP Blattgröße 1189 X 500	Indexdatum 10.06.2026 Geändert / Geprüft 10.06.2026 Maßstab ---

Planungsstand: Ausführungsplanung [LP 5]

Planungsinhalt	
DETAIL LÜFTUNG ANLAGE 3 NORD	

Plan Nr. 0 9 5 6 E L U _ D E 0 1 _ - - F P

Gewerk Hochbau	
Planverfasser Architektengemeinschaft FEHR GmbH Dipl.-Ing. Achim Damm M.Sc. Ferenc Graefe M.A. Evgeni Varaxine Architekten VFA	
HOLDERLINSTRASSE 11 14050 BERLIN	TEL: 030/827930-0 FAX: 030/827930-93 e-mail : info@fehr-gmbh.com Internet : www.fehr-gmbh.com



Gewerk Raumlufthtechnische Anlagen	
Planverfasser Pasquay & Partners Engineering Berlin GmbH	
Hardenbergstr. 32 10623 BERLIN	TEL: 030/69-56-617 e-mail : info@pasquay-partners.com Internet : www.pasquay-partners.com

