

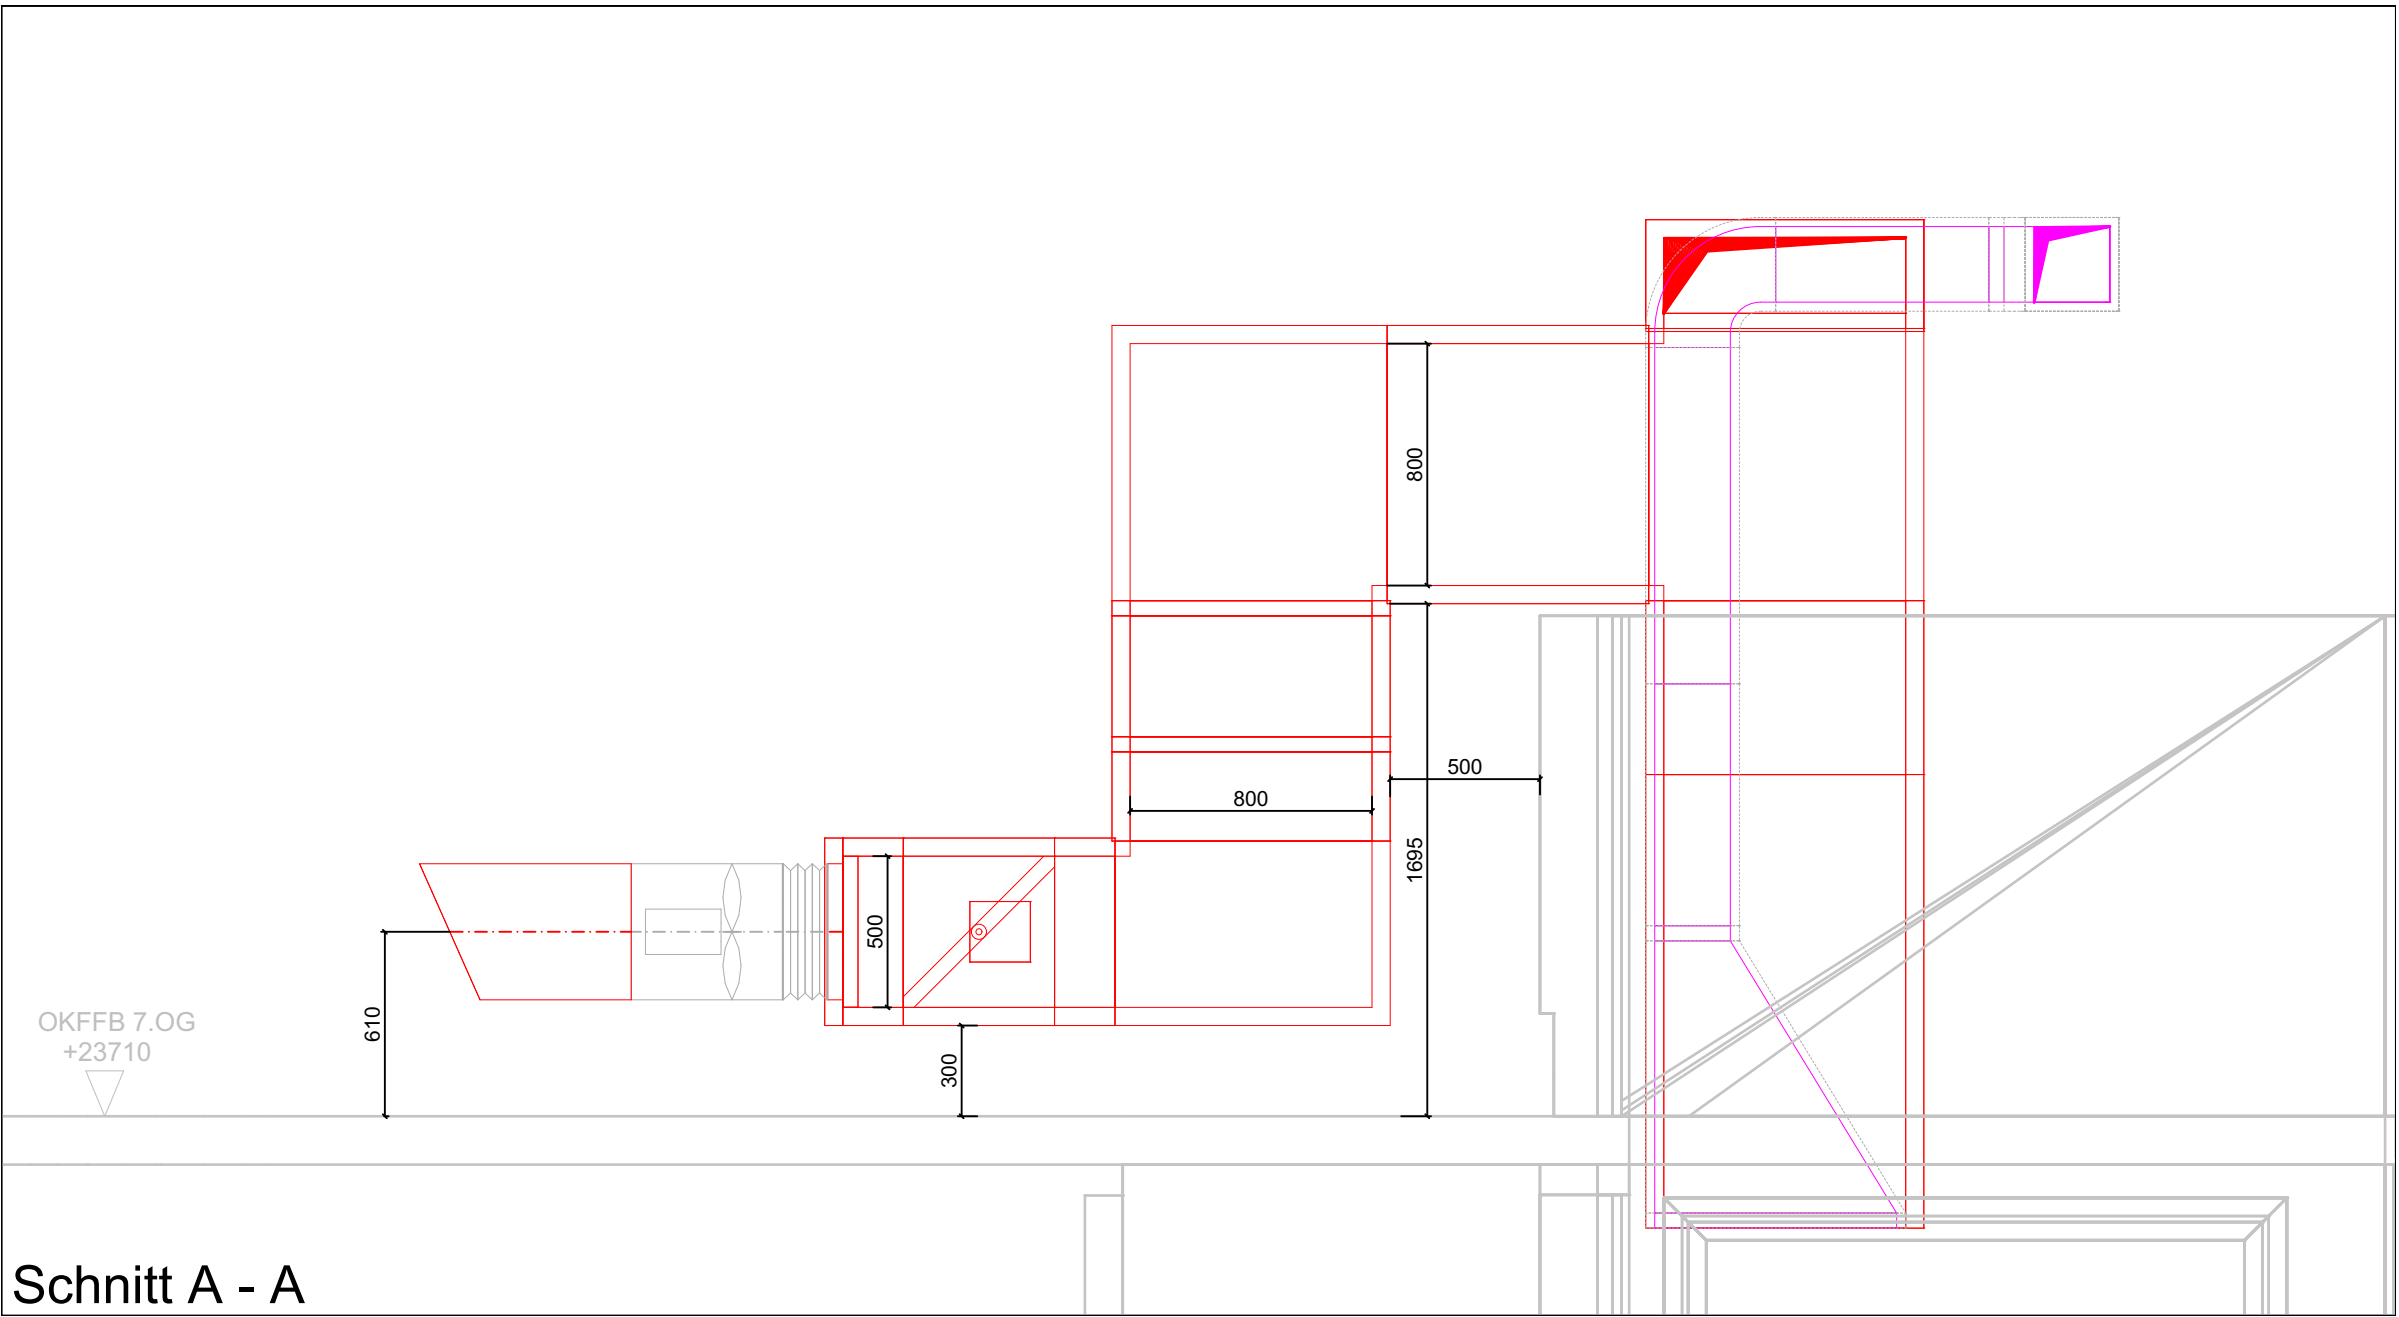


Grundriss Maßstab 1:25

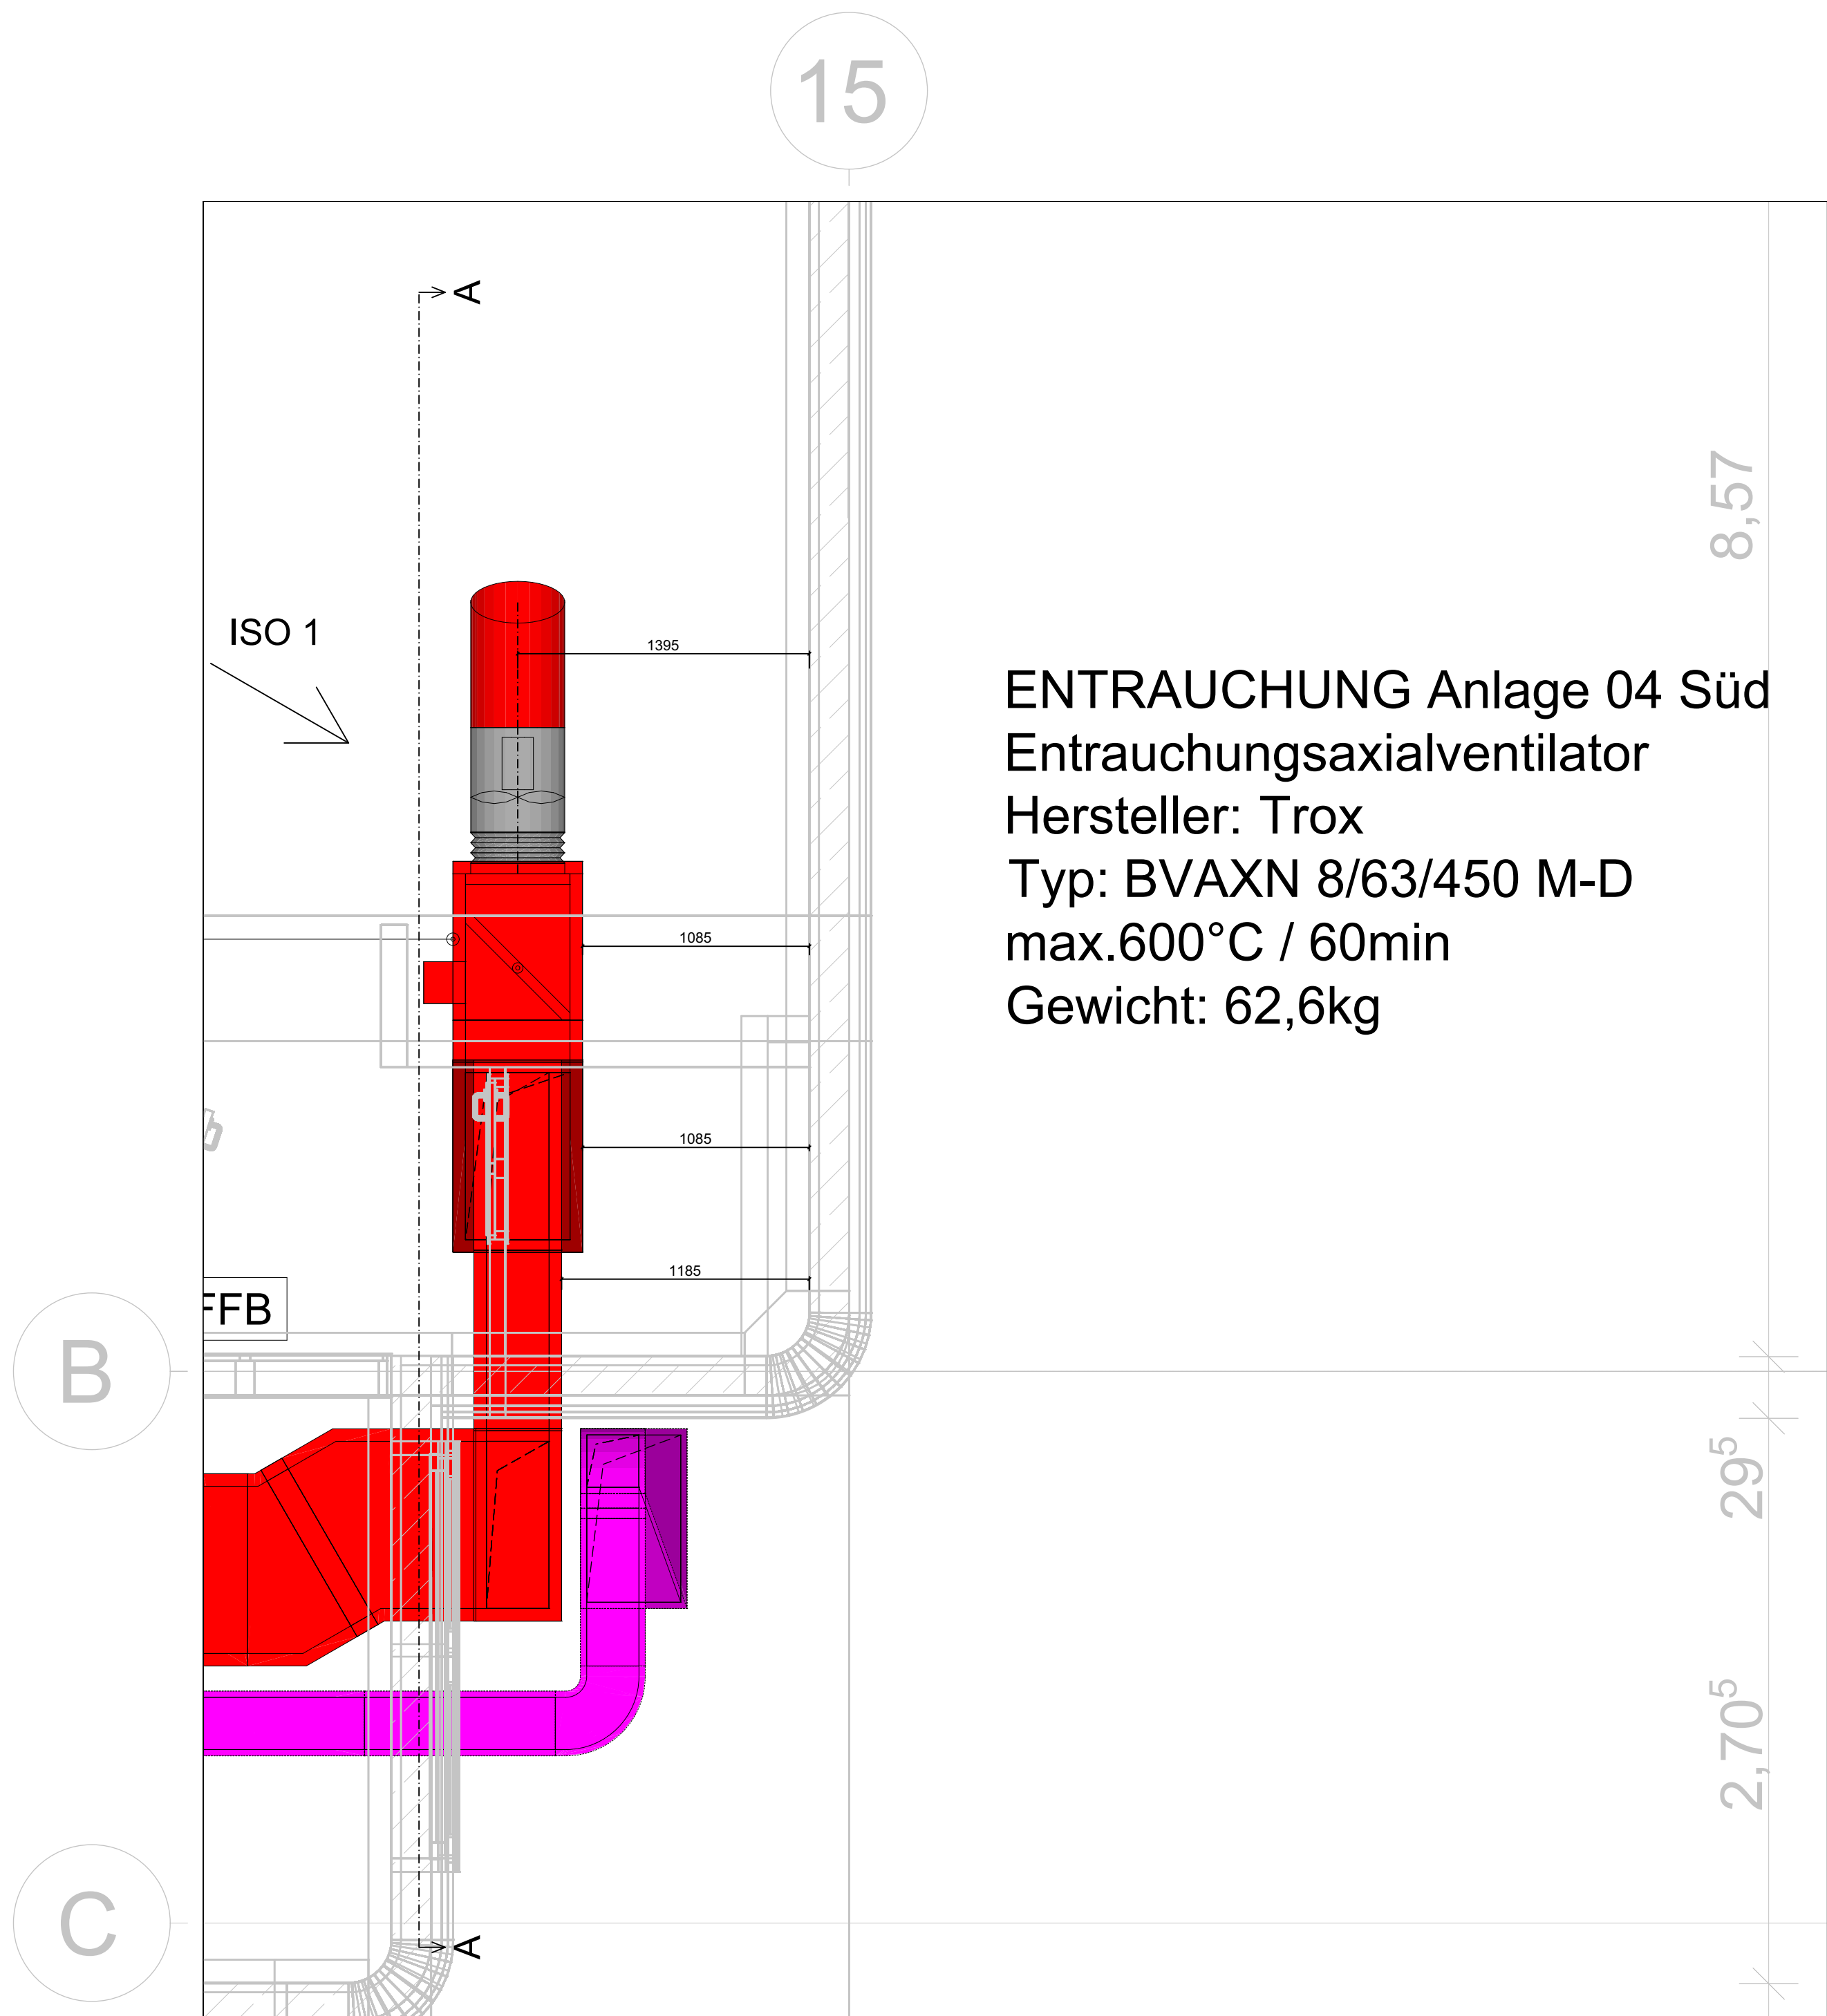

ISO 1 Ansicht

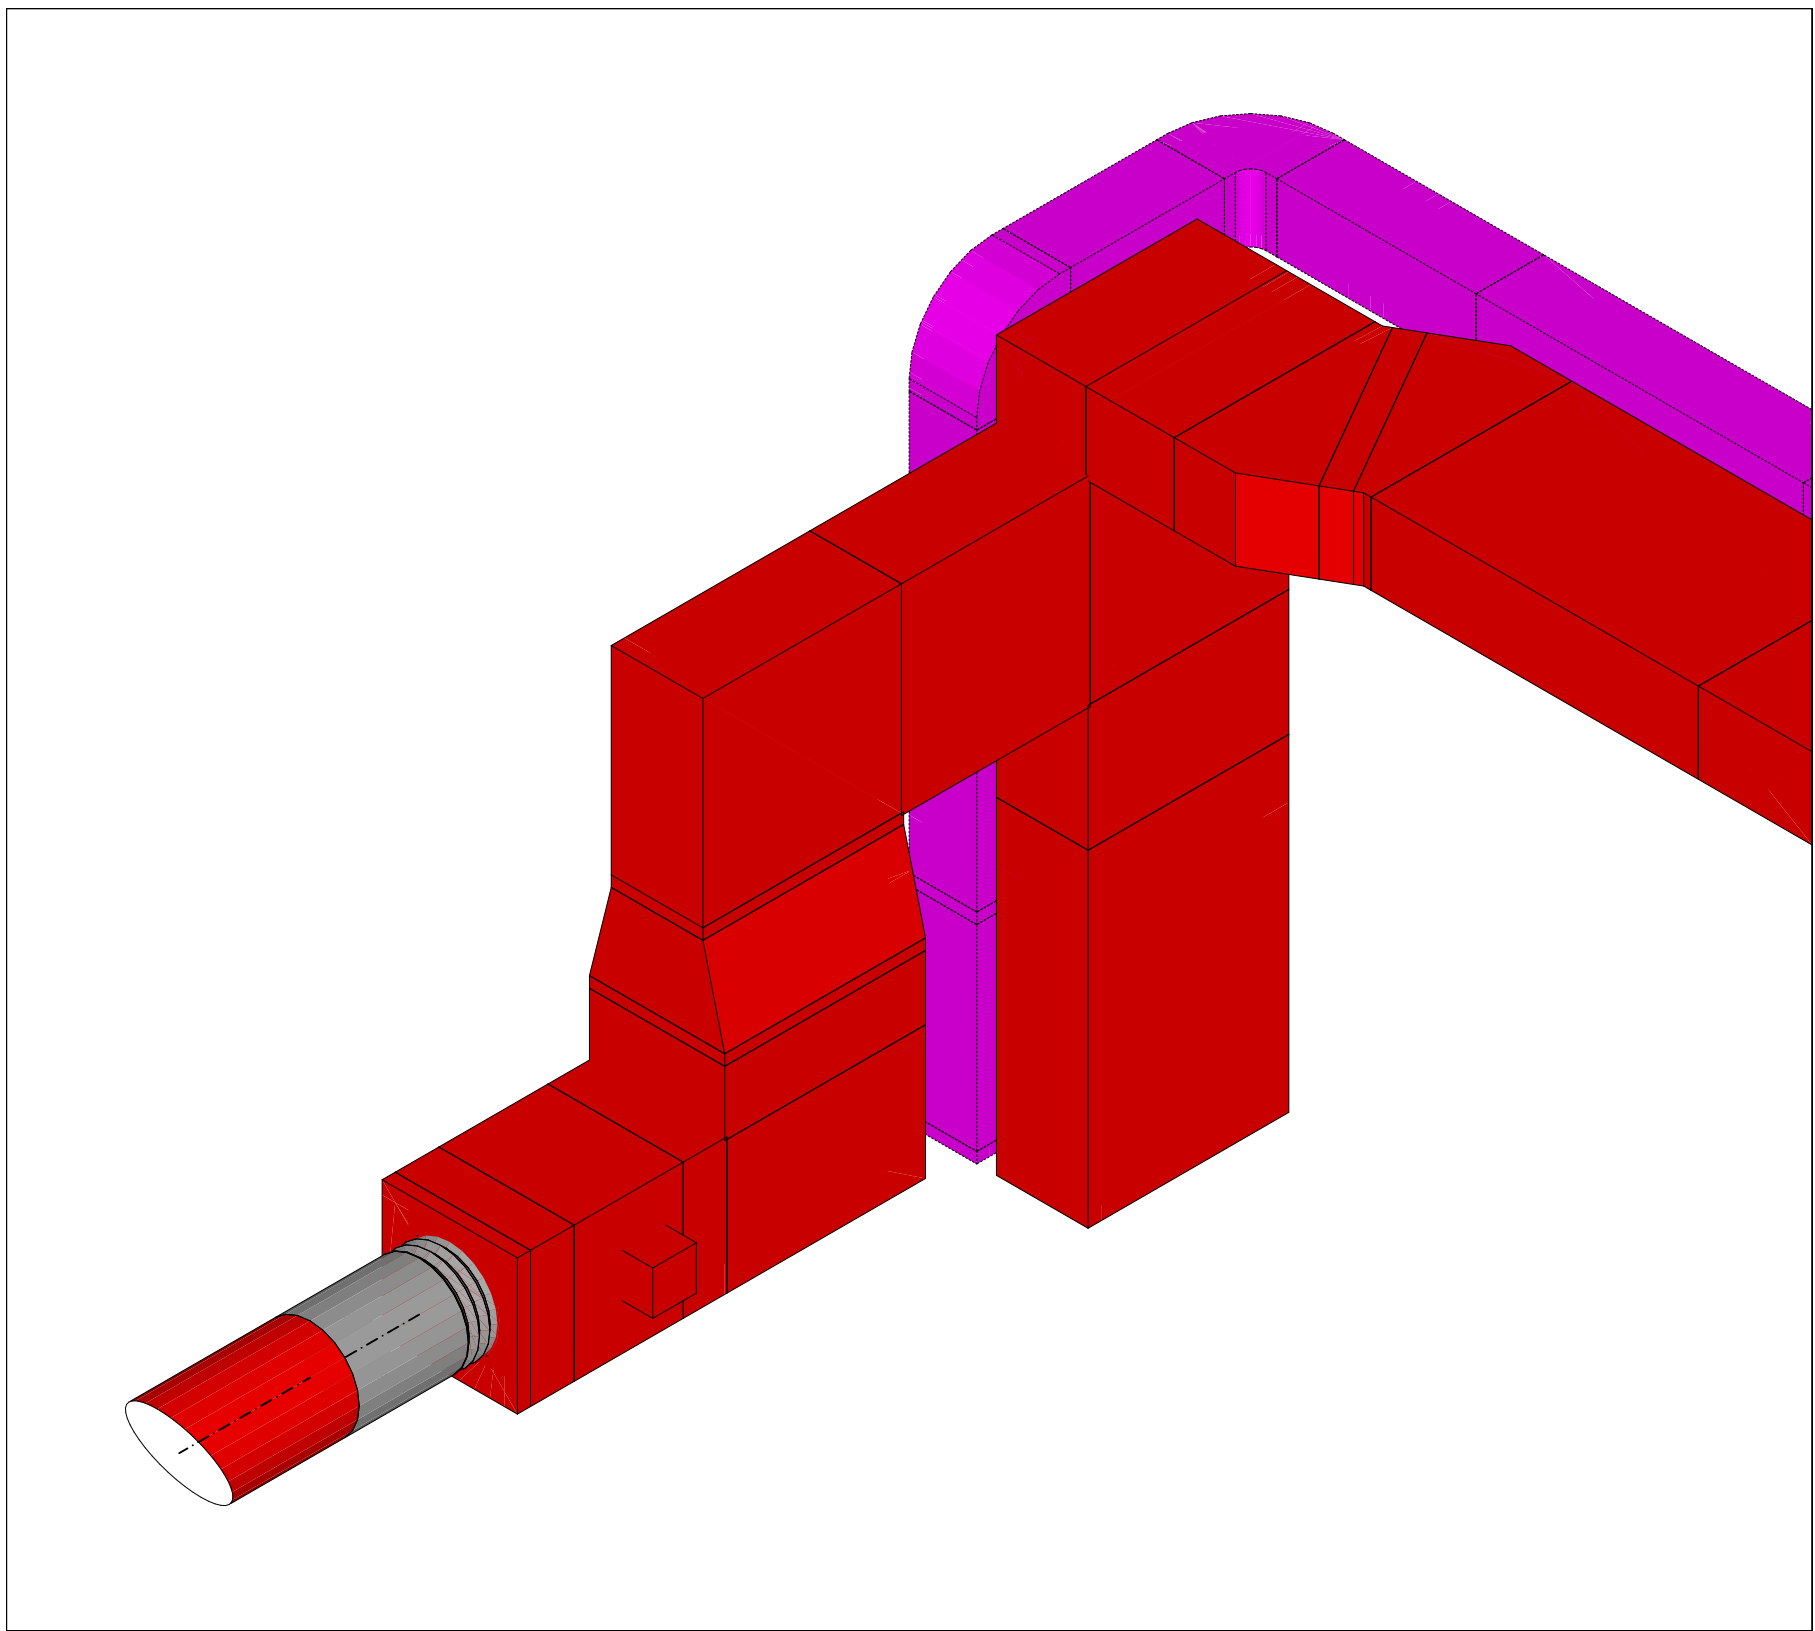

Legende:

- Abluft (ABL)
- Zuluft (ZUL)
- Außenluft (AUL)
- Fortluft (FOL)
- Entrauchung (ENT)
- Tellerventil (TV)
- Brandschutztellerventil (BS-TV)
- Brandschutzklappe (BSK)
- Entrauchungsklappe (ERK)
- Segeltuchstutzen
- L90 Kanal - Promat

± 0,00 = OKFF EG = xxx ü. NHN  
HGW (2009)= xxx MGW = xxx

WICHTIGER HINWEIS :  
DIESE ZEICHNUNG IST GEISTIGES EIGENTUM DER ARCHITEKTENGEMEINSCHAFT FEHR GMBH UND IST  
URHEBERRECHTLICH GESETZLICH GESCHÜTZT. SIE DARF NUR FÜR DIESES BAUVORHABEN VERWENDET WERDEN. DIE  
WEITERGABE AN DRITTE SOWIE DIE VERVIELFÄLTIGUNG IST VERBOTEN UND WIRD STRAFRECHTLICH VERFOLGT.

ALLE MASZE SIND AM BAU ZU PRÜFEN				ALLE DETAILS UND STATIK SIND ZU BEACHTEN			
k							
j							
i							
h							
g							
f							
e							
d							
c							
b							
a							
-	10.06.26	Planerstellung					
Änderung							

Projektnummer:	Freigabedatum	Unterschrift	Index	Plannummer
295-25-FfS				DE02_-

Bauherr <b>Vivantes</b> NETZWERK FÜR GESUNDHEIT Arosen Allee 72-76 13407 / Berlin		Projektnummer Bauherr P 0956	
Bauvorhaben <b>295-25-Haus Leonore</b> Erneuerung der RLT-Anlage Leonorenstraße 17-33 12247 / Berlin		Erstelldatum 10.06.2026 Gezeichnet SB/TP Blattgröße 1189 X 500	Indexdatum 10.06.2026 Geändert / Geprüft 10.06.2026 Maßstab ---

Planungsstand

Ausführungsplanung [ LP 5 ]

Planungsinhalt	
<b>DETAIL LÜFTUNG ANLAGE 4 SÜD</b>	

Plan Nr. 0 9 5 6 E L U \_ D E 0 2 \_ - - F P

Gewerk Hochbau	
Planverfasser Architektengemeinschaft FEHR GmbH	
Dipl.-Ing. Achim Damm M.Sc. Ferenc Graefe	M.A. Evgeni Varaxine Architekten VFA
HOLDERLINSTRASSE 11 14050 BERLIN	TEL: 030/827930-0 FAX: 030/827930-93
	e-mail : info@fehr-gmbh.com Internet : www.fehr-gmbh.com

Gewerk Raumlufthtechnische Anlagen	
Planverfasser Pasquay & Partners Engineering Berlin GmbH	
Hardenbergstr. 32 10623 BERLIN	TEL: 030/69-56-617 e-mail : info@pasquay-partners.com Internet : www.pasquay-partners.com

