


A
B
C
D
E
F

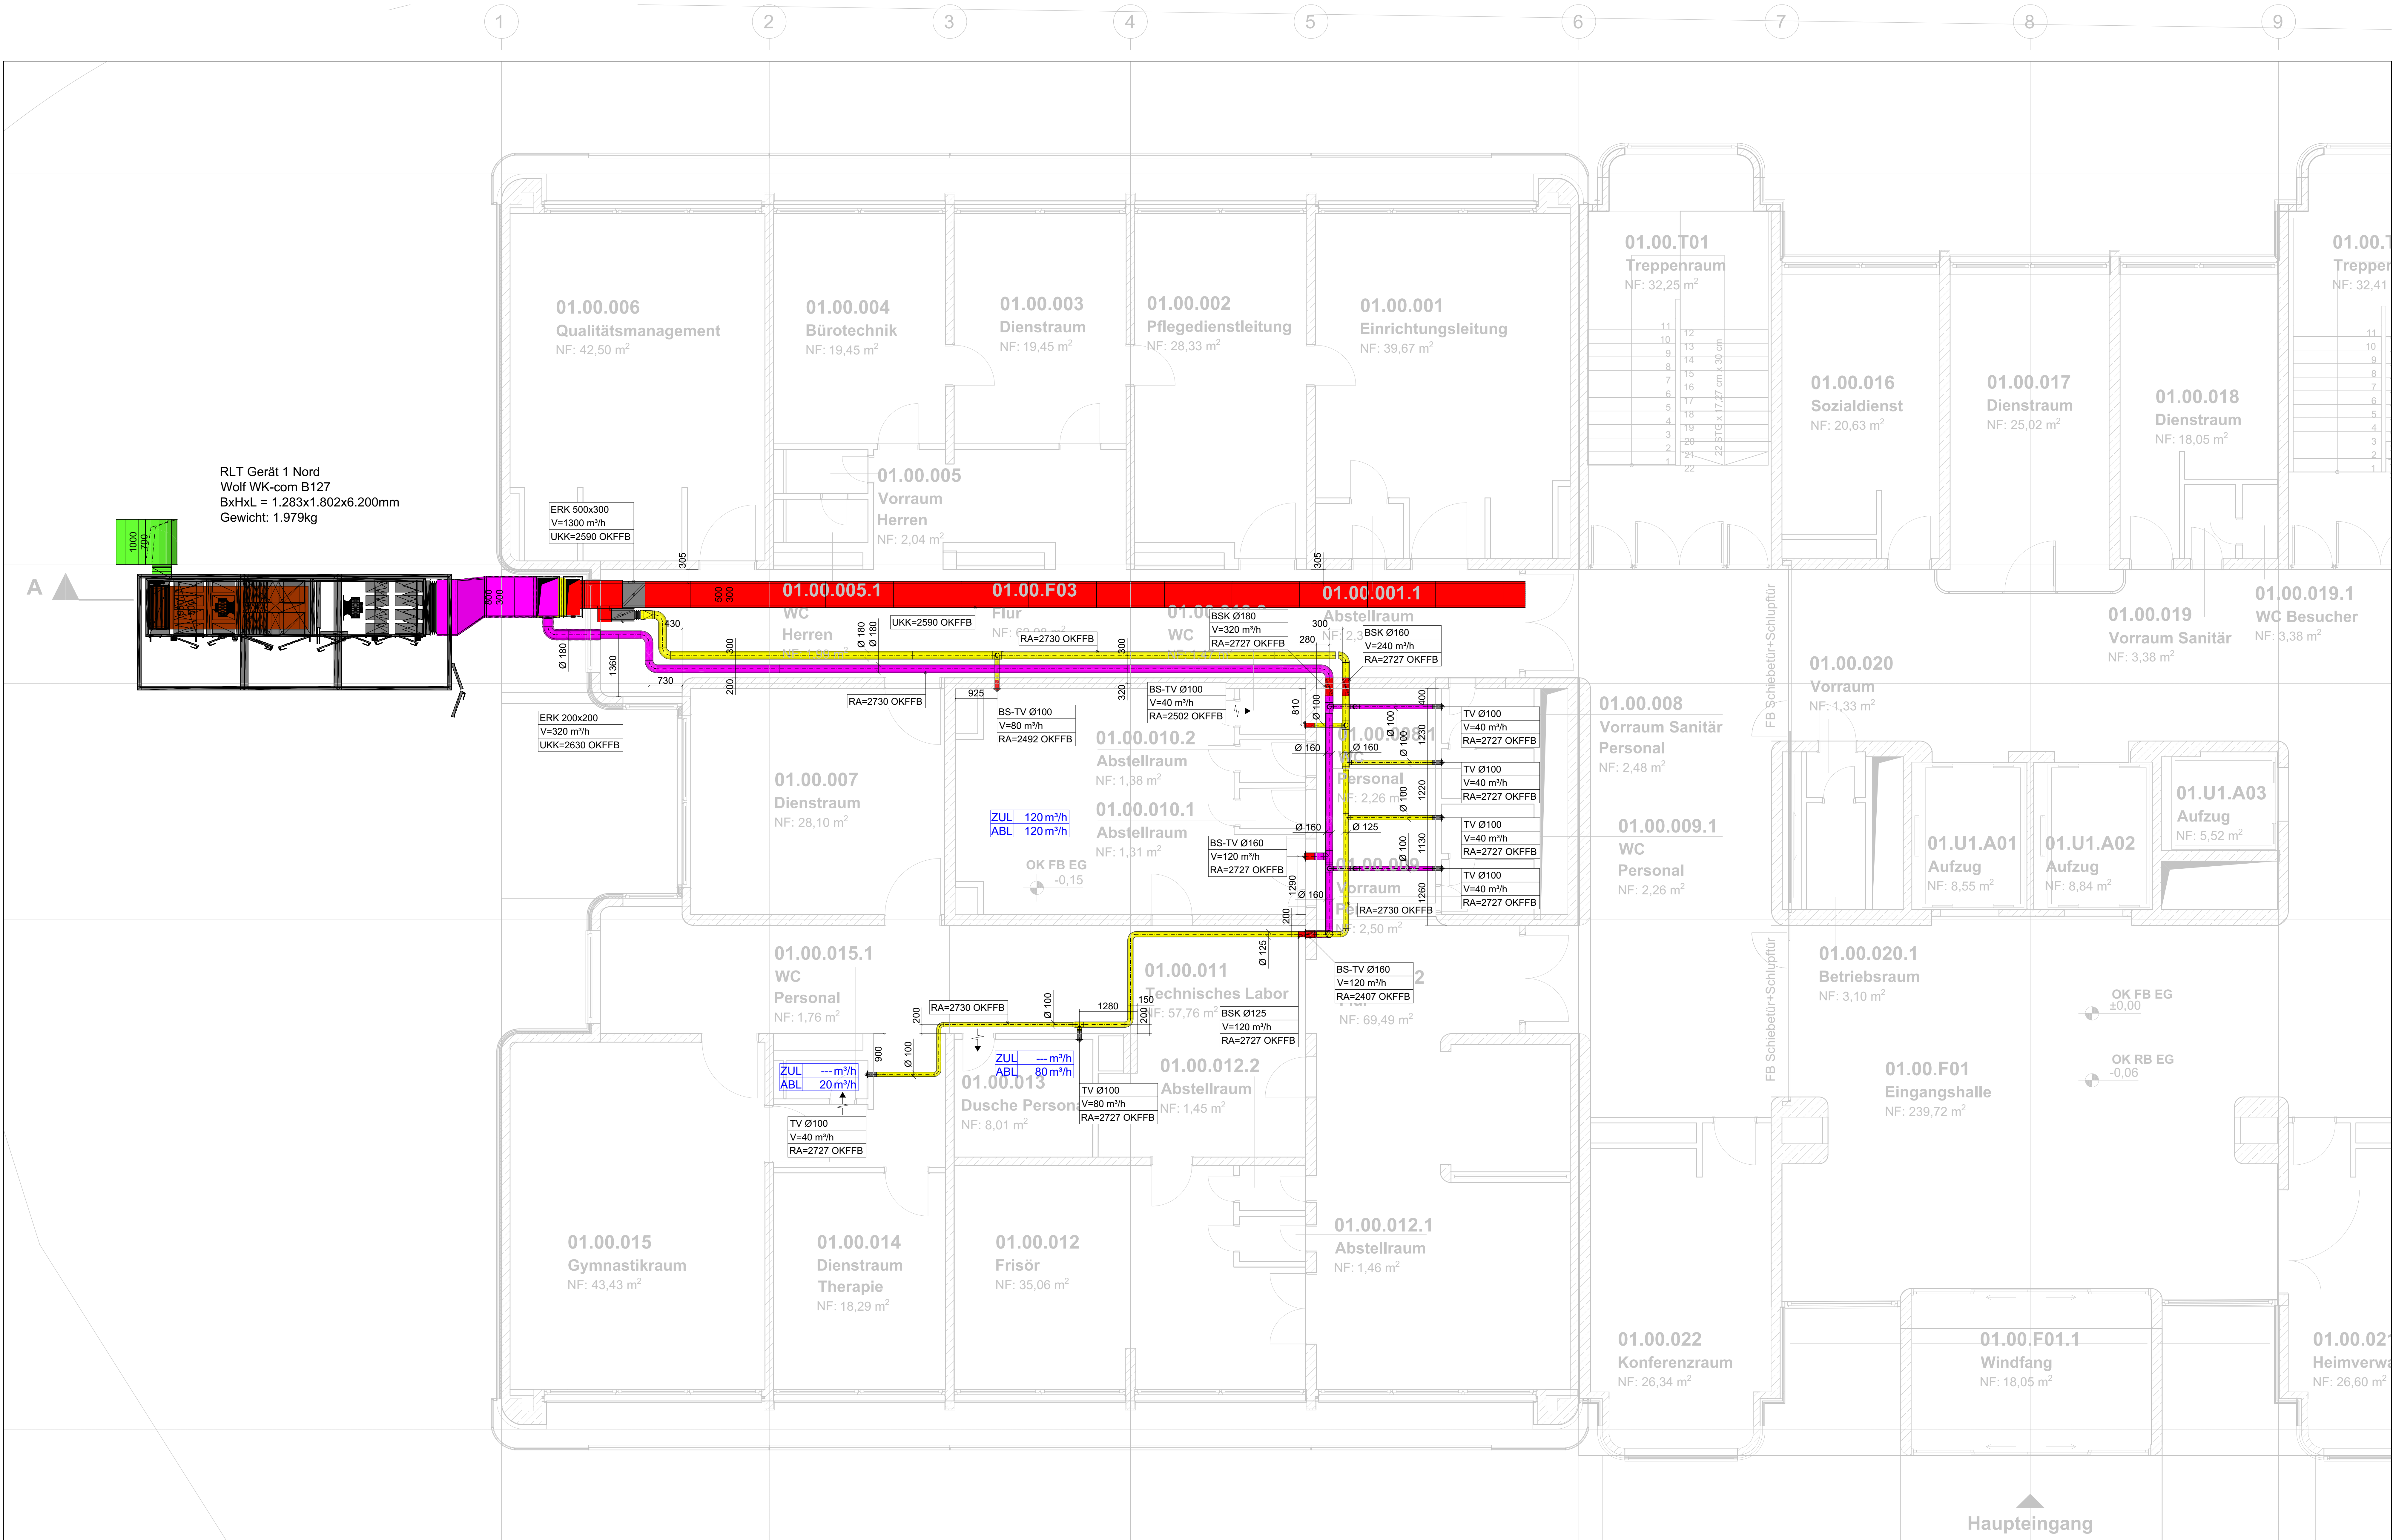

- Legende:
- Abluft (ABL)
 - Zuluft (ZUL)
 - Außenluft (AUL)
 - Fortluft (FOL)
 - Entrauchung (ENT)
 - Tellerventil (TV)
 - Brandschutztellerventil (BS-TV)
 - Brandschutzklappe (BSK)
 - Entrauchungsklappe (ERK)
 - Segeltuchstützen
 - L90 Kanal - Promat

± 0,00 = OKFF EG = xxx ü. NHN
HGW (2009) = xxx
MGW = xxx

WICHTIGER HINWEIS:
DIESE ZEICHNUNG IST GEISTIGES EIGENTUM DER ARCHITEKTENGEMEINSCHAFT FEHR GMBH UND WIRD NUR FÜR DIE VERGEBENDE ANSTALT UND DIE VERGEBENDE ANSTALT VERWENDET. SIE DARF NICHT FÜR ANDERE ZWECKE VERWENDET WERDEN. DIE WEITERGABE AN DRITTE SOWIE DIE VERVIELFÄLTIGUNG IST VERBOTEN UND WIRD STRAFRECHTLICH VERFOLGT.

ALLE MASSE SIND AM BAU ZU PRÜFEN	ALLE DETAILS UND STATIK SIND ZU BEACHTEN
1	
2	
3	
100	

Projektnummer	Freigelegedatum	Unterschrift	Index	Plannummer
295-25-FIS				GR00_1

Bauherr	Projektnummer Bauherr
Vivantes NETZWERK FÜR GESUNDHEIT Ammerallee 12-16 13407 / Berlin	P 0956

Bausachverhältnisse	Erstellungsdatum	Indizien
295-25-Haus Leonore Erneuerung der RLT-Anlage Leonorestraße 17-23 12247 / Berlin	28.05.2026 Technische SBTP Blutgröße 1389 X 841	28.05.2026 Gezeichnet / Geprüft 28.05.2026 Maßstab 1:50

Planungsstand: Ausführungsplanung [LP 5]

Planungsinhalt: GRUNDRISS LÜFTUNG ERDGESCHOSS NORD

Plan Nr. 0 9 5 6 E L U _ GR 0 0 _ 1 a F P

Gesamt	Hochbau
Architektengemeinschaft FEHR GmbH Dirig. Adam Damm M.Sc. Frank Grottel	M.A. Evelyn Varascha Architekten VFA

HÖDERLINSTRASSE 11 | TEL 030 827830-0 | e-mail: info@fehr-gmbh.com
14055 BERLIN | FAX 030 827830-50 | Internet: www.fehr-gmbh.com

FEHR Architekten

Gesamt	Raumlufttechnische Anlagen
Pasquay & Partners Engineering Berlin GmbH Handenbergstr. 32 10623 BERLIN	Pasquay & Partners Engineering Berlin GmbH

Handenbergstr. 32
10623 BERLIN
TEL 030 69 56 617
e-mail: info@pasquay-partners.com
Internet: www.pasquay-partners.com