
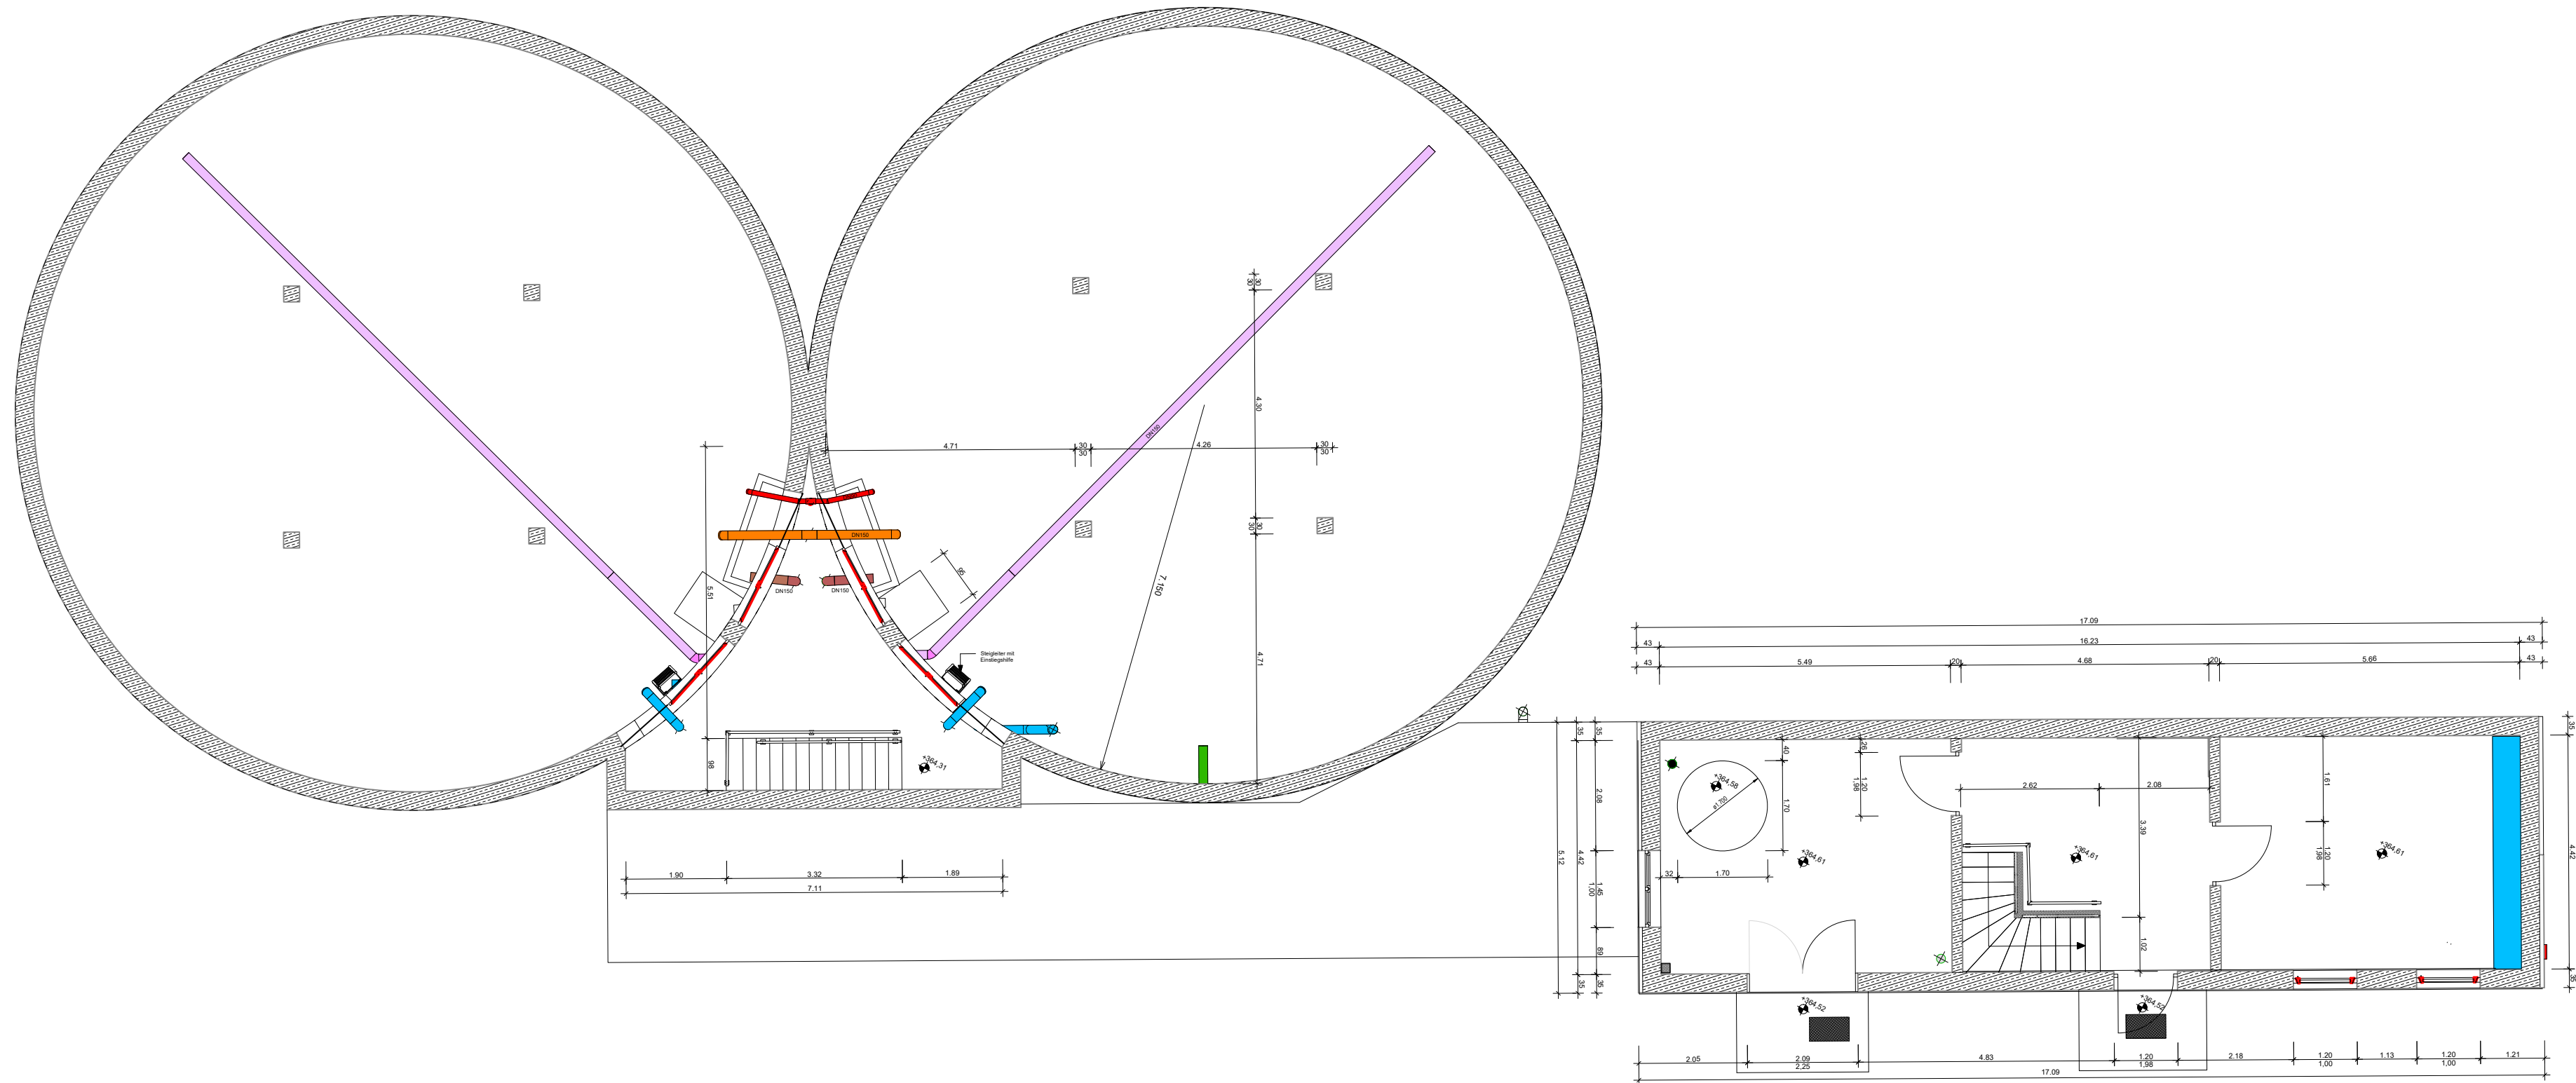
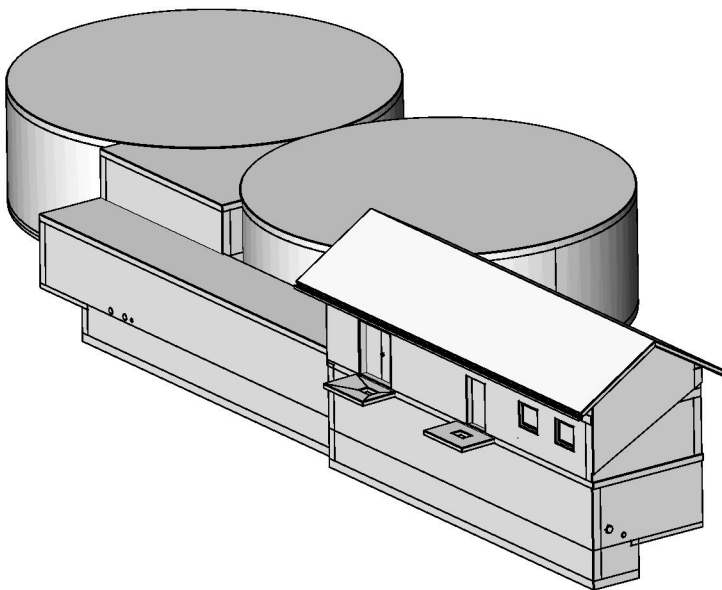


Das Urheberrecht an dieser Zeichnung verbleibt dem Ersteller. Sie darf ohne dessen ausdrückliche Genehmigung weder vervielfältigt, noch dritten Personen überlassen oder sonstige zugänglich gemacht werden.

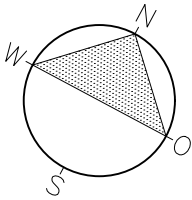

Legende

- Entnahme Tiefzone
- Saugleitung PW zum HB Äußere Letze
- Druckleitung PW zum HB Äußere Letze
- Zuleitung TB Bannhag /Notleitung
Niederzone(nur vorgerichtet) / Zuleitung HB Äußere Letze
- Zuleitung Tiefbrunnen Dogern
- Zuleitung Quellwasser
- Be- und Entlüftungsleitung

Index	Änderungsbeschreibung	Plan erstellt	Plan geprüft Datum

Planfertiger:	Planfertiger: TILLIG Ingenieure GmbH Im Grün 8d 79804 Dogern Tel.: 07751 / 8307-0 E-mail: info@tillig-ingenieure.de	
---------------	---	--

Auftraggeber / Antragsteller:	Gemeinde Albbruck Schulstr. 6 79774 Albbruck Tel.: +49 7753 930 0 E-mail: gemeinde@albbruck.de
-------------------------------	---

	Trinkwasseraufbereitung Breitmoos HB Breitmoos Albbruck
--	--

Auftragsnummer 240101 Plannummer Grundriss EG Plandatum 13.11.2025 Plotdatum 13.11.2025 Maßstab 1 : 100 Plangröße in mm 890 / 297	Wasserversorgung Bestand 3d - Laserscan Grundriss Erdgeschoss
--	--

Plan erstellt LP	Plan geprüft PM	Projektleiter BB
---------------------	--------------------	---------------------