

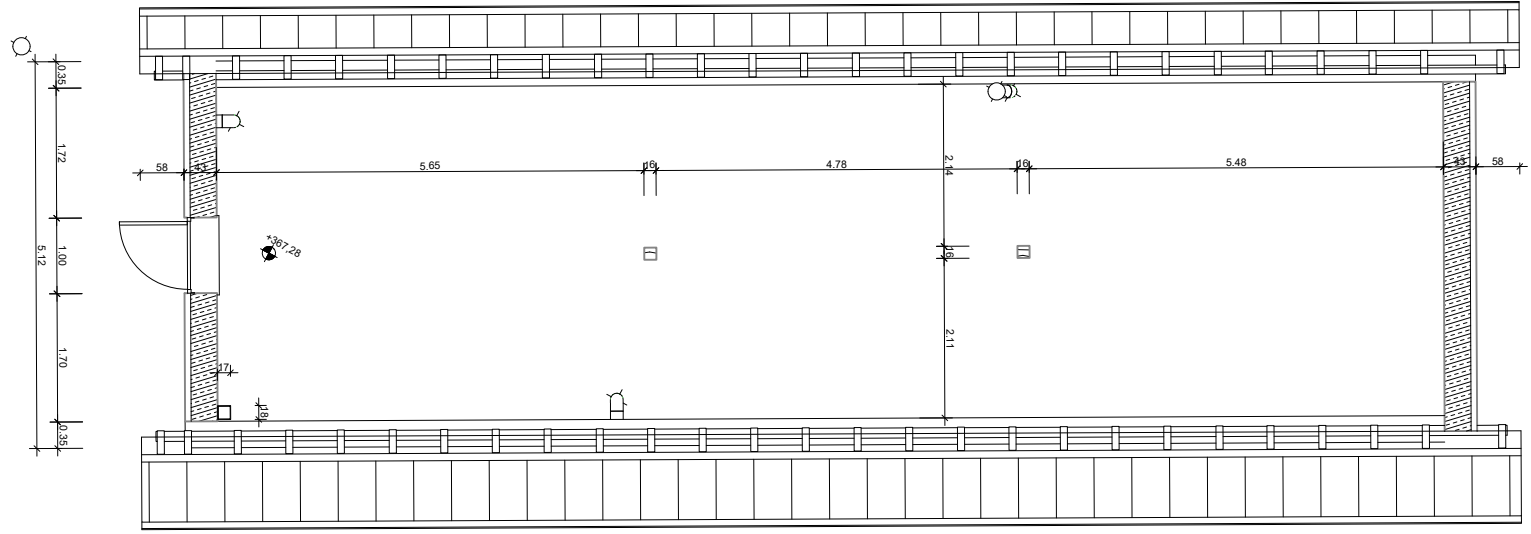
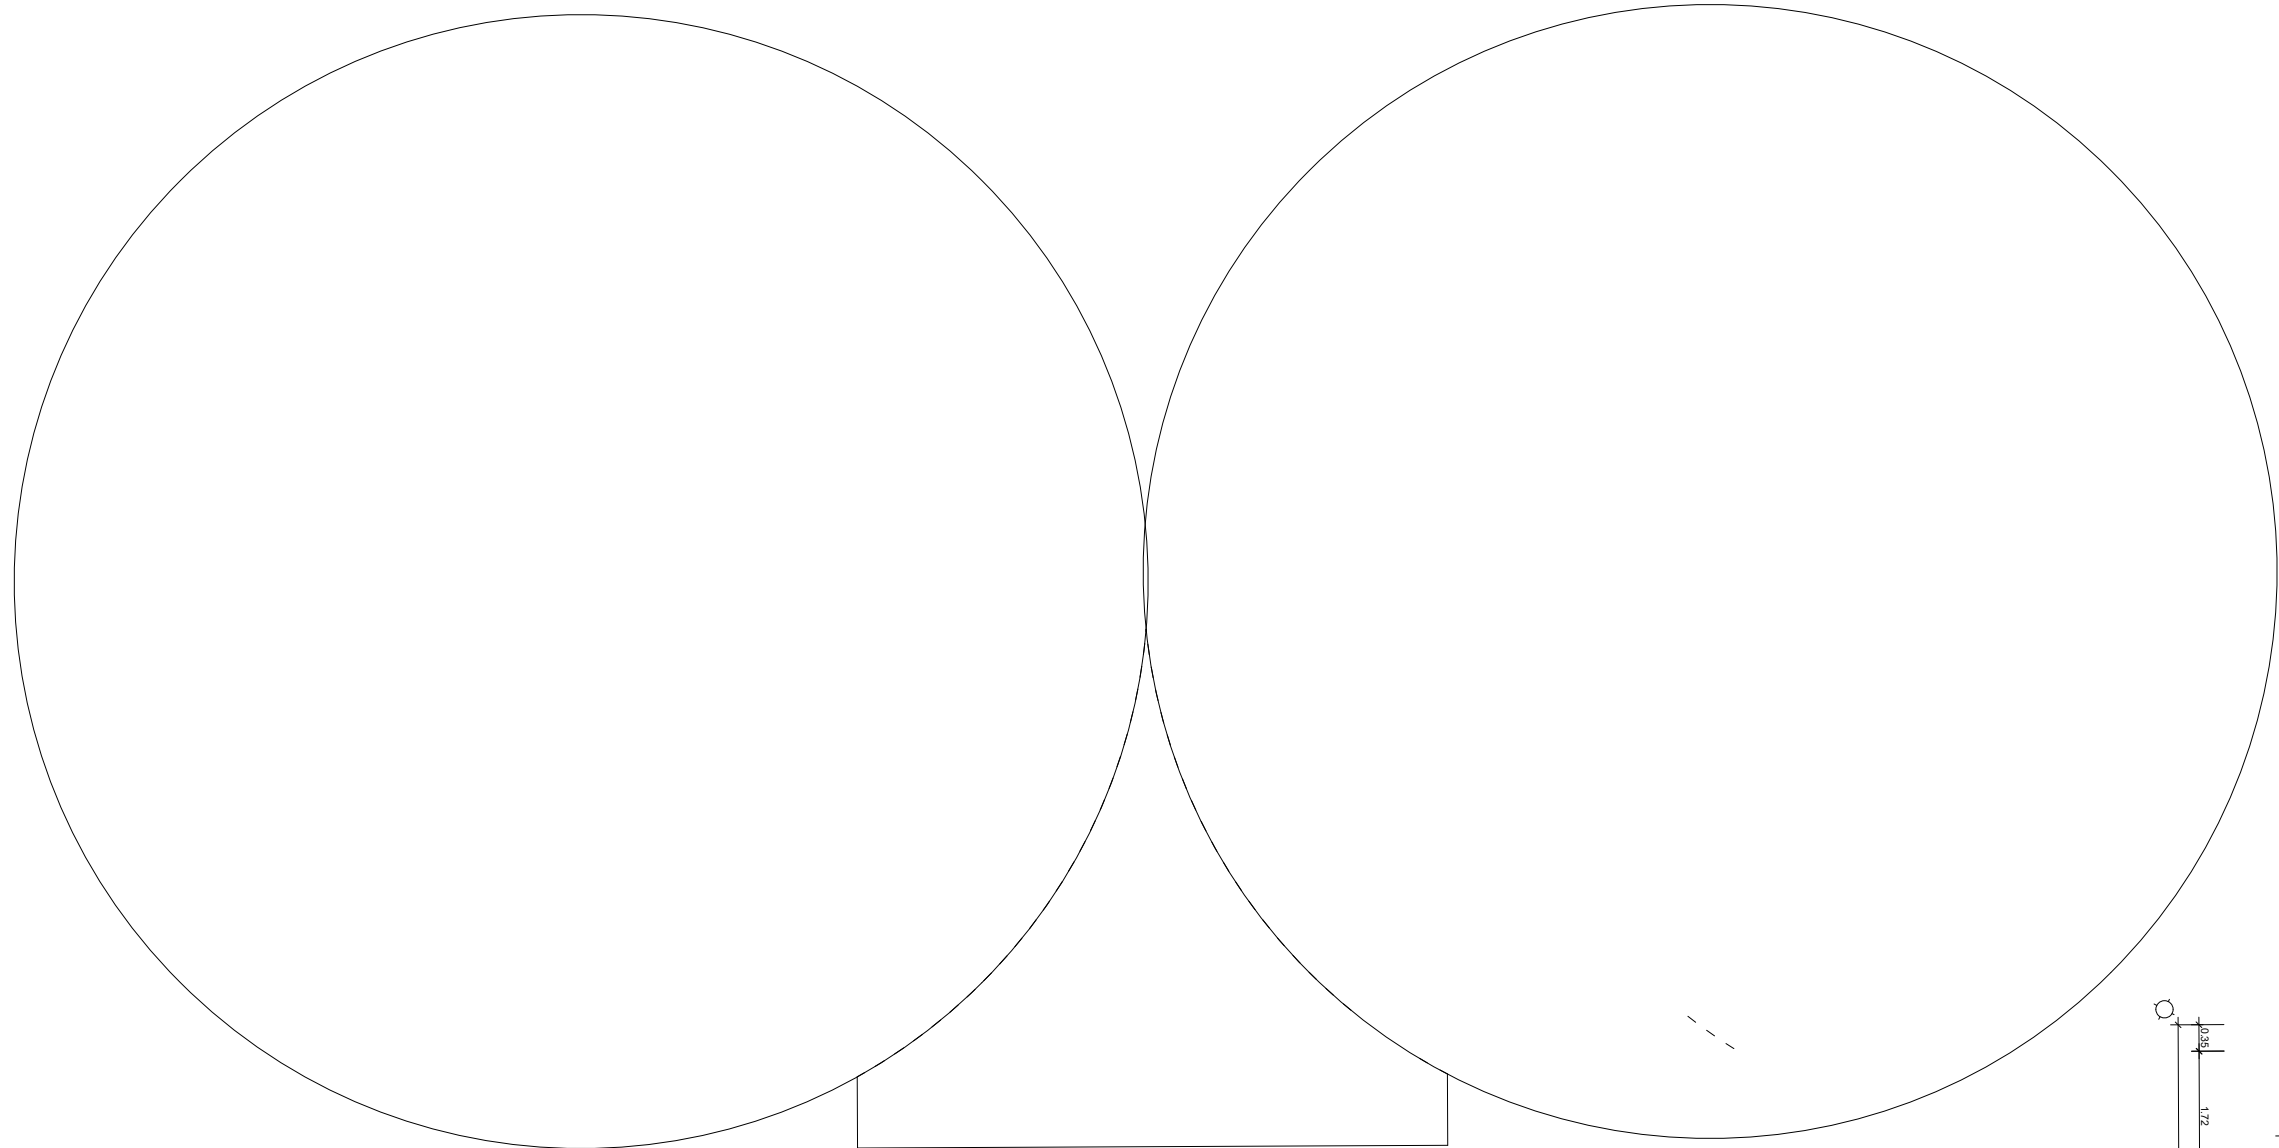


Das Urheberrecht an dieser Zeichnung verbleibt dem Ersteller. Sie darf ohne dessen ausdrückliche Genehmigung weder vervielfältigt, noch dritten Personen überlassen oder sonstige zugänglich gemacht werden.

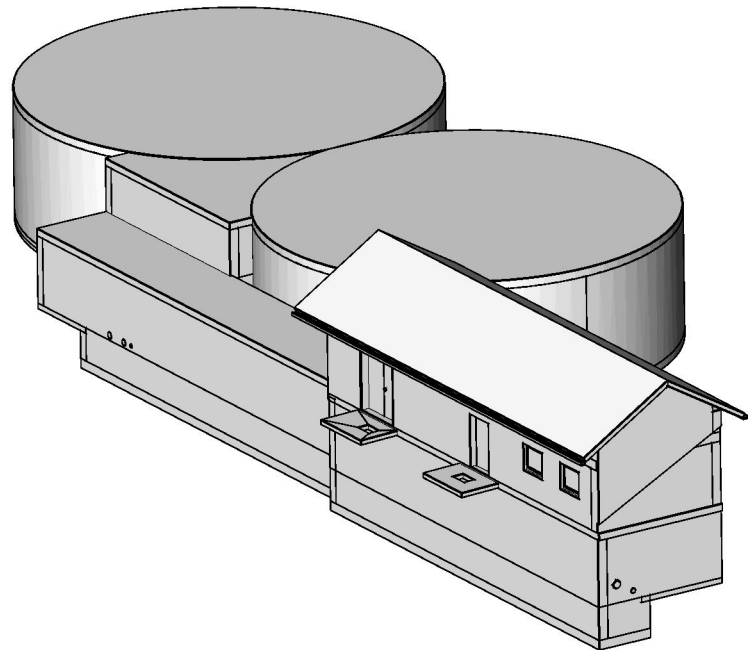

Legende

- Entnahme Tiefzone
- Saugleitung PW zum HB Äußere Letze
- Druckleitung PW zum HB Äußere Letze
- Zuleitung TB Bannhag /Notleitung
Niederzone(nur vorgerichtet) / Zuleitung HB Äußere Letze
- Zuleitung Tiefbrunnen Dogern
- Zuleitung Quellwasser
- Be- und Entlüftungsleitung

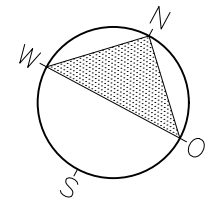

Index	Änderungsbeschreibung	Plan erstellt	Plan geprüft	Datum

Planfertiger:

Planfertiger:
TILLIG Ingenieure GmbH
Im Grün 8d
79804 Dogern
Tel.: 07751 / 8307-0
E-mail: info@tillig-ingenieure.de

Auftraggeber / Antragsteller:

Gemeinde Albbruck
Schulstr. 6
79774 Albbruck
Tel.: +49 7753 930 0
E-mail: gemeinde@albbruck.de

Auftragsnummer
240101
Plannummer
Grundriss DG
Plandatum
07.11.2025
Plotdatum
07.11.2025
Maßstab
1 : 100
Plangröße in mm
890 / 297

Wasserversorgung
Bestand

3D - Laserscan
Grundriss Dachgeschoss

Plan erstellt
LP

Plan geprüft
PM

Projektleiter

2501020_Breitmoos_Grundriss - DG.dwg