


**Legende**

- Schmutzwasser Grundleitung
- Regenwasser Grundleitung
- Drainagerohr
- SW Schmutzwasser Strang Grundleitung
- RR Regenwasser Strang Grundleitung
- Qww Schmutzwasserabfluss bei einer Abflusszahl von 0.5
- Entwässerungsleitungen SW Füllungsgrad h/di= 0.5
- Entwässerungsleitungen RW Füllungsgrad h/di= 0.7

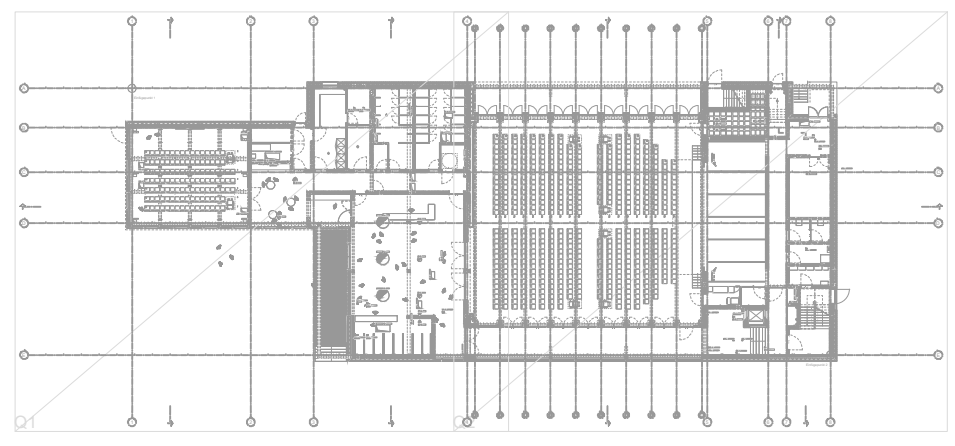

Index	Datum	Name	Änderung/Ergänzung
A	25.03.2026	BL	Anpassung von Höhen, Lage etc. gemäß aktuellen Grundrissen/Zernbalken
B	26.03.2026	BL	Entfernen der Flächen Drainage laut Angabe WPW

**Projekt** **Neue Festhalle Saarwellingen**

Wilhelmstraße 7, 66793 Saarwellingen

**Bauherr** Gemeinde Saarwellingen  
Schlossplatz 1  
66793 Saarwellingen  
Fon +49 (0) 6836 - 9007 0  
Fax +49 (0) 6831 - 9007 12  
Mail info@saarwellingen.de

**Architekt/Planersteller** Bayer & Strobel Architekten  
Altes Kesselhaus / Pluff-Areal  
Südring-Heim-Strasse 2  
67555 Kaiserslautern  
Fon +49 (0) 631 - 310 717 0  
Fax +49 (0) 631 - 310 717 29  
Mail mail@bayerundstrobel.de

**Projektsteuerung** Drees & Sommer Luxembourg SARL  
6c, rue Gabriel Lippmann  
L-4365 Munsbach  
Fon +352 (0) 261 205 55 50  
Fax +352 (0) 261 205 55 80  
Mail info.luxembourg@dreeso.com

**Statik** Schweitzer GmbH - Beratende Ingenieure  
Am Stadion 27  
66121 Saarbrücken  
Fon +49 (0) 681 - 907 30 0  
Fax +49 (0) 681 - 907 30 30  
Mail info@schweitzer-ingenieure.de

**TGA** FAMIS GmbH  
Preußenstraße 19  
66111 Saarbrücken  
Fon +49 (0) 681 - 607 - 100 0  
Fax +49 (0) 681 - 607 - 100 1  
Mail info@famis-gmbh.de

**Planinhalt**  
Entwässerungsgesuch  
Grundriss Erdgeschoss

**Projekt-Nr.** 370

**Index:** B

**Plan-Nr.** 5-SA-GR-00-006-00-B

**Datum** 26.03.2026

**Maßstab** 1:100

**Planerstellung** 30/09/2025

**Bearbeiter** BL

**Planformat** ISO A2