


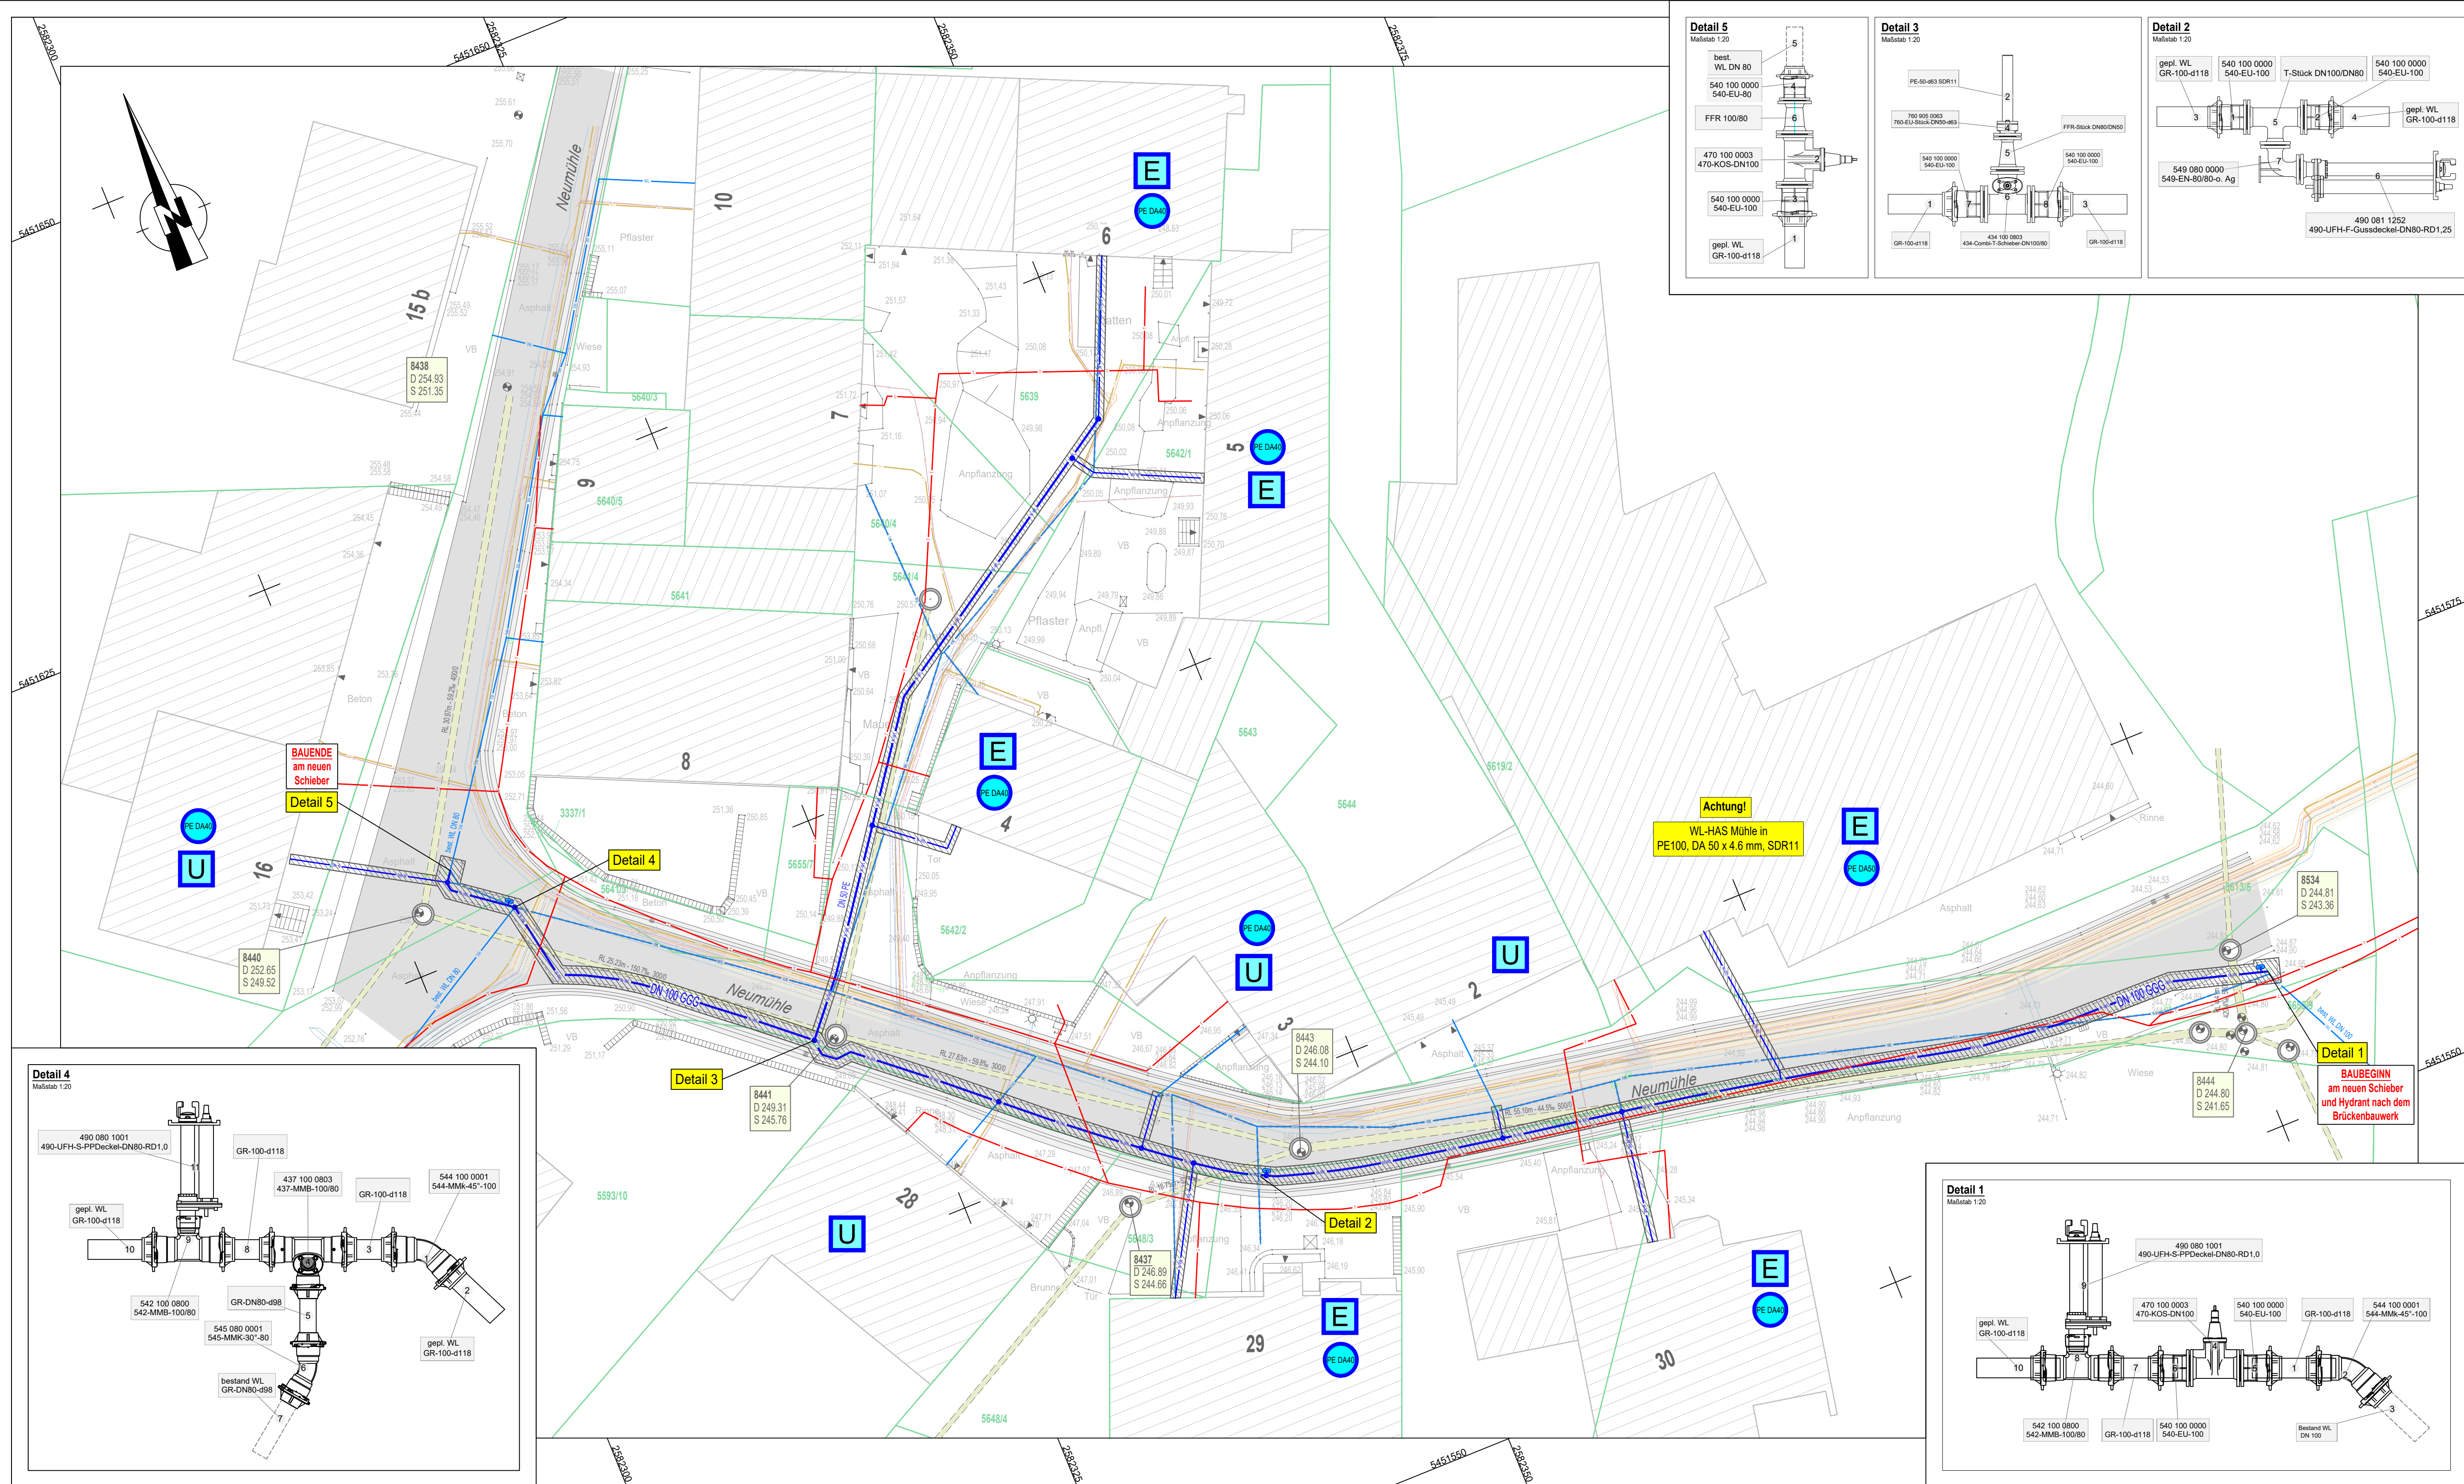

Luftbilderübersicht

Die Fremdleitungen wurden ohne örtliches Aufmaß aus Unterlagen der Ver- und Entsorger nachrichtlich übernommen. Eine Gewähr für deren Vollständigkeit und Richtigkeit wird nicht übernommen!

Legende:

Niederspannungsleitung Energis

Beleuchtungskabel Energis

gepl. Anbohrschelle

gepl. Wasserleitung DN100GGG

gepl. HA-Wasserleitung PE DN32

gepl. WL Graben B=110cm

gepl. HAS-WL Graben B=60cm

Gasleitung

Wasserleitung - TeWeMa

Schutzrohr

Telekomleitung

Energis LWL Kabel

LEGENDE Wasserleitungserneuerung:

Hausanschlüsse Bestand:

- Hausanschluss PE-Leitung
- Hausanschluss Stahl-Leitung
- Hausanschluss Material u. Lage unbekannt

Hausanschlüsse Sanierungsmaßnahmen:

- Hausanschluss wird umgehängt
- Hausanschluss wird komplett erneuert

Die Haltungsdaten und Kanalschuldaten wurden von dem Kanalkataster übernommen.

Bauherr:

Technische Werke Mandelbachtal

Theo-Carlen-Platz 2 · 66399 Mandelbachtal

Geändert:

Planungsphase:

Ausführungsplanung

Technische Werke Mandelbachtal

Ormesheim, Neumühle Straße

Wasserleitungserneuerung

Lageplan Planung

Gezeichnet	05.05.2026	Maßstab 1:200	Projekt-Nr.
Bearbeitet	05.05.2026		
Blattgröße	s. u.		
Plannamen			Blatt-Nr.

Blattgröße: 0.950 m x 0.450 m = 0.428 m²

